


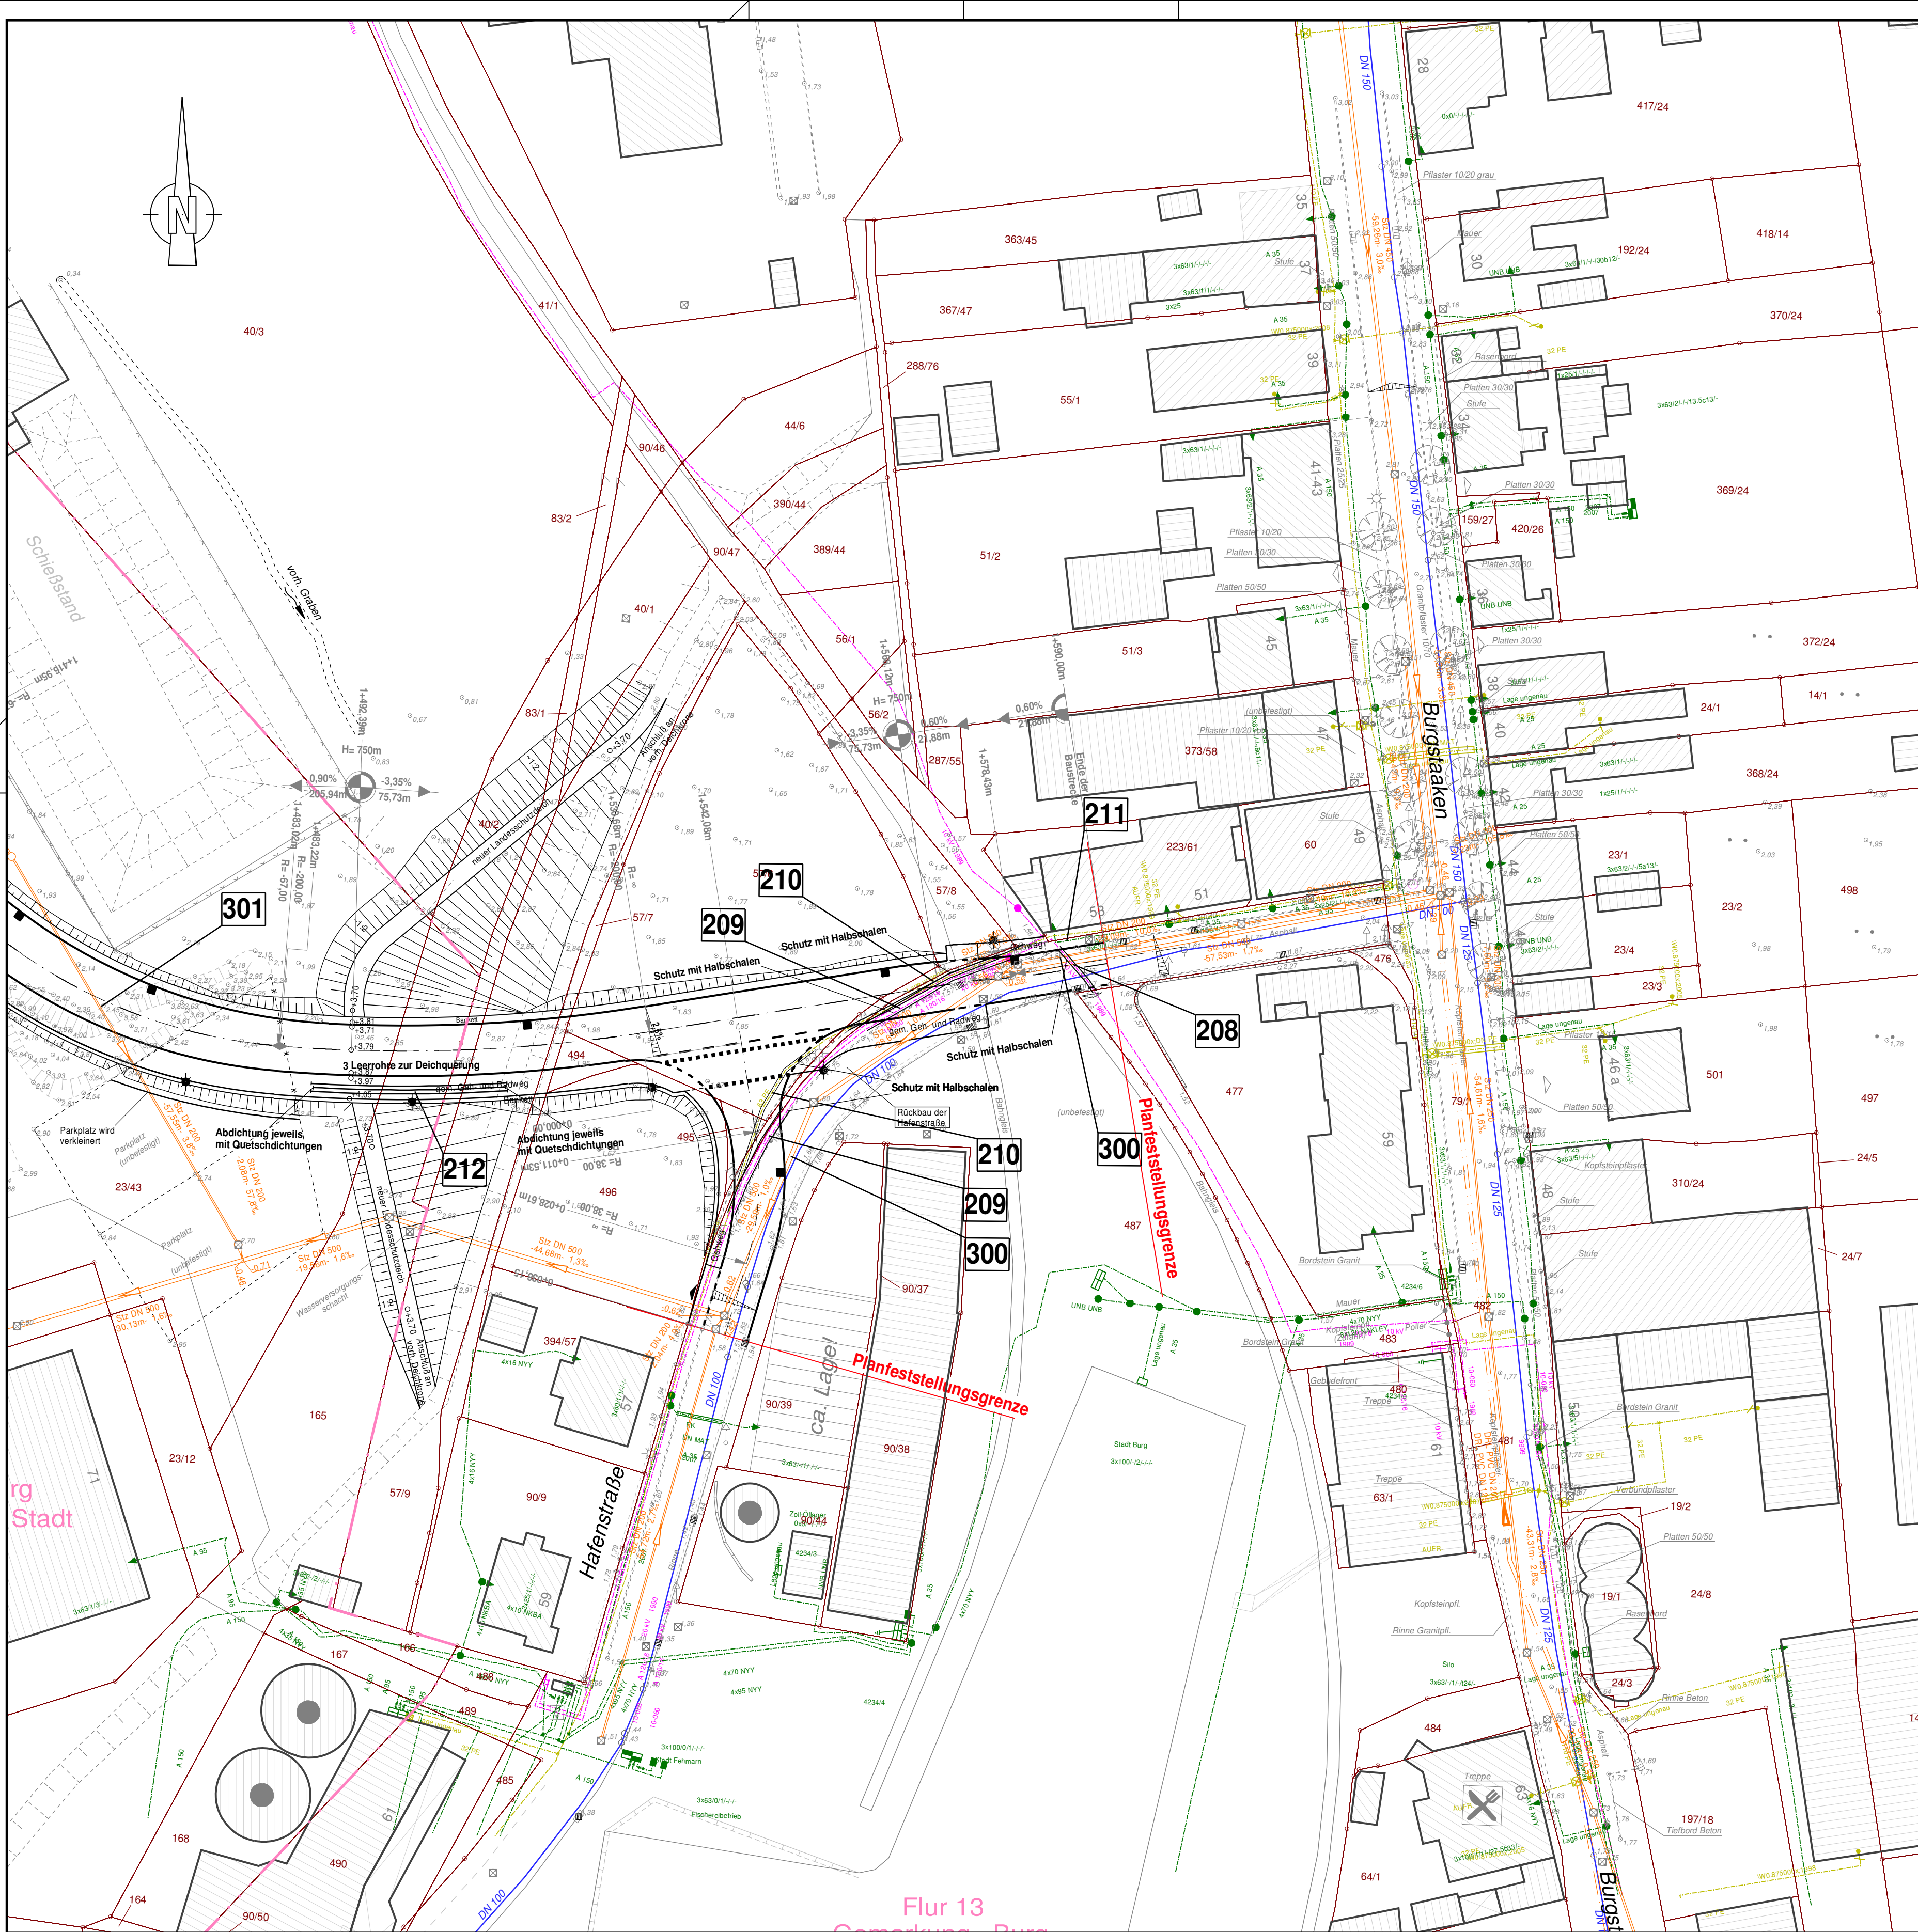

Zeichenerklärung für die Versorgungsmedien (Bestand) :

- Stromleitung (Niederspannung)
- Stromleitung (Mittelspannung)
- Gasleitung
- Wasserleitung
- Fernwärmeführung

Zeichenerklärung für die Entsorgungsanlagen (Bestand) :

- vorh. SW-Kanal mit Revisionsschacht

Zeichenerklärung für die Versorgungsmedien (Planung) :

- Stromleitung (Niederspannung)
- Stromleitung (Mittelspannung)
- Gasleitung
- Wasserleitung
- Fernwärmeführung
- 204 Bauwerksnummer

Nr.	Art der Änderungen	Datum	Zeichen
1	2	3	4
Angefertigt: Kiel, den 13. September 2017		Bearbeitet:	Sell
TSM Ingenieurbüro für Tiefbau und Vermessung GbR Rathausstr. 2 - 24103 Kiel Tel.: 0431/97429-0 Fax.: 0431/97429-99 e-mail: info@TSM-Ingenieure.de		CAD-Bearbeiter:	Kuhle
		Stand vom:	
		Ausschnitt:	Versorgungsmedien Bl04 1-500
Stadt Fehmarn Bauen und Häfen		Geprüft:	14.09.2017
		Fehmarn, den 14.09.2017 Abteilung Bauen und Häfen	gez. M.Quattak (Qualtek)

Feststellungsentwurf

Straße:		Station:	Unterlage / Blatt-Nr.: 16.2 / 4
PROJIS-Nr.:			Ver- und Entsorgungslageplan Station 1+400 - 1+680
Aufgestellt : Stadt Fehmarn Bauen und Häfen Orthstraße 22 23769 Burg Datum: 14.09.2017		Maßstab: 1:500	
		Herstellung einer Verbindungsstraße von der K43 bis Burgstaaken Bau-km 0+000 bis 1+590	
Aufgestellt : Stadt Fehmarn Bauen und Häfen Orthstraße 22 23769 Burg Datum: 14.09.2017		gez. J.Weber Bürgermeister	
Kataster Stand: 2017		©GeoBasis-DE/LVermGeo SH	
Lagebezugssystem: DHDN90/GK		Höhenbezugssystem: NNH HST 160	