



Anlage M04.2A  
Blatt 01/10

380-kV-Leitung Handewitt - Kassoo Nr. 327  
Abschnitt Flensburg - Bundesgrenze  
**Lageplan**  
B-Feld - magnet. Flussdichte  
UW Handewitt Portal - Mast Nr. 2

**B-Feld:**

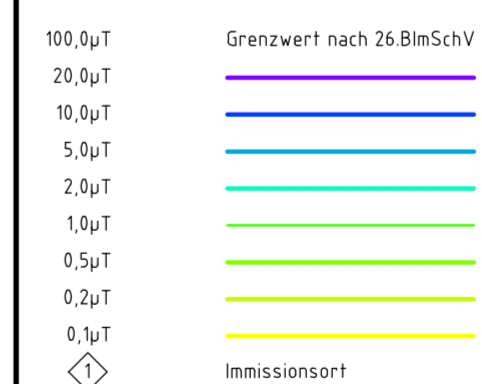

**Legende:**

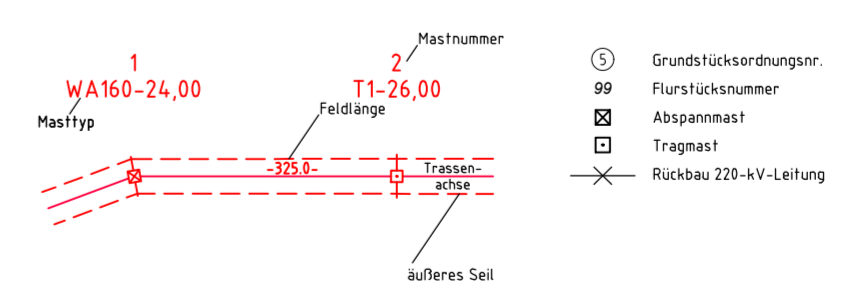

**Grenzen:**



**Planfeststellungsunterlage**

Aufgestellt  
Bayreuth, 15.05.2019  
TenneT TSO GmbH  
i.V. Dr. J. J. J. i.A. Dr. B. B. B.

**eqos Energie** Deutschland GmbH  
Wolfenstraße 29  
D-88400 Biberach  
Leitungspannung

Maßstab  
1 : 2000  
Einheit  
Meter

Bearb. 29.04.2019 poka  
Gepr. 03.05.2019 lp  
Norm DIN EN 50341-2-4: 2016  
Fachbereich TL



Zust. Änderung Datum Name Urspr.:

weiter siehe Blatt 2 (Anl.M04)