


weiter siehe Blatt 5 (Anl.M04)




Anlage M04.2A
Blatt 04/10

380-kV-Leitung Handewitt - Kassow Nr. 327
Abschnitt Flensburg - Bundesgrenze
Lageplan
B-Feld - magnet. Flussdichte
Mast Nr. 10 - Mast Nr. 12

B-Feld:

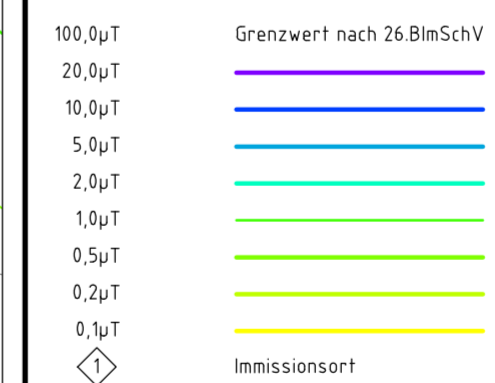

Legende:

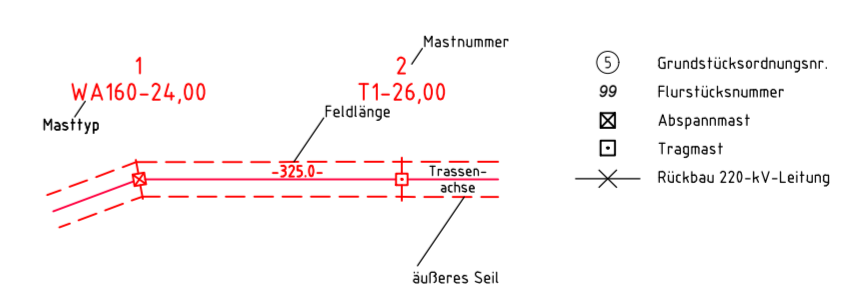

Planfeststellungsunterlage

Aufgestellt Bayreuth, TenneT TSO GmbH	15.05.2019
i.V. <i>[Signature]</i> i.A. Dr. <i>[Signature]</i>	
eqos Energie	Deutschland GmbH Wolfenstraße 29 D-88400 Biberach Leitungspannung
Maßstab 1 : 2000	Einheit Meter
Bearb. 29.04.2019 Gep. 03.05.2019	Datum Name poka lp
Norm DIN EN 50341-2-4: 2016	
Fachbereich TL	
Zust.	Änderung Datum Name Urspr.