


20
WA160-39.00

21
WA140-36.00

22
WA160-36.00

23
WA140-36.00

weiter siehe Blatt 10 (Anl.M04)

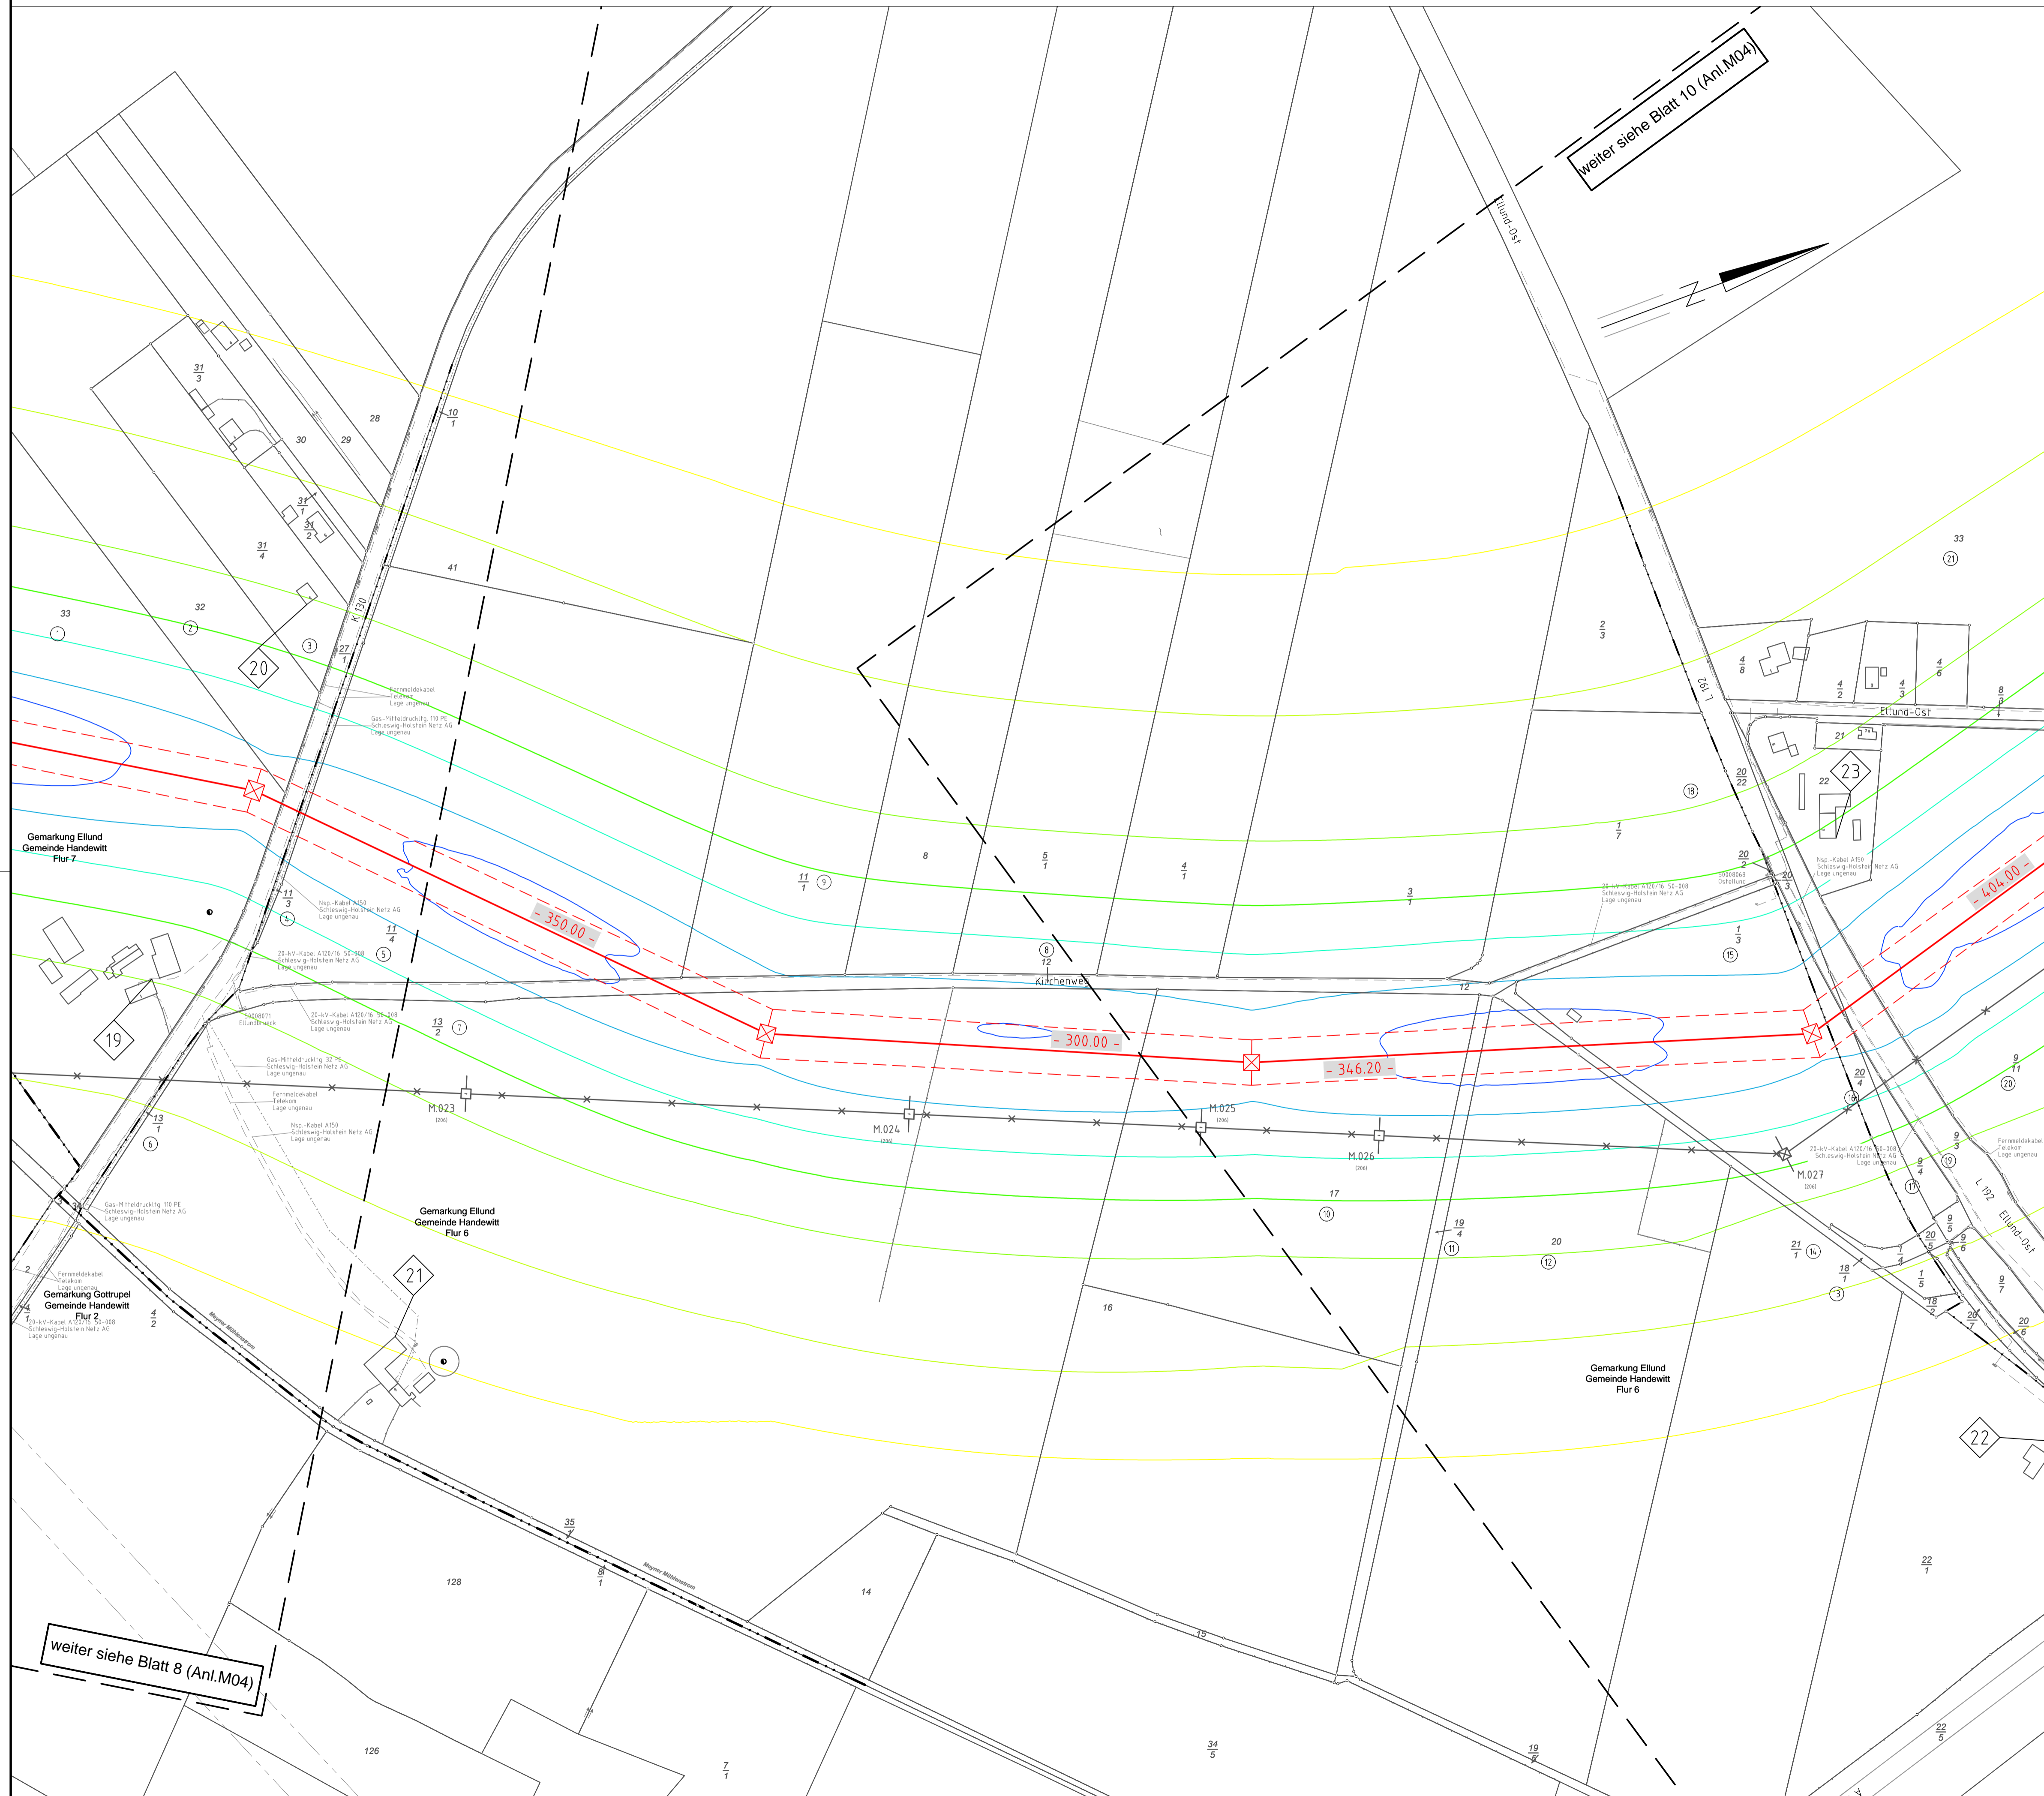

weiter siehe Blatt 8 (Anl.M04)




Anlage M04.2A
Blatt 09/10

380-kV-Leitung Handewitt - Kassoe Nr. 327
Abschnitt Flensburg - Bundesgrenze
Lageplan
B-Feld - magnet. Flussdichte
Mast Nr. 20 - Mast Nr. 23

B-Feld:



Legende:

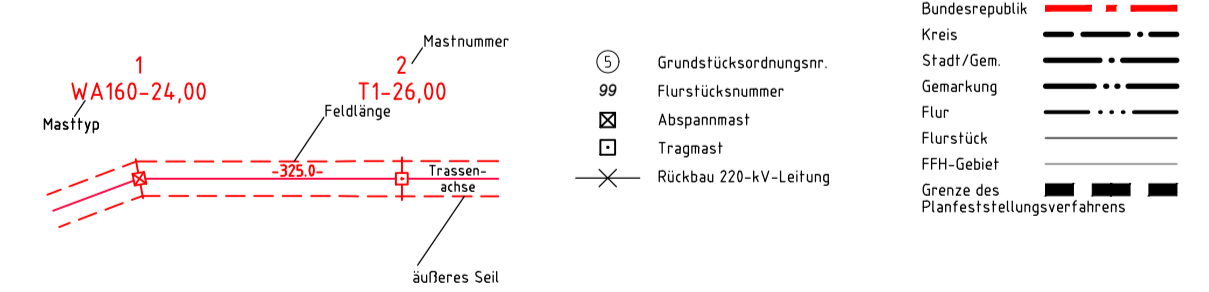

Planfeststellungsunterlage

Aufgestellt Bayreuth, TenneT TSO GmbH	15.05.2019
i.V. <i>[Signature]</i>	i.A. Dr. <i>[Signature]</i>
EQOS Energie	Deutschland GmbH Waldenstraße 25 D-88400 Oberach Lehrungsplanung
Maßstab 1 : 2000	Einheit Meter
Datum	Name
Bearb. 29.04.2019	poka
Gepr. 03.05.2019	lp
Norm	DN EN 50341-2-4: 2016
Fachbereich	TL
Zust.	Änderung
Datum	Name
Urspr.	