



Anlage M04.2B
Blatt 01/10

380-kV-Leitung Handewitt - Kassow Nr. 327
Abschnitt Flensburg - Bundesgrenze
Lageplan
E-Feld - elektr. Feldstärke
UW Handewitt Portal - Mast Nr. 2

E-Feld:

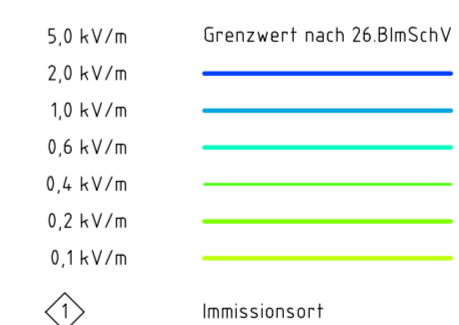

Legende:

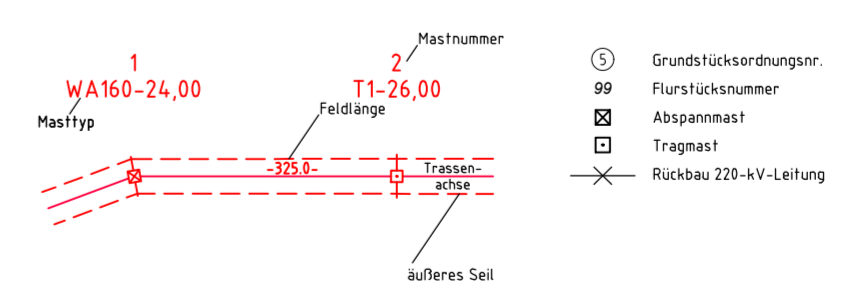

Grenzen:



Planfeststellungsunterlage

Aufgestellt Bayreuth, TenneT TSO GmbH	15.05.2019
i.V. <i>[Signature]</i> i.A. Dr. <i>[Signature]</i>	
eqos Energie	Deutschland GmbH Wolfenstraße 29 D-88400 Biberach Leitungspannung
Maßstab 1 : 2000	Einheit Meter
Bearb. 29.04.2019 Gep. 03.05.2019	Name poka lp
Norm DIN EN 50341-2-4: 2016	Fachbereich TL
Zust.	Änderung Datum Name Urspr.

weiter siehe Blatt 2 (Anl.M04)