



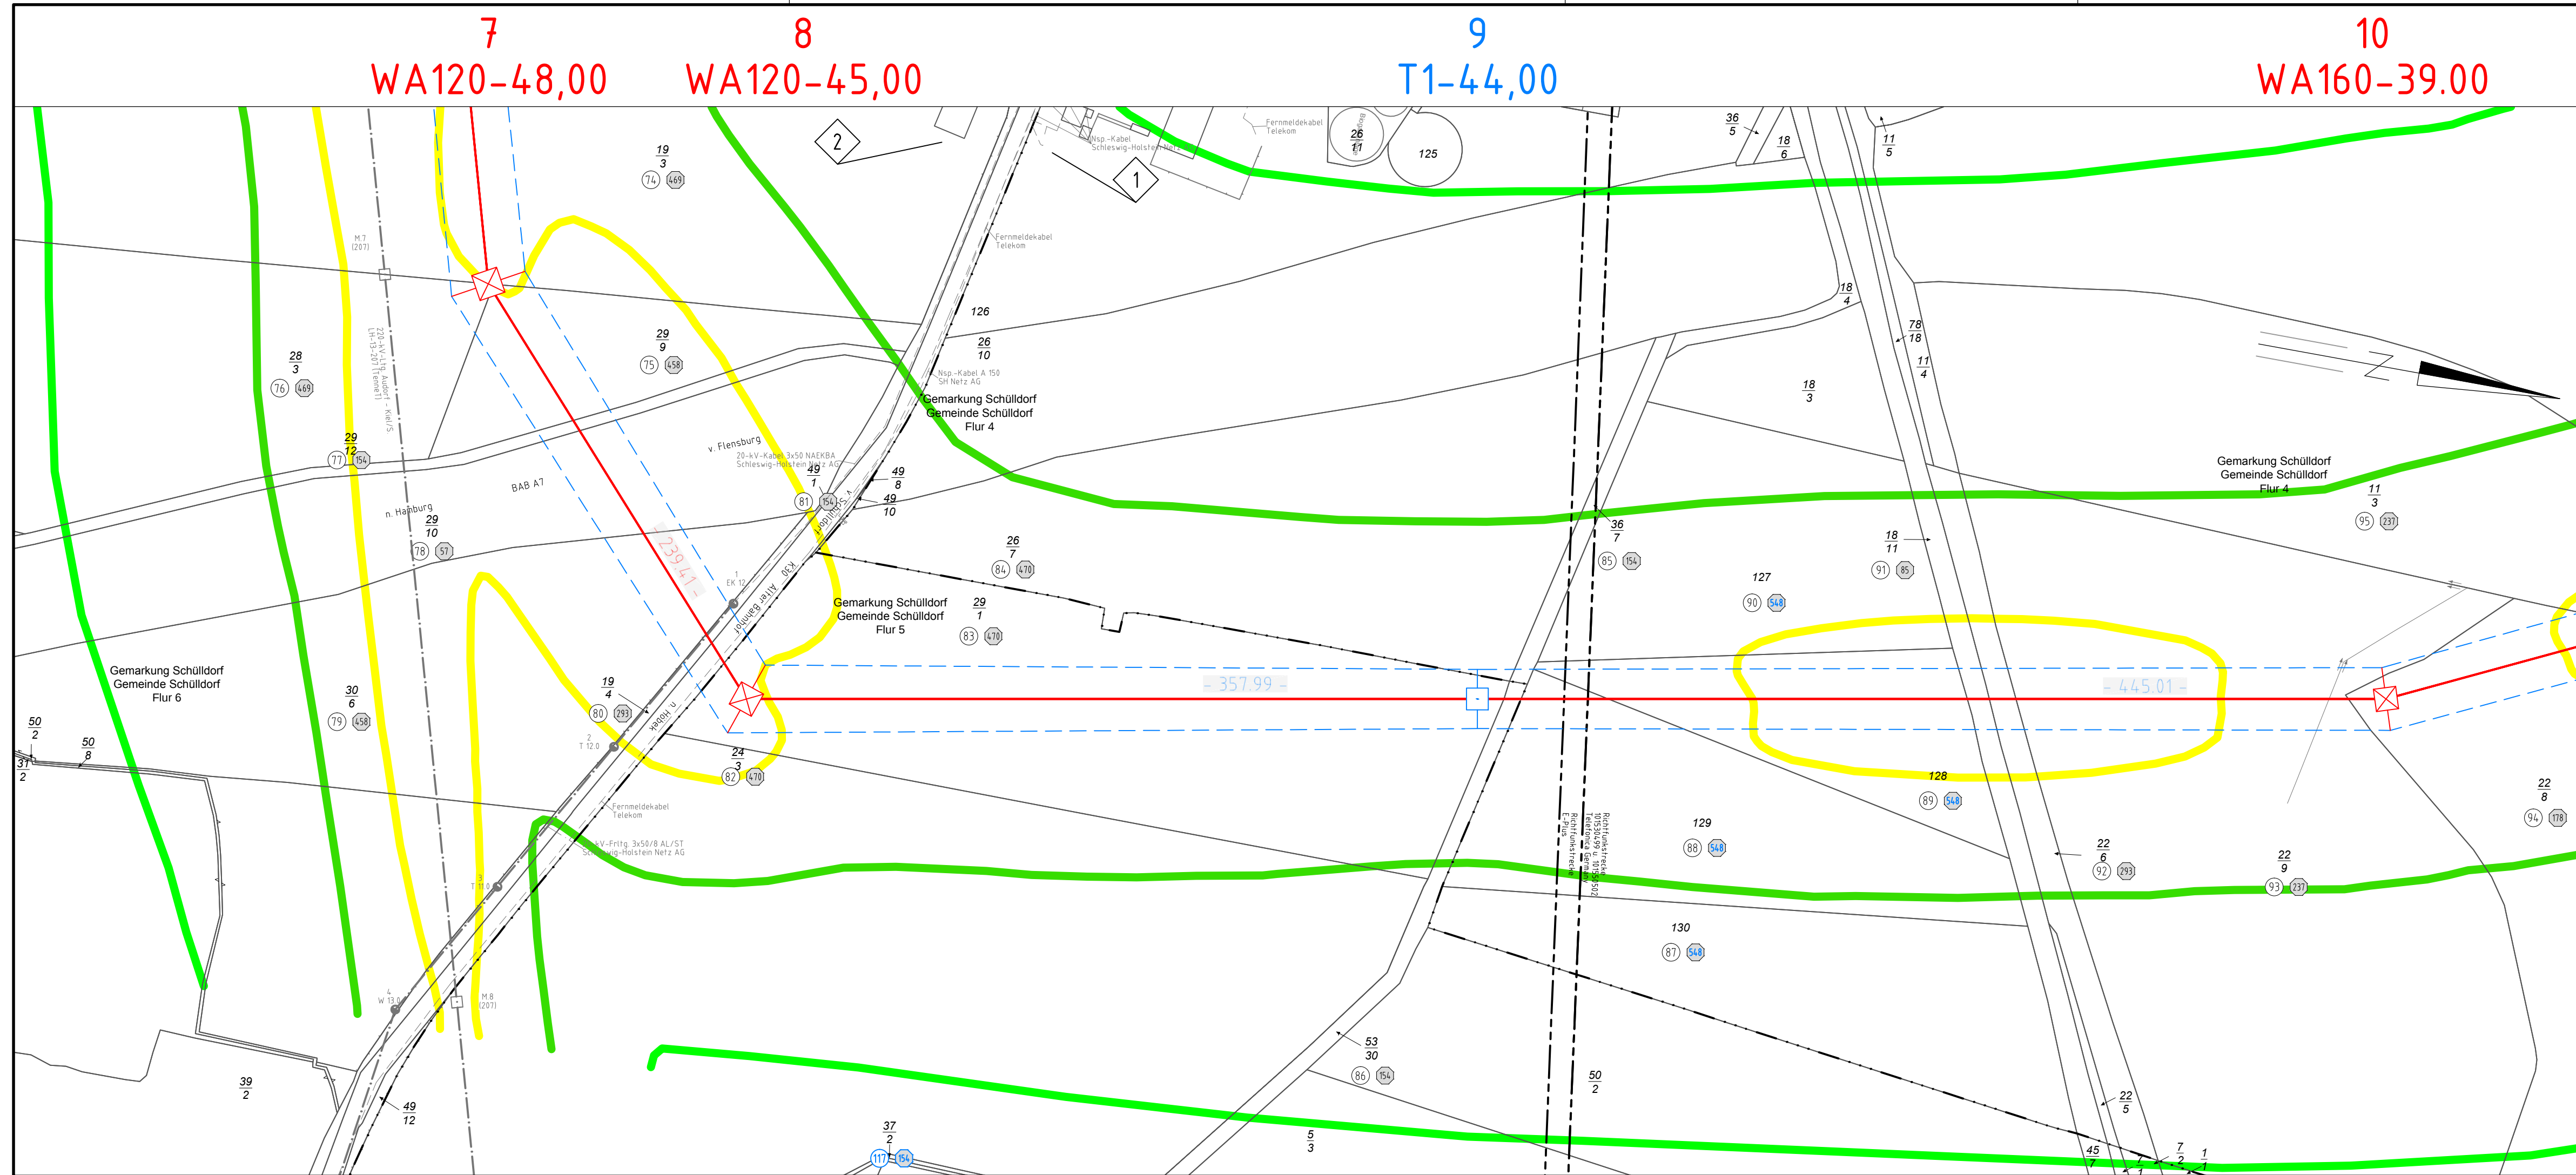


380-kV-Ltg. Audorf - Flensburg Nr. 324
Lageplan
B-Feld - magnet. Flussdichte
Mast Nr. 7 - Mast Nr. 10
DECKBLATT

B-Feld:

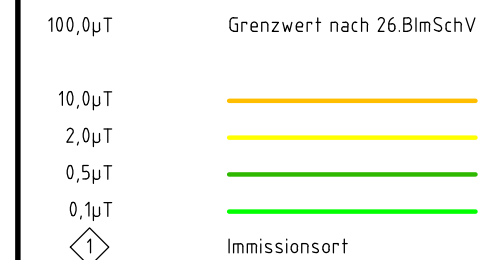

Legende:

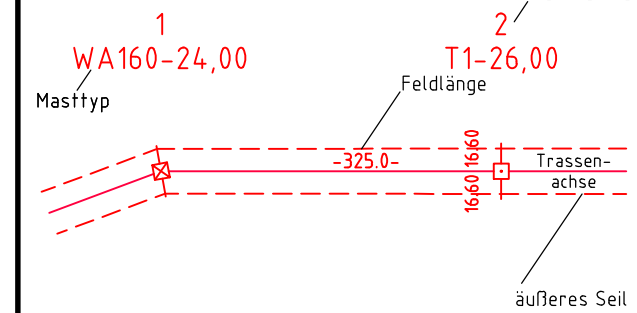

- ① Eigentümerschlüsselnr.
- ⑤ Grundstücksordnungsnr.
- 99 Flurstücksnummer
- ☒ Abspannmast
- ☐ Tragmast
- ⊗ Rückbau 220-kV-Leitung

Grenzen:

- Kreis
- Stadt/Gem.
- Gemarkung
- Flur
- Flurstück
- FFH-Gebiet
- Grenze des Planfeststellungsverfahrens

Planfeststellungsunterlage

Aufgestellt
Bayreuth,
TenneT TSO GmbH
i.V. *Dr. L.* i.A. Dr. *Dr. L.*
04.12.2015

eqos Energie		Deutschland GmbH Wolfenbühlstraße 29 D-38840 Biberach Leitungsplanung		Maßstab 1 : 2000	Einheit Meter
01	Umpl. Ltg. Nr. 324	23.11.2015	poka	Datum	Name
	Umpl. M009	23.11.2015	poka	Bearb.	23.11.2015 poka
	Umpl. Ltg. Nr. 102	23.11.2015	poka	Gepr.	01.12.2015 neal
				Norm	DIN EN 50341-3-4: 01/2011
				Fachbereich TL	
				Tennet Taking power further	
Zust.	Änderung	Datum	Name	Urspr.	