



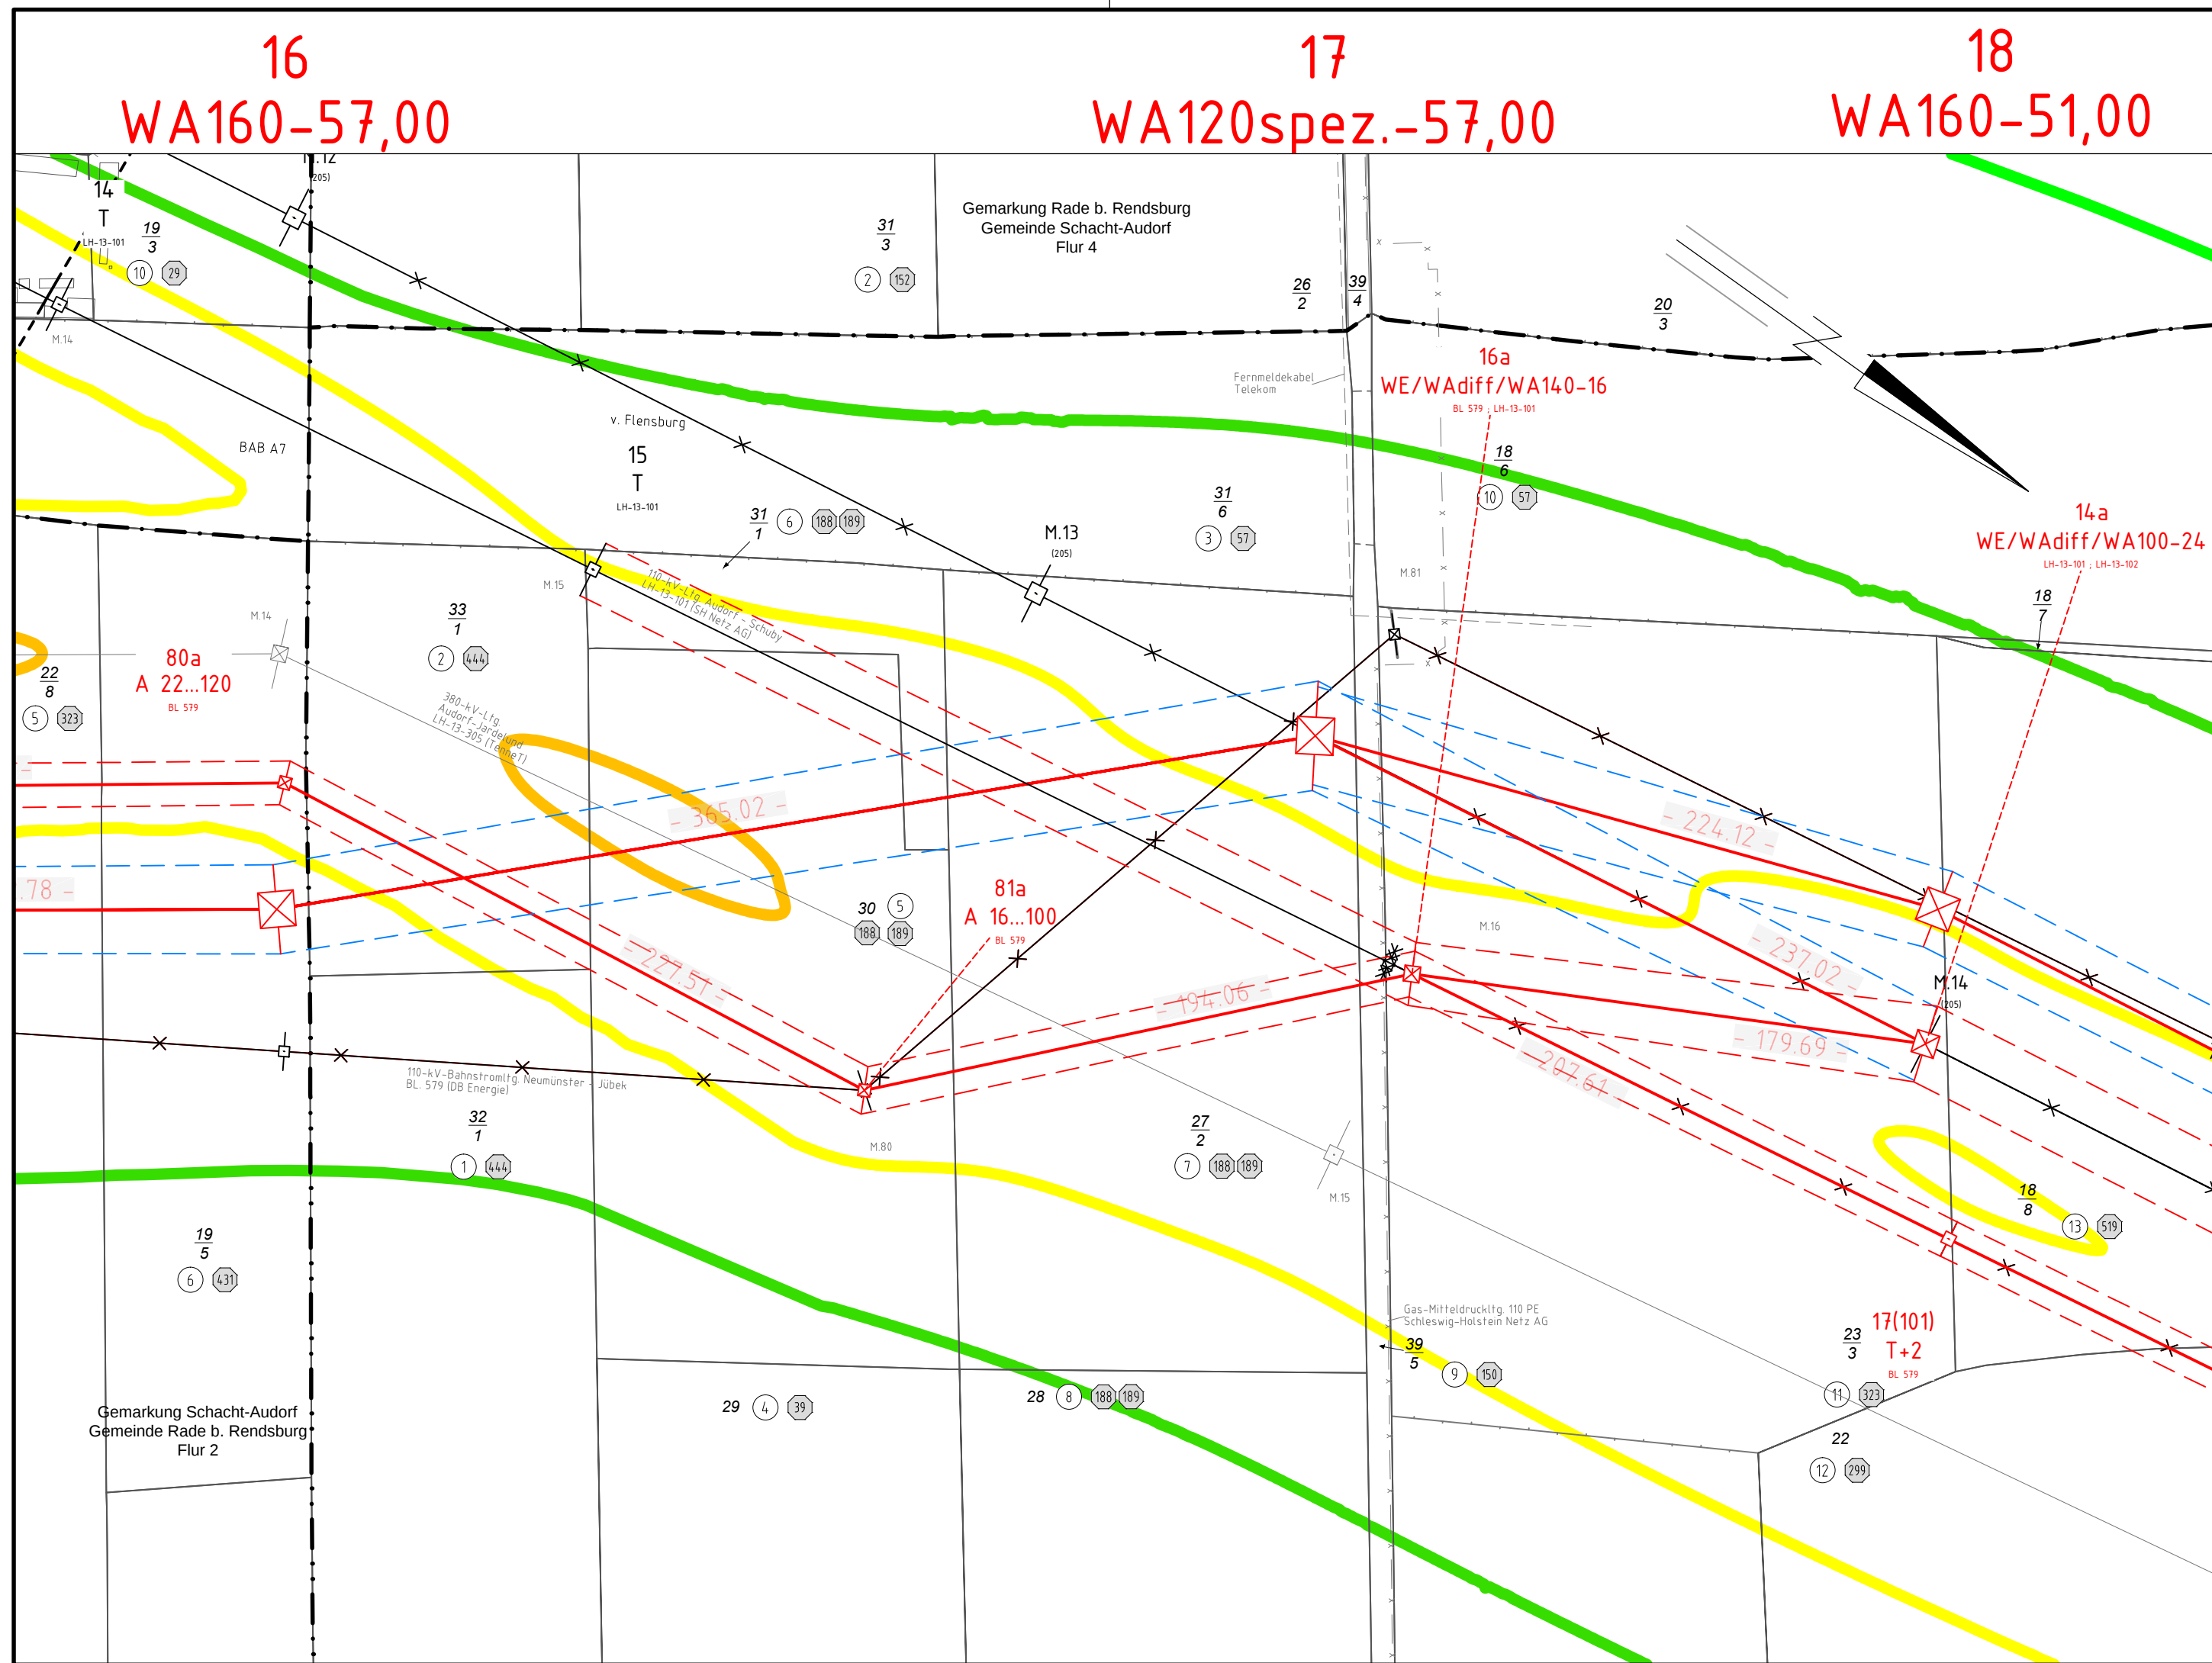


Anlage M04.2
Blatt 07/65
nachrichtlich s.
Blatt 07Z/65

380-kV-Ltg. Audorf - Flensburg Nr. 324
Lageplan
B-Feld - magnet. Flussdichte
Mast Nr. 16 - Mast Nr. 18
DECKBLATT

B-Feld:

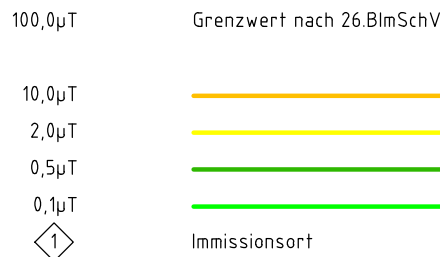

Legende:

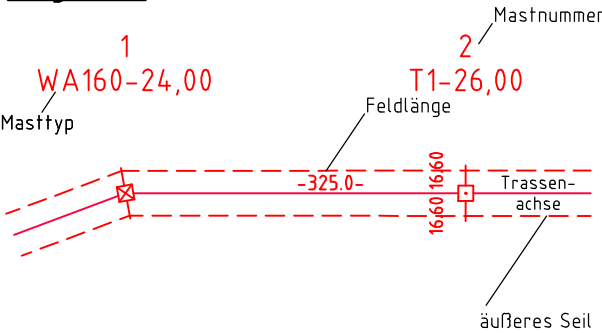

- ① Eigentümerschlüsselnr.
- ⑤ Grundstücksordnungsnr.
- 99 Flurstücksnummer
- ⊠ Abspannmast
- ⊡ Tragmast
- × Rückbau 220-kV-Leitung

Grenzen:

- Kreis
- Stadt/Gem.
- Gemarkung
- Flur
- Flurstück
- FFH-Gebiet
- Grenze des Planfeststellungsverfahrens

Planfeststellungsunterlage

Aufgestellt
Bayreuth,
TenneT TSO GmbH
i.V. *Dr. K.* i.A. Dr. *Dr. K.*
04.12.2015

eqos Energie		Deutschland GmbH Wolfentalsstraße 29 D-88400 Biberach Leitungsplanung		Maßstab 1 : 2000		Einheit Meter	
01	Umpl. Ltg. Nr.324	23.11.2015	poka		Datum	Name	
	Umpl. Ltg. Nr.102	23.11.2015	poka	Bearb.	23.11.2015	poka	
				Gepr.	01.12.2015	neal	
				Norm	DIN EN 50341-3-4: 01/2011		
				Fachbereich TL			
				 Tennet Taking power further			
Zust.	Änderung	Datum	Name	Urspr.:			