

28
WA160-33,00

29
T1-35,00


30
T1-32,00




Anlage M04.2
Blatt 11/65
nachrichtlich s.
Blatt 10Z/65

380-kV-Ltg. Audorf - Flensburg Nr. 324
Lageplan
B-Feld - magnet. Flussdichte
Mast Nr. 28- Mast Nr. 30
DECKBLATT

B-Feld:

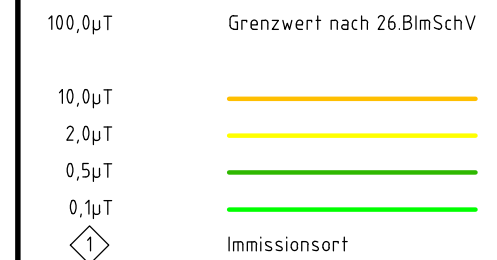

Legende:

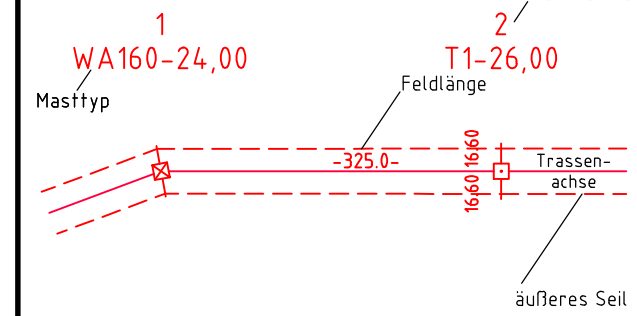

- ① Eigentümerschlüsselnr.
⑤ Grundstücksordnungsnr.
99 Flurstücksnummer
☒ Abspannmast
☐ Tragmast
X Rückbau 220-kV-Leitung

Grenzen:

- Kreis
Stadt/Gem.
Gemarkung
Flur
Flurstück
FFH-Gebiet
Grenze des Planfeststellungsverfahrens

Planfeststellungsunterlage

Aufgestellt
Bayreuth,
TenneT TSO GmbH
i.V. *Dr. L.* i.A. Dr. *Dr. M.*
04.12.2015

eQOS Energie		Deutschland GmbH Wolfenbühlstraße 29 D- 88400 Biberach Leitungsplanung		Maßstab 1 : 2000	Einheit Meter
01	Umpl. Ltg. Nr.324	23.11.2015	poka		Name
	Umpl. Ltg. Nr.102	23.11.2015	poka	Bearb.	23.11.2015
				Gepr.	01.12.2015
				Norm	DIN EN 50341-3-4: 01/2011
				Fachbereich TL	
				 Tennet Taking power further	
Zust.	Änderung	Datum	Name	Urspr.:	