

33
WA160-33,00

34
T1-35,00


35
T1-32,00




Anlage M04.2
Blatt 13/65

380-kV-Ltg. Audorf - Flensburg Nr. 324
Lageplan
B-Feld - magnet. Flussdichte
Mast Nr. 33- Mast Nr. 35
DECKBLATT

B-Feld:

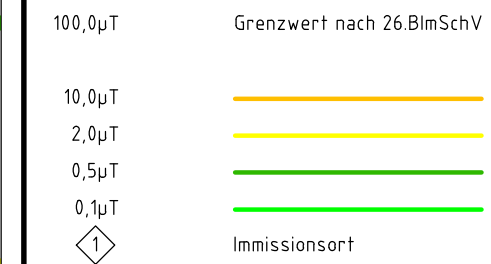

Legende:

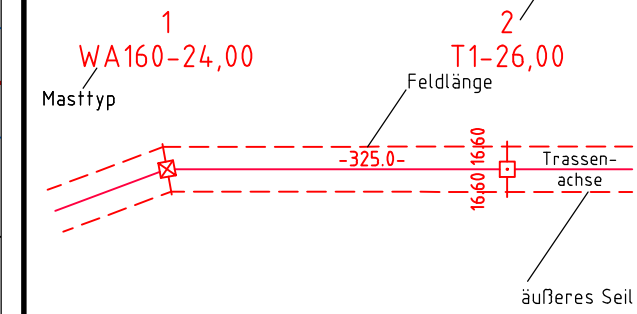

- ① Eigentümerschlüsselnr.
⑤ Grundstücksordnungsnr.
99 Flurstücksnummer
☒ Abspannmast
☐ Tragmast
× Rückbau 220-kV-Leitung

Grenzen:

- Kreis
Stadt/Gem.
Gemarkung
Flur
Flurstück
FFH-Gebiet
Grenze des Planfeststellungsverfahrens

Planfeststellungsunterlage

Aufgestellt
Bayreuth,
TenneT TSO GmbH
i.V. *Dr. L.* i.A. Dr. *Bayreuth*
04.12.2015

eqos Energie		Deutschland GmbH Wolfenbüttelstraße 29 D-38400 Biberach Leitungsplanung		Maßstab 1: 2000	Einheit Meter
01	Umpl. Ltg. Nr. 324	23.11.2015	poka	Datum	Name
	Umpl. Ltg. Nr. 102	23.11.2015	poka	Bearb.	23.11.2015
				Gepr.	01.12.2015
				Norm	DIN EN 50341-3-4: 01/2011
				Fachbereich	TL
				tennet Taking power further	
Zust.	Änderung	Datum	Name	Urspr.	