


65
WA160-42,00

66
WA160-39,00

67
WA160-39,00

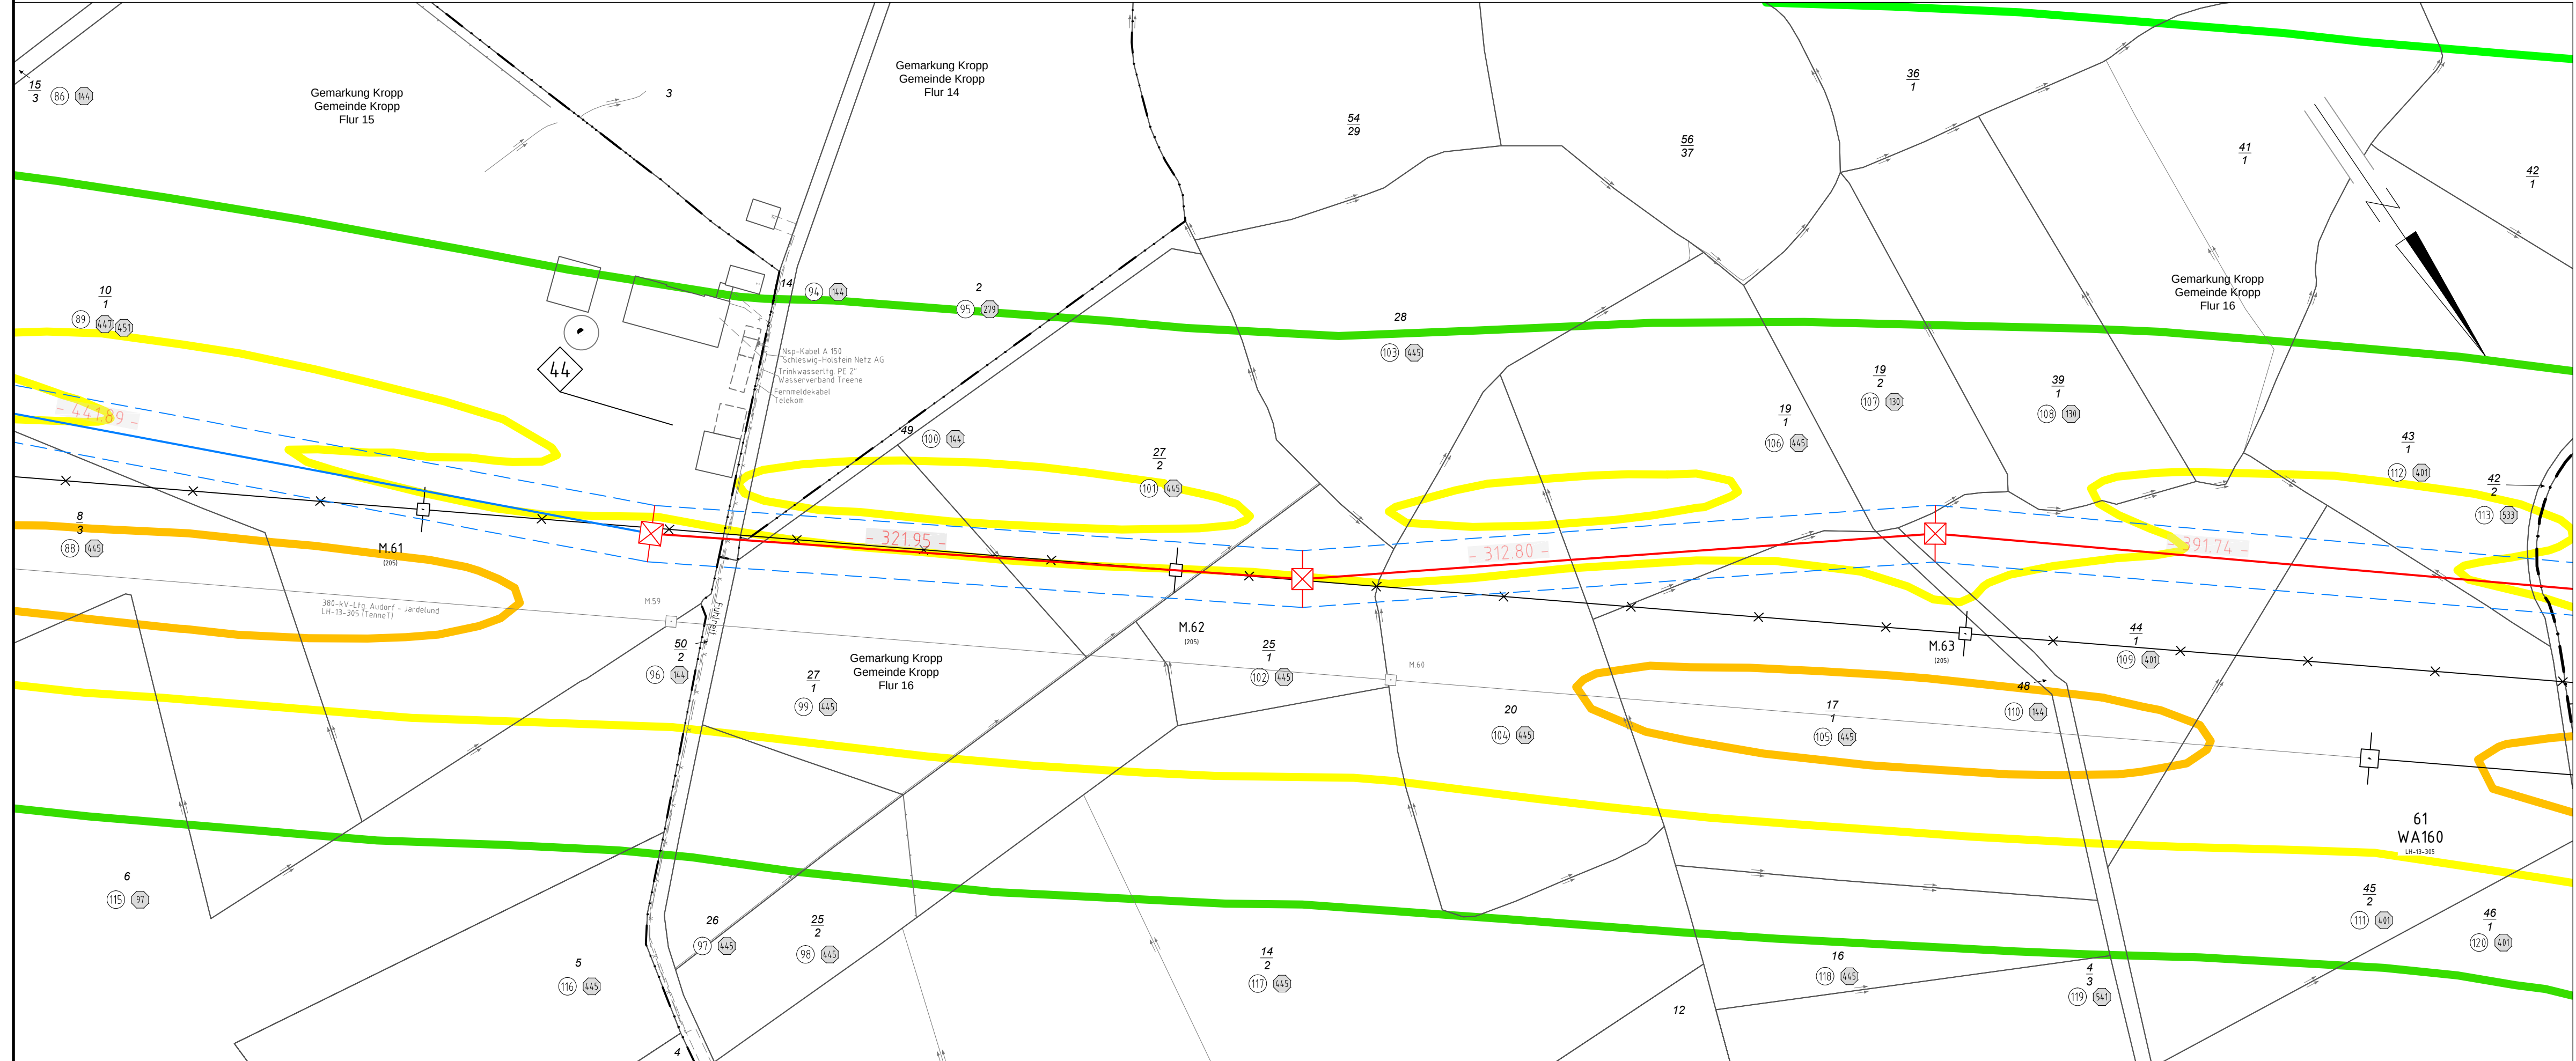

380-kV-Ltg. Audorf - Flensburg Nr. 324


Lageplan

B-Feld - magnet. Flussdichte


Mast Nr. 65 - Mast Nr. 67

DECKBLATT

B-Feld:

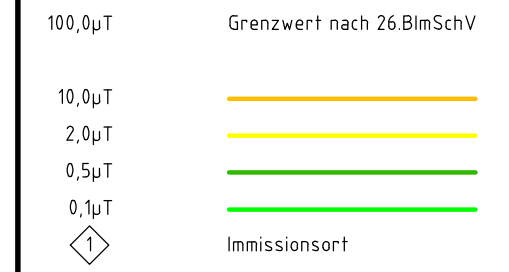

Legende:

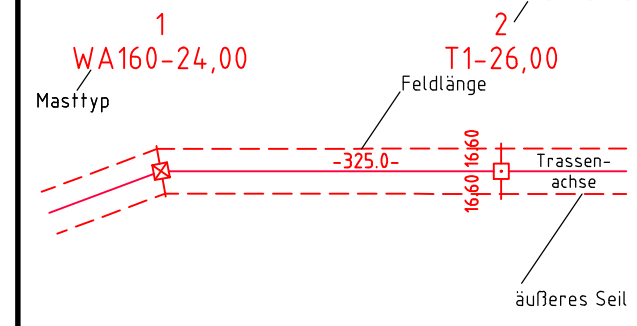

- ① Eigentümerschlüsselnr.
- ⑤ Grundstücksordnungsnr.
- 99 Flurstücksnummer
- ☒ Abspannmast
- ☐ Tragmast
- ✕ Rückbau 220-kV-Leitung

Grenzen:

- Kreis
- Stadt/Gem.
- Gemarkung
- Flur
- Flurstück
- FFH-Gebiet
- Grenze des Planfeststellungsverfahrens

Planfeststellungsunterlage

Aufgestellt
Bayreuth,
TenneT TSO GmbH
i.V. *Dr. L.* i.A. Dr. *Dr. L.*
04.12.2015

eqos Energie		Deutschland GmbH Wolfenbühlstraße 29 D- 88400 Biberach Leitungsplanung		Maßstab 1 : 2000	Einheit Meter
01	Umpl. Ltg. Nr.324	23.11.2015	poka	Datum	Name
				Bearb. 23.11.2015	poka
				Gepr. 01.12.2015	neal
				Norm	DIN EN 50341-3-4: 01/2011
				Fachbereich TL	
				 Tennet Taking power further	
Zust.	Änderung	Datum	Name	Urspr.:	