

67
WA160-39,00

68
T1-44,00

69
T2-47,00

70
WA120-42,00



Anlage M04.2
Blatt 25/65

380-kV-Ltg. Audorf - Flensburg Nr. 324


Lageplan

B-Feld - magnet. Flussdichte


Mast Nr. 67 - Mast Nr. 70

DECKBLATT

B-Feld:

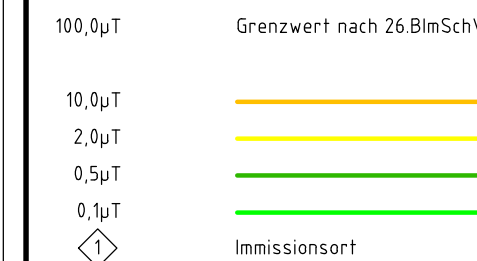


Legende:

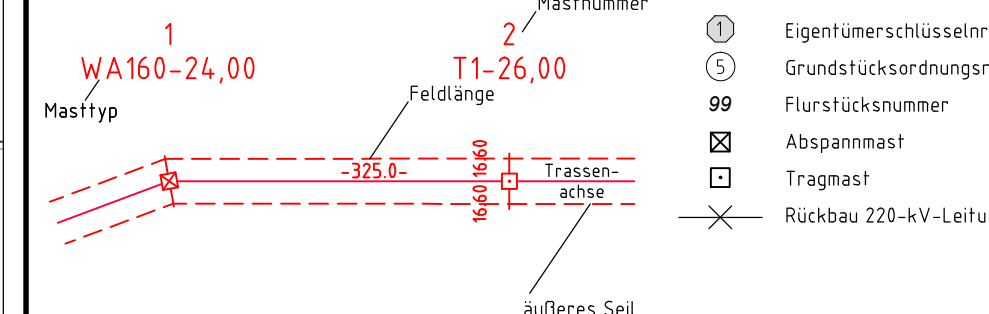

Planfeststellungsunterlage

Aufgestellt
Bayreuth,
Tennet TSO GmbH
i.V. *Dr. ...* i.A. Dr. *...*
04.12.2015

eqos Energie		Deutschland GmbH Wolfenstraße 29 D-88400 Biberach Leitungsplanung	Maßstab 1 : 2000	Einheit Meter
01	Unpl. Ltg. Nr. 324	23.11.2015	poka	Datum
	Unpl. Ltg. Nr. 305	23.11.2015	poka	Bearb.
	Unpl. M071-M076	23.11.2015	poka	Gepr.
	Unpl. M063a-M067a	23.11.2015	poka	Norm
				DIN EN 50341-3-4: 01/2011
				Fachbereich TL

 

Zust. Änderung Datum Name Urspr.