

78
WA140-39,00

79
T2-44,00


80
WA140-39,00




Anlage M04.2
Blatt 29/65

380-kV-Ltg. Audorf - Flensburg Nr. 324
Lageplan
B-Feld - magnet. Flussdichte
Mast Nr. 78 - Mast Nr. 80
DECKBLATT

B-Feld:

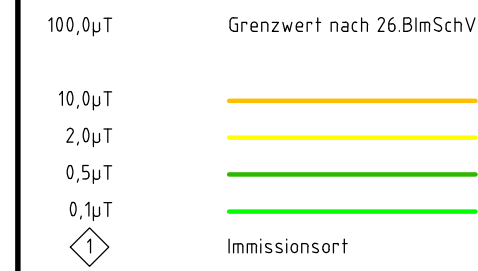

Legende:

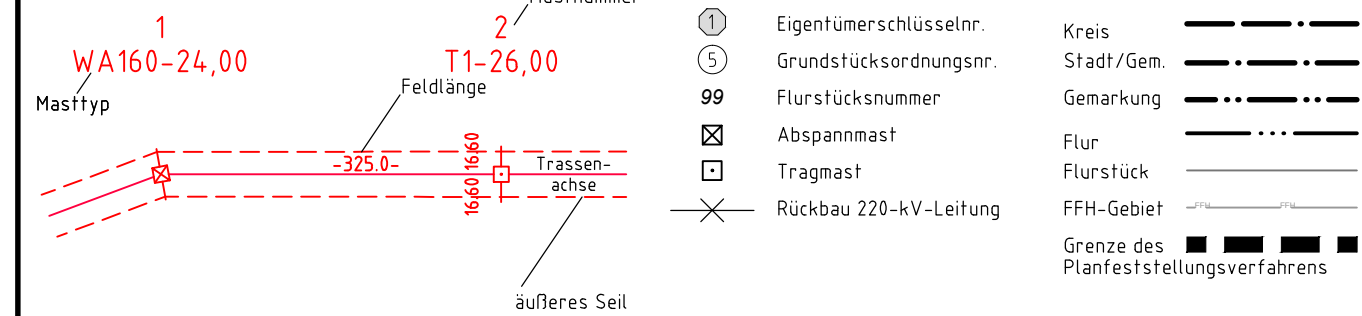

Planfeststellungsunterlage

Aufgestellt
Bayreuth,
TenneT TSO GmbH
i.V. *Dr. L.* i.A. Dr. *Dr. M.*
04.12.2015

eqos Energie		Deutschland GmbH Wolfenbühlstraße 29 D-88400 Biberach Leitungsplanung		Maßstab 1 : 2000	Einheit Meter
01	Umpl. Ltg. Nr. 324	23.11.2015	poka	Datum	Name
	Umpl. Ltg. Nr. 305	23.11.2015	poka	Bearb.	23.11.2015
	Umpl. M079-M089	23.11.2015	poka	Gepr.	01.12.2015
				Norm	DIN EN 50341-3-4: 01/2011
				Fachbereich	TL
				tennet Taking power further	
Zust.	Änderung	Datum	Name	Urspr.	