

102
WA120-51,00

103
WA120-51,00


105
T2-47,00




Anlage M04.2
Blatt 37/65

380-kV-Ltg. Audorf - Flensburg Nr. 324
Lageplan
B-Feld - magnet. Flussdichte
Mast Nr. 102 - Mast Nr. 105
DECKBLATT


B-Feld:

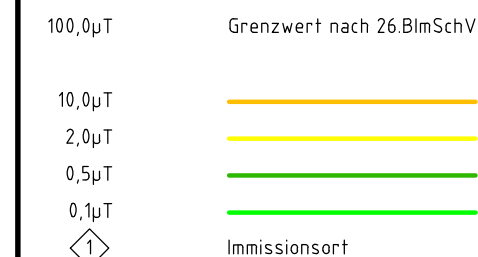

Legende:

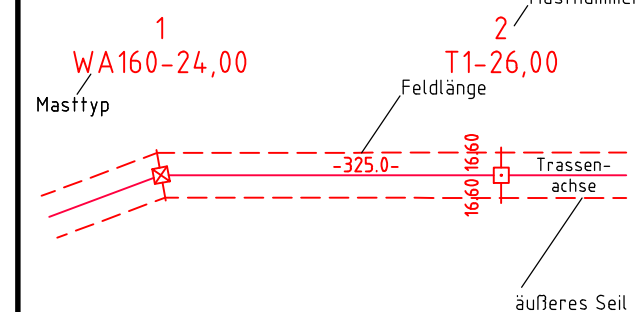

Grenzen:

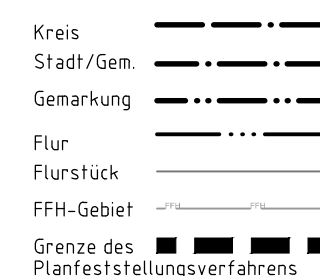

Planfeststellungsunterlage

Aufgestellt Bayreuth, TenneT TSO GmbH		04.12.2015	
i.V. <i>Dr. L.</i>		i.A. Dr. <i>Dr. Meyer</i>	
eqos Energie	Deutschland GmbH Wolfenbühlstraße 29 D-38840 Biberach Leitungsplanung	Maßstab 1: 2000	Einheit Meter
01	Umpl. Ltg. Nr. 324	23.11.2015	poka
	Umpl. M103-M107	23.11.2015	poka
	Bearb.	23.11.2015	poka
	Gepr.	01.12.2015	neal
	Norm	DIN EN 50341-3-4: 01/2011	
	Fachbereich	TL	
Zust.	Änderung	Datum	Name
			Urspr.: