

108
WA140-39,00

109
T1-41,00


110
WA120-39,00




Anlage M04.2
Blatt 39/65

380-kV-Ltg. Audorf - Flensburg Nr. 324
Lageplan
B-Feld - magnet. Flussdichte
Mast Nr. 108 - Mast Nr. 110
DECKBLATT

B-Feld:

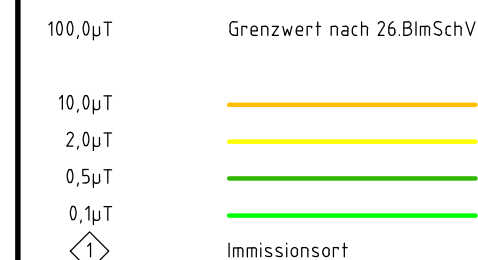

Legende:

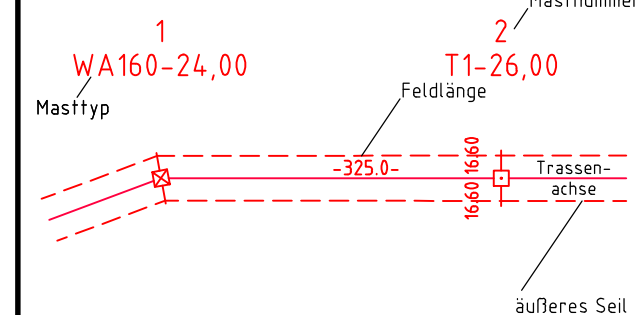

- ① Eigentümerschlüsselnr.
⑤ Grundstücksordnungsnr.
99 Flurstücksnummer
- ☒ Abspannmast
☐ Tragmast
X Rückbau 220-kV-Leitung

Grenzen:

- Kreis
Stadt/Gem.
Gemarkung
Flur
Flurstück
FFH-Gebiet
Grenze des
Planfeststellungsverfahrens

Planfeststellungsunterlage

Aufgestellt
Bayreuth,
TenneT TSO GmbH

04.12.2015

i.V. *Dr. L.* i.A. Dr. *Dr. M.*

eqos Energie Deutschland GmbH
Wolfenbühlstraße 29
D-88400 Biberach
Leitungsplanung

Maßstab
1:2000

Einheit
Meter

01	Umpl. Lfg. Nr.324	23.11.2015	poka		Datum	Name
	Umpl. 305 entfällt	23.11.2015	poka	Bearb.	23.11.2015	poka
				Gepr.	01.12.2015	neal
				Norm	DIN EN 50341-3-4: 01/2011	
				Fachbereich TL		



Zust. Änderung Datum Name Urspr.: