



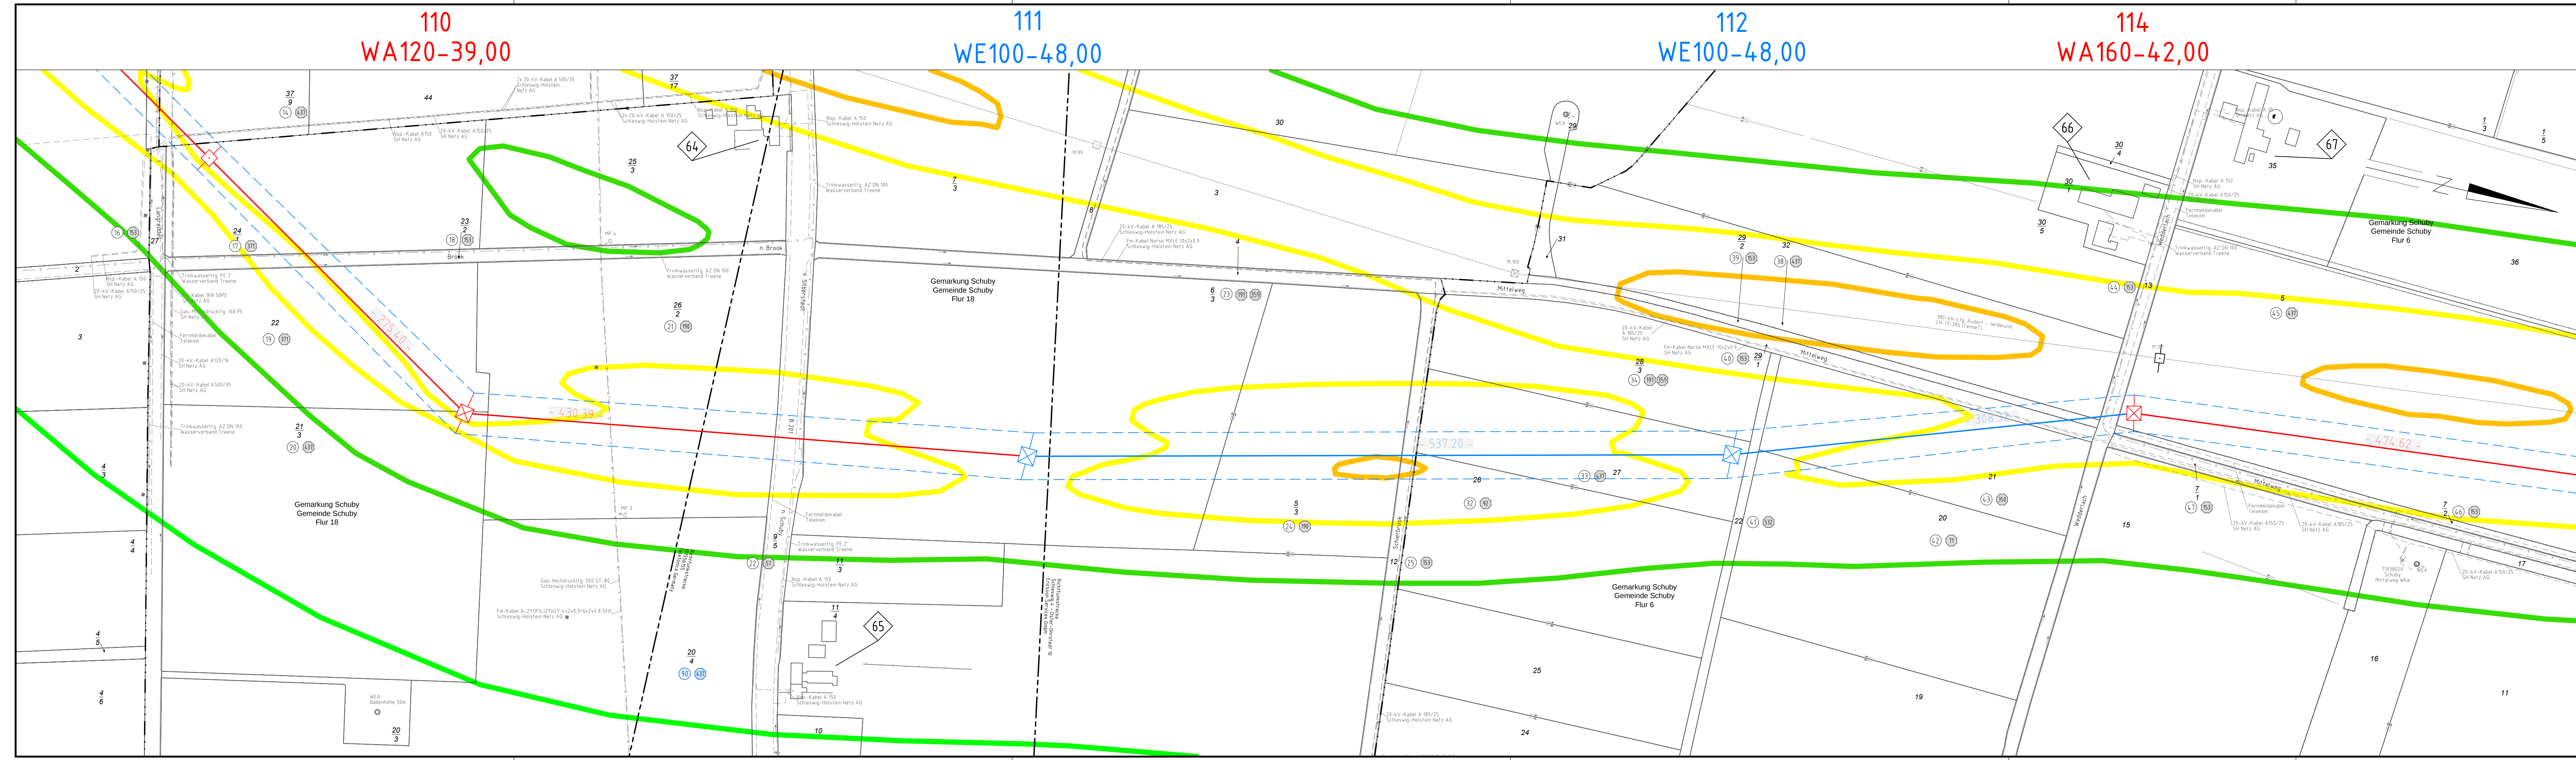


380-kV-Ltg. Audorf - Flensburg Nr. 324
Lageplan
B-Feld - magnet. Flussdichte
Mast Nr. 110 - Mast Nr. 114
DECKBLATT

B-Feld:

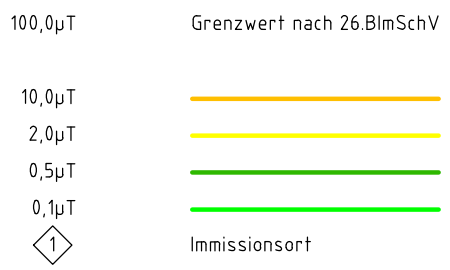

Legende:

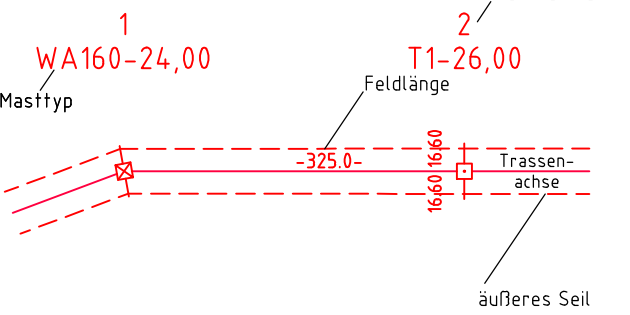

Grenzen:



Planfeststellungsunterlage

Aufgestellt
Bayreuth, 04.12.2015
Tennet TSO GmbH
i.V. *Dr. [Signature]* i.A. Dr. *[Signature]*

eqos Energie		Deutschland GmbH Wolfenstraße 29 D-88400 Biberach Leitungsplanung		Maßstab 1 : 2000	Einheit Meter
01	Umpl. Ltg. Nr. 324	23.11.2015	poka	Datum	Name
	Umpl. 305 entfällt	23.11.2015	poka	Bearb.	23.11.2015 poka
	Umpl. M11-M12	23.11.2015	poka	Gepr.	01.12.2015 neal
	M13 entfällt	23.11.2015	poka	Norm	DIN EN 50341-3-4: 01/2011
				Fachbereich TL	
Zust.	Änderung	Datum	Name	Urspr.	