

114
WA160-42,00

115
T2-50,00


116
T2-50,00




Anlage M04.2
Blatt 41/65

380-kV-Ltg. Audorf - Flensburg Nr. 324
Lageplan
B-Feld - magnet. Flussdichte
Mast Nr. 114 - Mast Nr. 116
DECKBLATT


B-Feld:

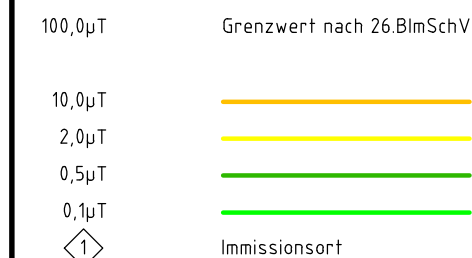

Legende:

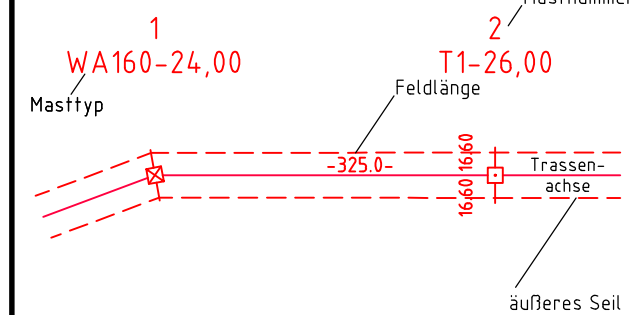

Grenzen:

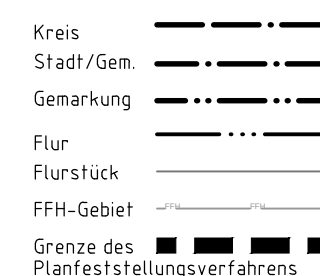

Planfeststellungsunterlage

Aufgestellt
Bayreuth,
TenneT TSO GmbH
i.V. *Dr. L.* i.A. Dr. *Dr. L.*
04.12.2015

eqos Energie Deutschland GmbH
Wolfenstraße 29
D-88400 Biberach
Leitungsplanung
Maßstab 1:2000
Einheit Meter

01	Umpl. Ltg. Nr. 324	23.11.2015	poka	Datum	Name
	Umpl. 305 entfällt	23.11.2015	poka	Bearb. 23.11.2015	poka
				Gepr. 01.12.2015	neal
				Norm	DIN EN 50341-3-4: 01/2011
				Fachbereich	TL



Zust. Änderung Datum Name Urspr.: