



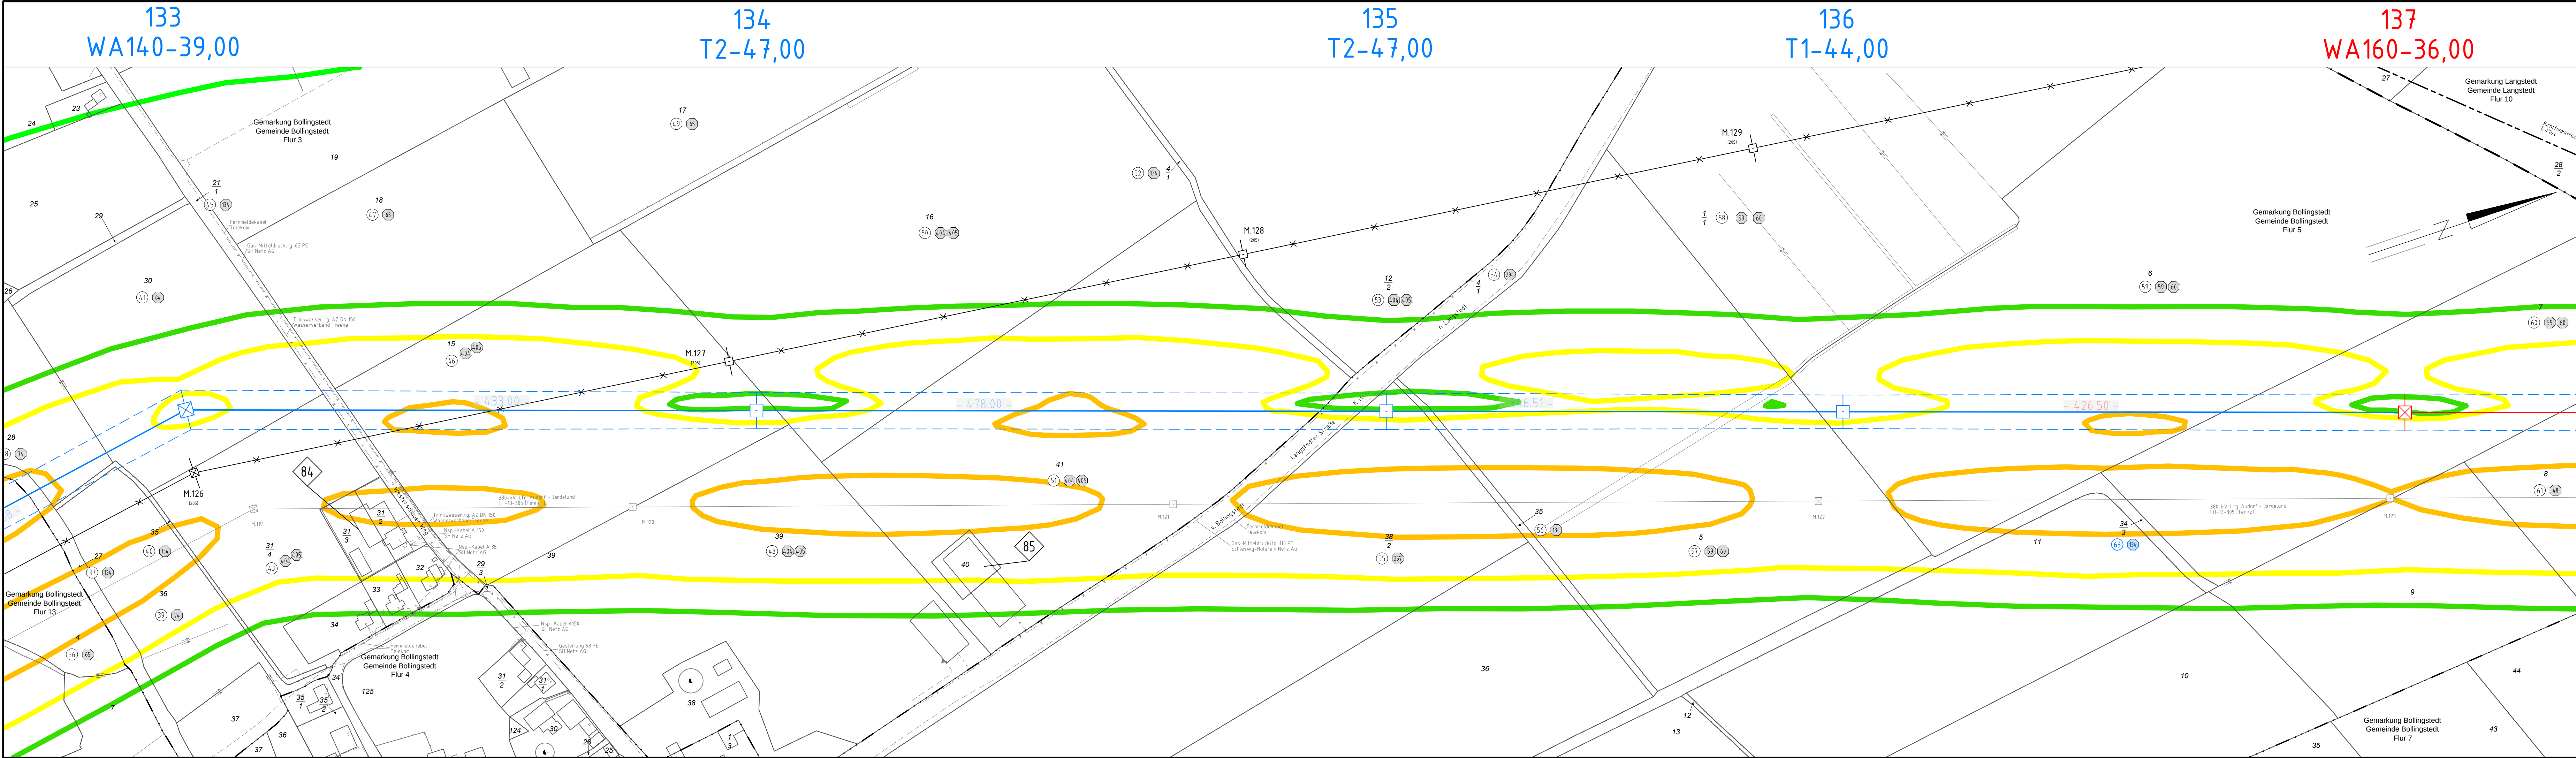


380-kV-Ltg. Audorf - Flensburg Nr. 324
Lageplan
B-Feld - magnet. Flussdichte
Mast Nr. 133 - Mast Nr. 137
DECKBLATT

B-Feld:

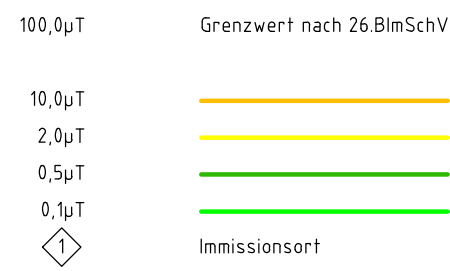

Legende:

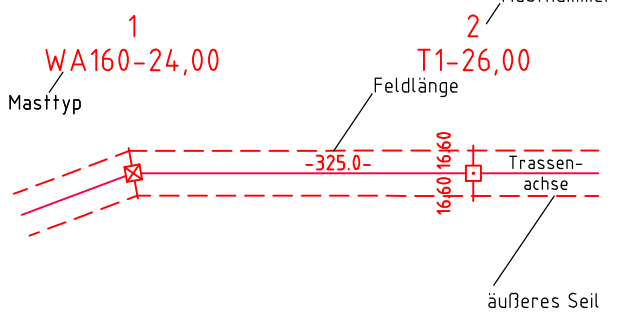

Grenzen:



Planfeststellungsunterlage

Aufgestellt
Bayreuth,
Tennet TSO GmbH
i.V. *Dr. [Signature]* i.A. Dr. *[Signature]*
04.12.2015

eqos Energie Deutschland GmbH
Wolfenstraße 29
D-88400 Biberach
Leitungsplanung
Maßstab
1 : 2000
Einheit
Meter

01	Umpl. Lfg. Nr.324	23.11.2015	poka		Datum	Name
	Umpl. M132-M136	23.11.2015	poka	Bearb.	23.11.2015	poka
				Gepr.	01.12.2015	neal
				Norm	DIN EN 50341-3-4: 01/2011	