





380-kV-Ltg. Audorf - Flensburg Nr. 324
Lageplan
B-Feld - magnet. Flussdichte
POR - Mast Nr. 3

B-Feld:

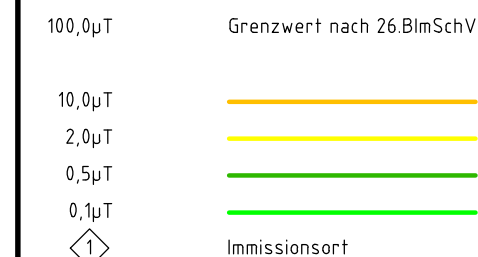

Legende:

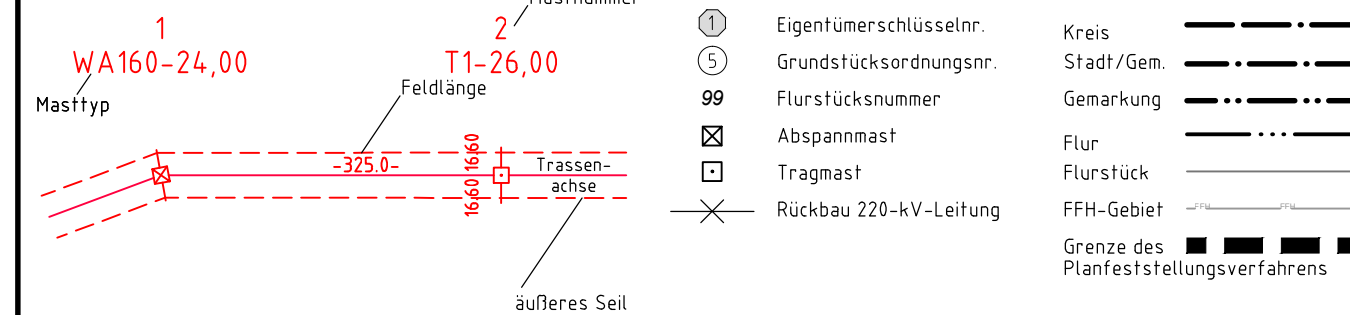

Planfeststellungsunterlage

Aufgestellt 12.12.2014
Bayreuth,
TenneT TSO GmbH

i.V. *Dr. L.* i.A. Dr. *Dr. Meyer*

EQOS Energie Deutschland GmbH
Wolfenbühlstraße 29
D-38400 Biberach
Leitungsplanung

Maßstab 1:2000
Einheit Meter

Datum	Name
Bearb. 01.12.2014	poka
Gepr. 05.12.2014	neal
Norm 26.BImSchV	
Fachbereich TL	



Zust. Änderung Datum Name Urspr.:

