



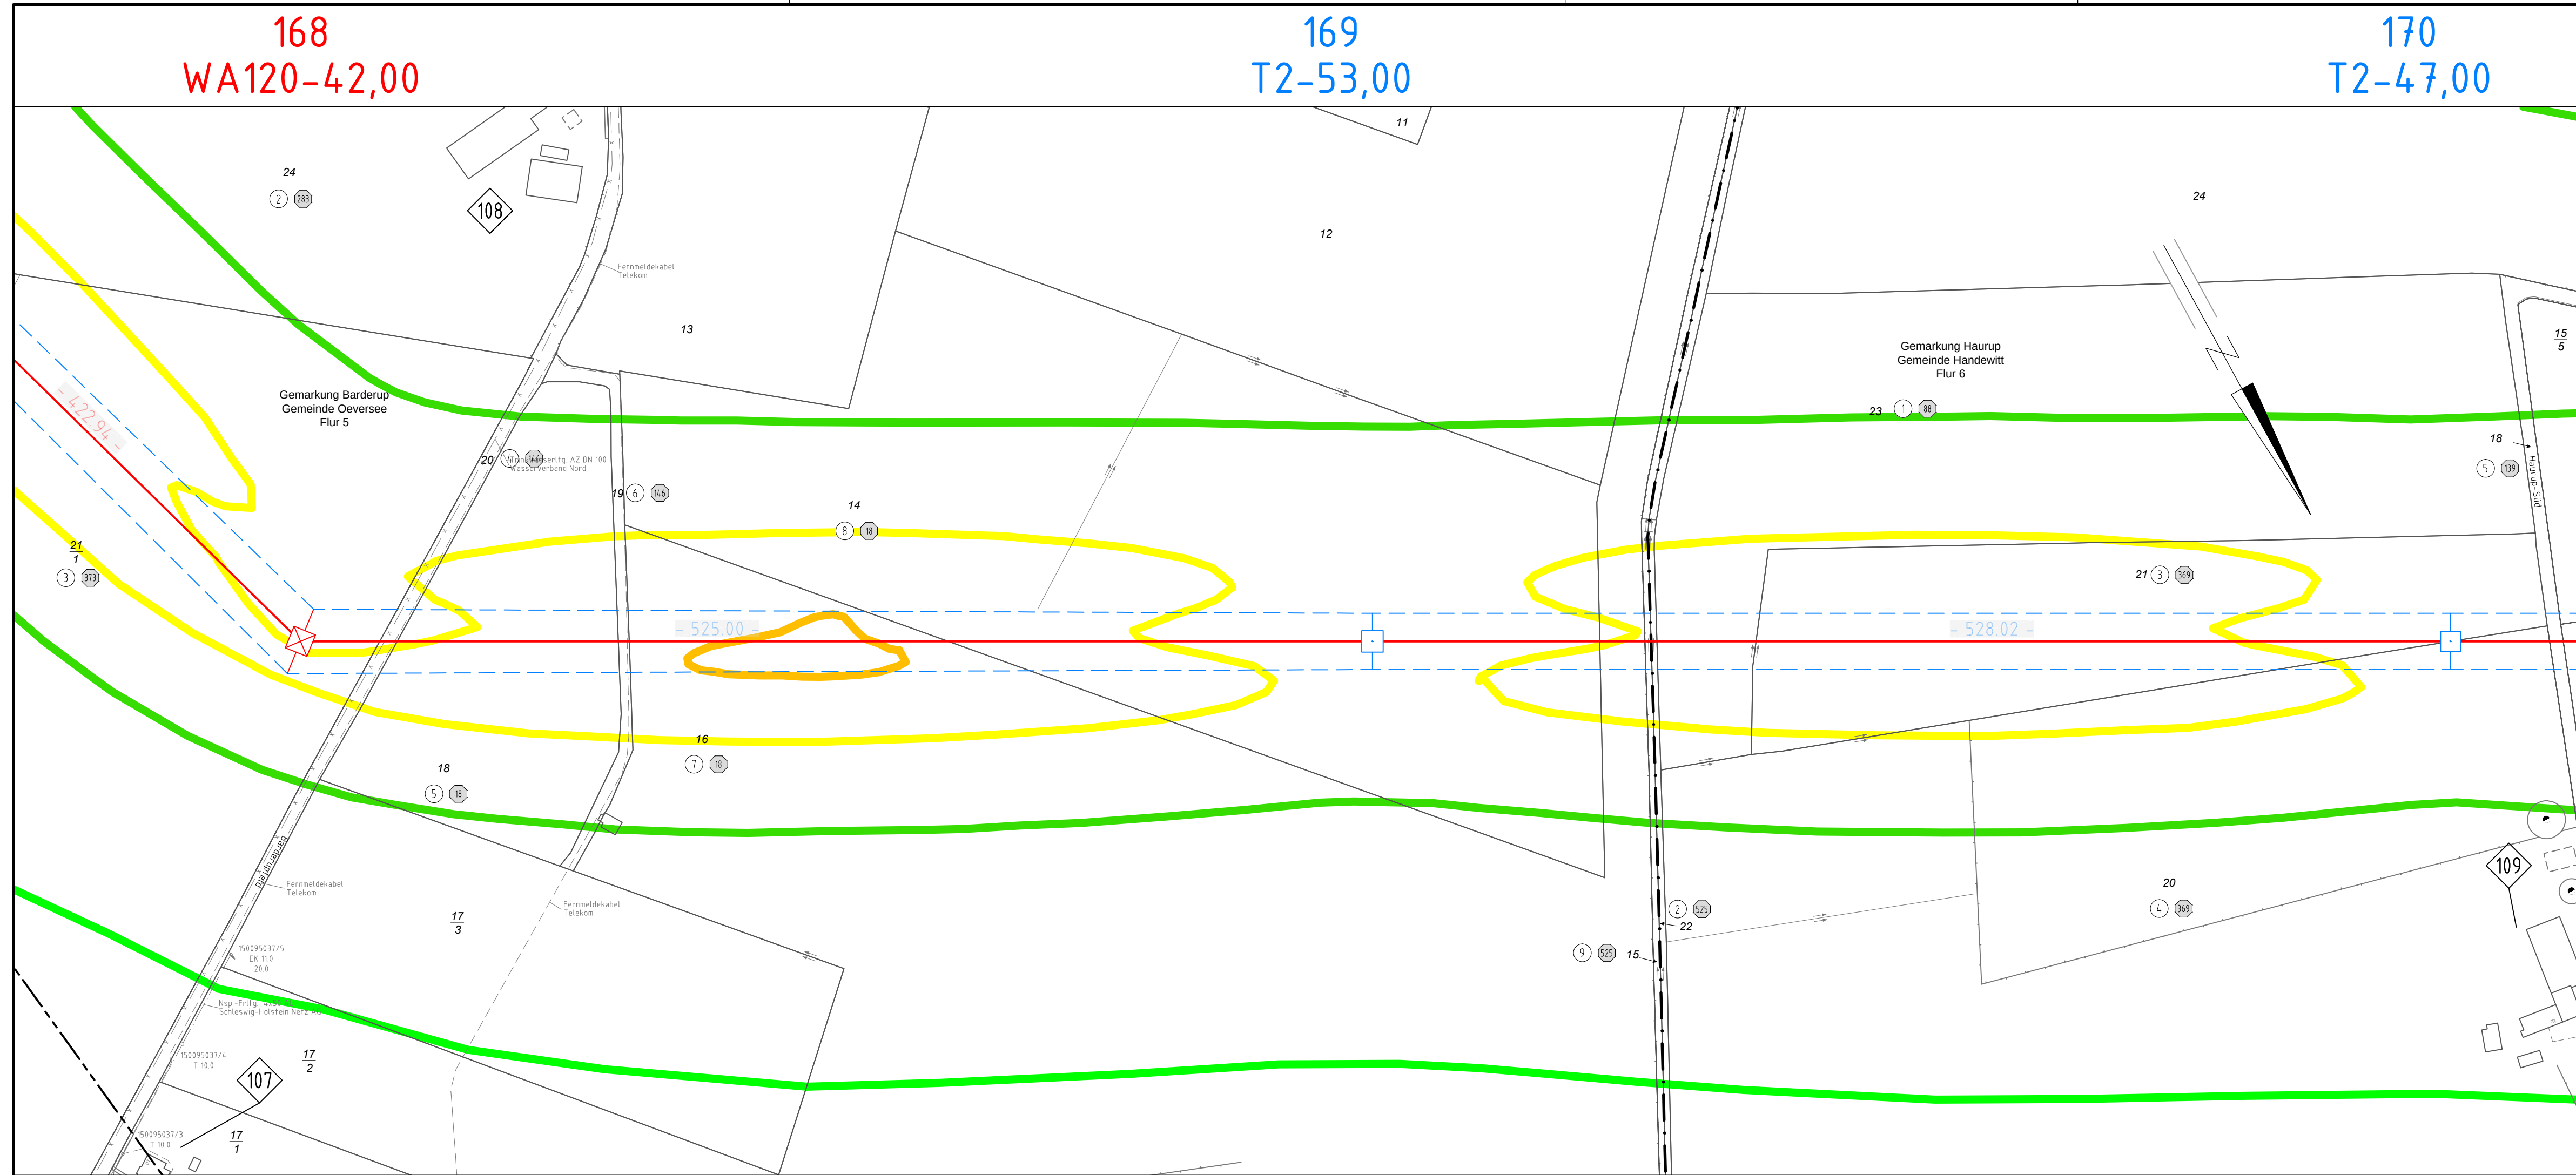


Anlage M04.2
Blatt 59/65

380-kV-Ltg. Audorf - Flensburg Nr. 324 Lageplan B-Feld - magnet. Flussdichte Mast Nr. 168 - Mast Nr. 170 DECKBLATT

B-Feld:

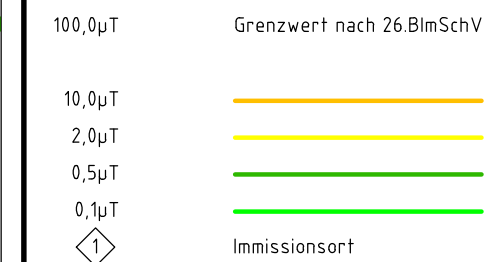

Legende:

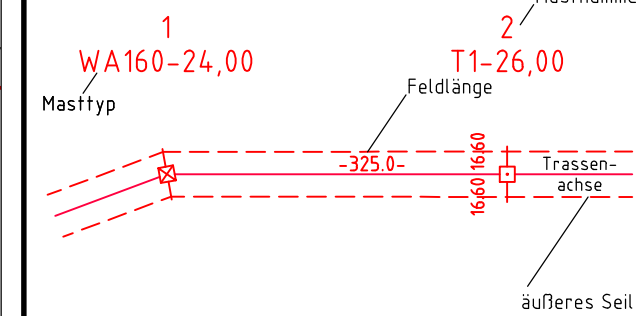

- ① Eigentümerschlüsselnr.
- ⑤ Grundstücksordnungsnr.
- 99 Flurstücksnummer
- ☒ Abspannmast
- ☐ Tragmast
- ✕ Rückbau 220-kV-Leitung

Grenzen:

- Kreis
- Stadt/Gem.
- Gemarkung
- Flur
- Flurstück
- FFH-Gebiet
- Grenze des Planfeststellungsverfahrens

Planfeststellungsunterlage

Aufgestellt
Bayreuth,
TenneT TSO GmbH
i.V. *Dr. L.* i.A. Dr. *Dr. L.*
04.12.2015

				Deutschland GmbH Wolfenbühlstraße 29 D-88400 Biberach Leitungsplanung		Maßstab 1 : 2000		Einheit Meter	
01	Umpl. Ltg. Nr.324	23.11.2015	poka		Datum	Name			
	Umpl. M169, M170	23.11.2015	poka	Bearb.	23.11.2015	poka			
				Gepr.	01.12.2015	neal			
				Norm	DIN EN 50341-3-4: 01/2011				
				Fachbereich TL					
									
Zust.	Änderung	Datum	Name	Urspr.:					