





380-kV-Ltg. Audorf - Flensburg Nr. 324  
Lageplan  
B-Feld - magnet. Flussdichte  
Mast Nr. 20 - Mast Nr. 24

B-Feld:

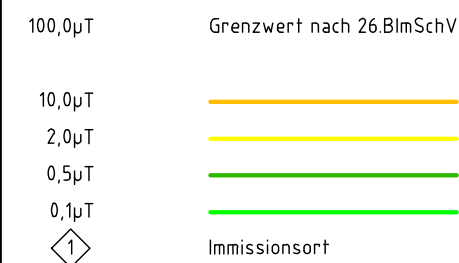

Legende:

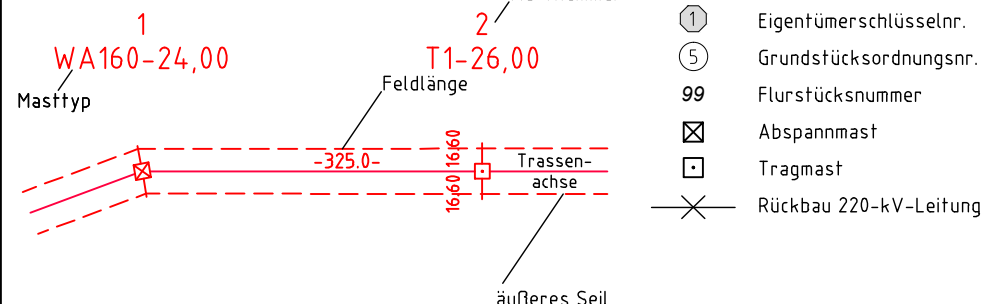

Planfeststellungsunterlage

Aufgestellt  
Bayreuth,  
Tennet TSO GmbH

12.12.2014

i.V. *Dr. ...* i.A. Dr. *...*

**eqos** Energie  
Deutschland GmbH  
Wolfenstraße 29  
D-88400 Biberach  
Leitungsplanung

Maßstab  
1 : 2000

Einheit  
Meter

Datum  
01.12.2014  
Name  
poka

Gepr.  
05.12.2014  
Name  
neal

Norm  
26.BImSchV

Fachbereich TL

Zust. Änderung Datum Name Urspr.:

