





380-kV-Ltg. Audorf - Flensburg Nr. 324
Lageplan
B-Feld - magnet. Flussdichte
Mast Nr. 35 - Mast Nr. 39


B-Feld:

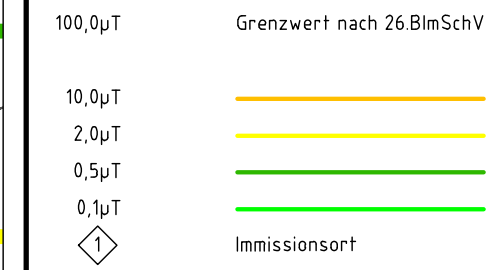

Legende:

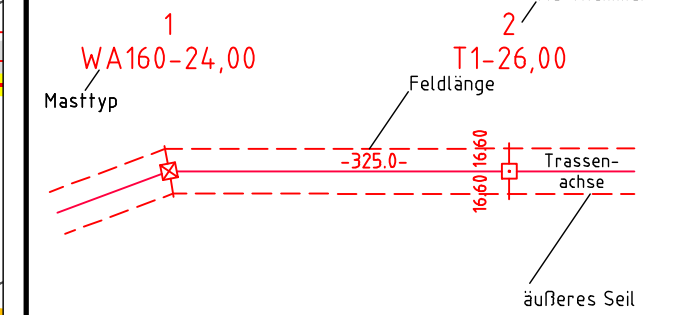

Grenzen:

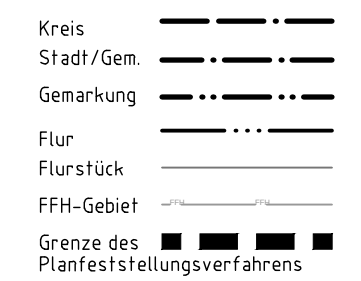

Planfeststellungsunterlage

Aufgestellt Bayreuth, Tennet TSO GmbH	12.12.2014
i.V. <i>Dr. ...</i>	i.A. Dr. <i>...</i>
eqos Energie	Deutschland GmbH Wolfenstraße 29 D-88400 Biberach Leitungsplanung
Maßstab 1 : 2000	Einheit Meter
Bearb. 01.12.2014 poka	Datum 01.12.2014 poka
Gepr. 05.12.2014 neal	Name 05.12.2014 neal
Norm 26.BImSchV	Fachbereich TL
Zust.	Änderung
Datum	Name
Urspr.	

