




380-kV-Ltg. Audorf - Flensburg Nr. 324
Lageplan
B-Feld - magnet. Flussdichte
Mast Nr. 50 - Mast Nr. 52

B-Feld:



Legende:

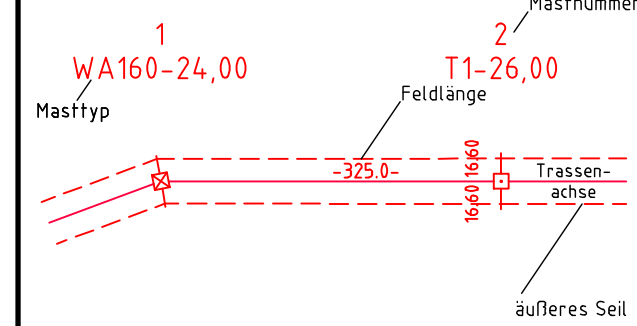

- ① Eigentümerschlüsselnr.
⑤ Grundstücksordnungsnr.
99 Flurstücksnummer
☒ Abspannmast
☐ Tragmast
X Rückbau 220-kV-Leitung

Grenzen:

- Kreis
Stadt/Gem.
Gemarkung
Flur
Flurstück
FFH-Gebiet
Grenze des
Planfeststellungsverfahrens

Planfeststellungsunterlage

Aufgestellt
Bayreuth,
TenneT TSO GmbH

12.12.2014

i.V. *Dr. L.* i.A. Dr. *Dr. L.*

eqos
Energie

Deutschland GmbH
Wolfenbühlstraße 29
D-38400 Biberach
Leitungsplanung

Maßstab
1 : 2000

Einheit
Meter

	Datum	Name
Bearb.	01.12.2014	poka
Gepr.	05.12.2014	neal
Norm	26.BImSchV	
Fachbereich	TL	



Zust. Änderung Datum Name Urspr.:

