




380-kV-Ltg. Audorf - Flensburg Nr. 324
Lageplan
B-Feld - magnet. Flussdichte
Mast Nr. 126 - Mast Nr. 128

B-Feld:



Legende:

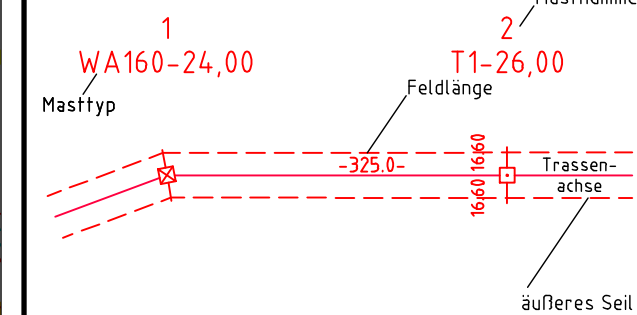

- ① Eigentümerschlüsselnr.
- ⑤ Grundstücksordnungsnr.
- 99 Flurstücksnummer
- ☒ Abspannmast
- ☐ Tragmast
- ✕ Rückbau 220-kV-Leitung

Grenzen:

- Kreis
- Stadt/Gem.
- Gemarkung
- Flur
- Flurstück
- FFH-Gebiet
- Grenze des Planfeststellungsverfahrens

Planfeststellungsunterlage

Aufgestellt 12.12.2014
Bayreuth,
TenneT TSO GmbH
i.V. *Dr. L.* i.A. Dr. *Dr. L.*

eqos Energie Deutschland GmbH
Wolfenbühlstraße 29
D-38400 Biberach
Leitungsplanung

Maßstab 1:2000

Einheit Meter

	Datum	Name
Bearb.	01.12.2014	poka
Gepr.	05.12.2014	neal
Norm	26.BImSchV	
Fachbereich	TL	



Zust. Änderung Datum Name Urspr.:

