


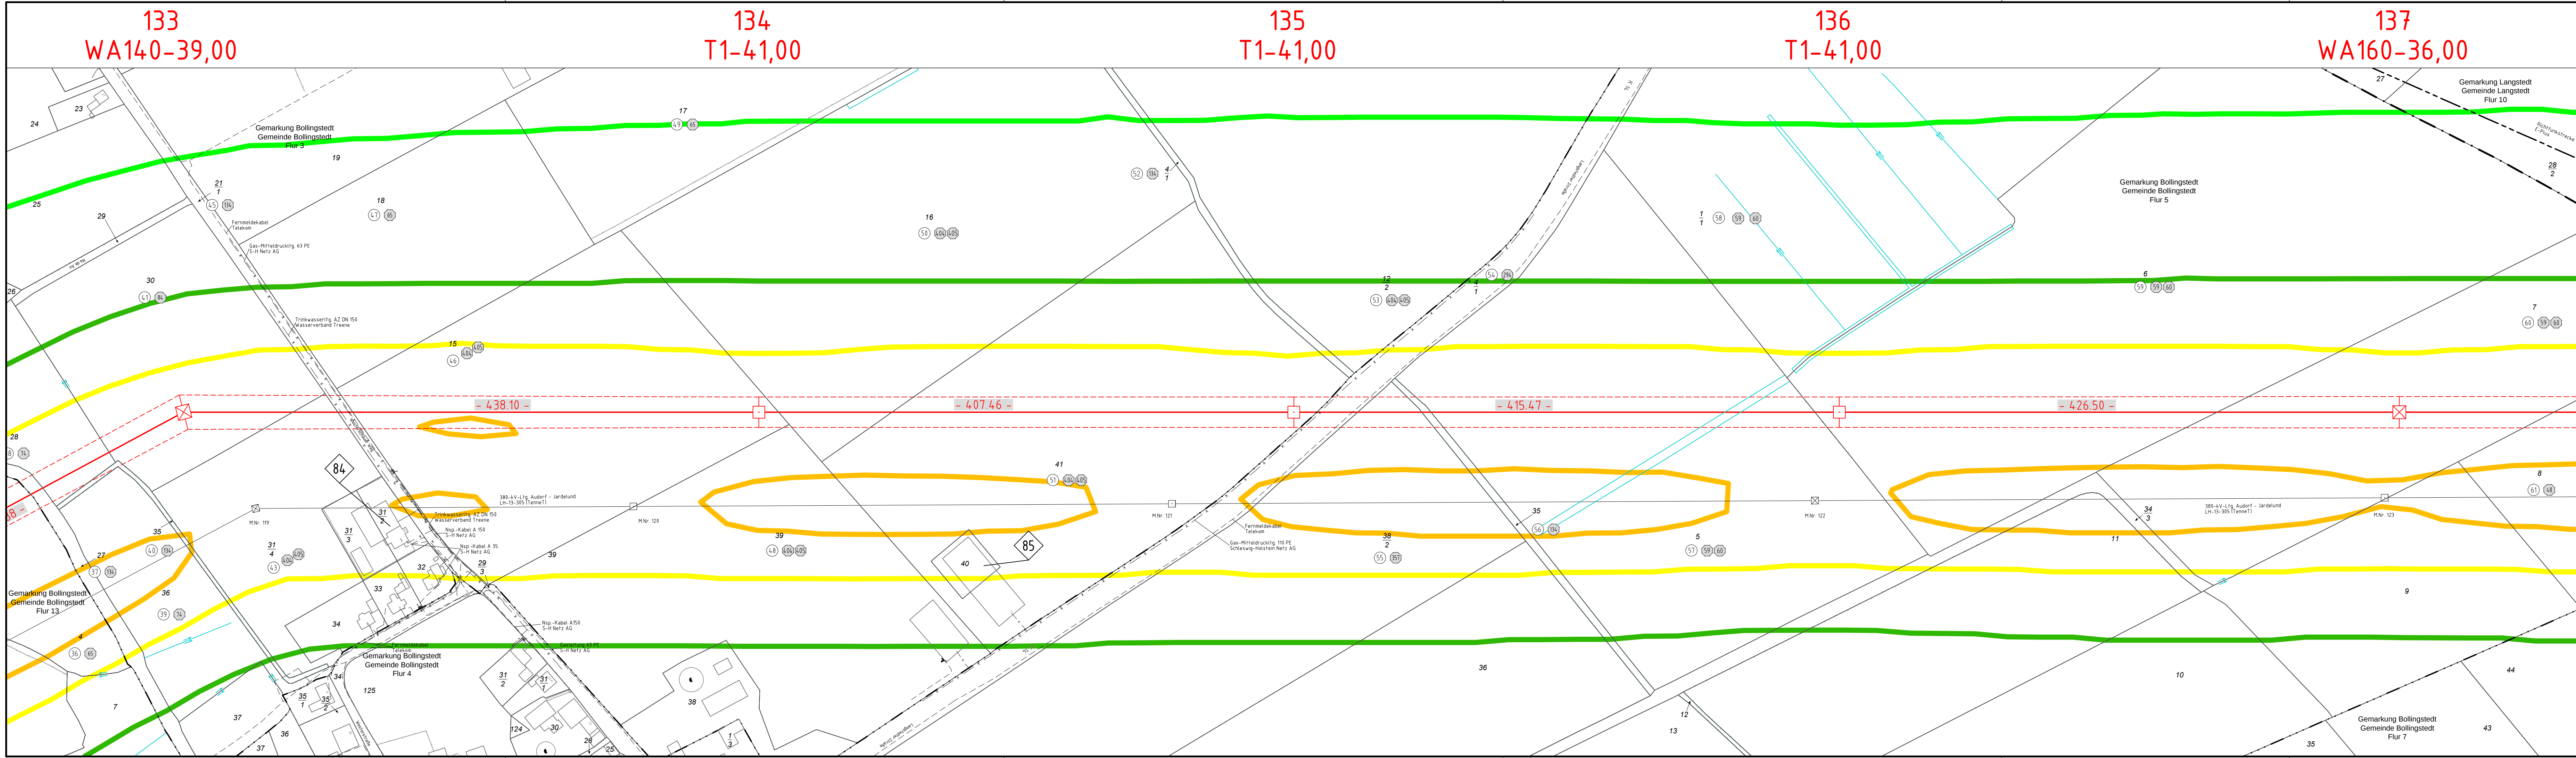



380-kV-Ltg. Audorf - Flensburg Nr. 324
Lageplan
B-Feld - magnet. Flussdichte
Mast Nr. 133 - Mast Nr. 137

B-Feld:

100,0µT Grenzwert nach 26.BImSchV

10,0µT ————

2,0µT ————

0,5µT ————

0,1µT ————

◇ Immissionsort

Legende:

1 Mastnummer

WA160-24,00 Masttyp

2 Feldlänge

T1-26,00 Trassenachse

325,0 äußeres Seil

16,60/16,60

Grenzen:

— — — — — Kreis

— — — — — Stadt/Gem.

— — — — — Gemarkung

— — — — — Flur

— — — — — Flurstück

— — — — — FFH-Gebiet

— — — — — Grenze des Planfeststellungsverfahrens

Planfeststellungsunterlage

Aufgestellt: 12.12.2014
Bayreuth, TenneT TSO GmbH
i.V. *Oil* i.A. Dr. *Wolff*

eqos Energie Deutschland GmbH, Wolfenstraße 29, D-88400 Biberach, Leitungsplanung

Maßstab: 1:2000 Einheit: Meter

	Datum	Name
Bearb.	01.12.2014	poka
Gepr.	05.12.2014	neal
Norm	26.BImSchV	
Fachbereich	TL	



Zust.	Änderung	Datum	Name	Urspr.