





380-kV-Ltg. Audorf - Flensburg Nr. 324
Lageplan
B-Feld - magnet. Flussdichte
Mast Nr. 146 - Mast Nr. 148

B-Feld:

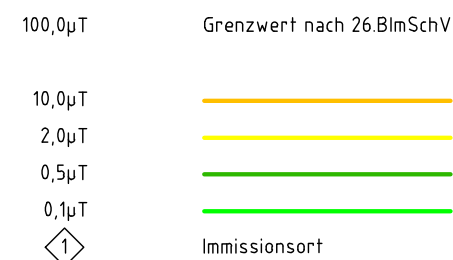

Legende:

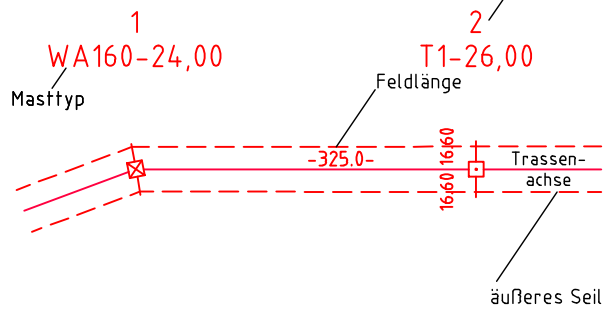

- ① Eigentümerschlüsselnr.
⑤ Grundstücksordnungsnr.
99 Flurstücksnummer
☒ Abspannmast
☐ Tragmast
X Rückbau 220-kV-Leitung

Grenzen:

- Kreis ————
Stadt/Gem. ————
Gemarkung ————
Flur ————
Flurstück ————
FFH-Gebiet ————
Grenze des
Planfeststellungsverfahrens ————

Planfeststellungsunterlage

Aufgestellt Bayreuth, TenneT TSO GmbH	12.12.2014
i.V. <i>Dr. L.</i>	i.A. Dr. <i>Dr. J.</i>
EQOS Energie	Deutschland GmbH Wolfenbätsstraße 29 D-38840 Biberach Leistungsplanung
Maßstab 1 : 2000	Einheit Meter
	Datum
	Name
	Bearb. 01.12.2014 poka
	Gepr. 05.12.2014 neal
	Norm 26.BImSchV
	Fachbereich TL
	Tennet Taking power further
Zust.	Änderung
Datum	Name
Urspr.:	