


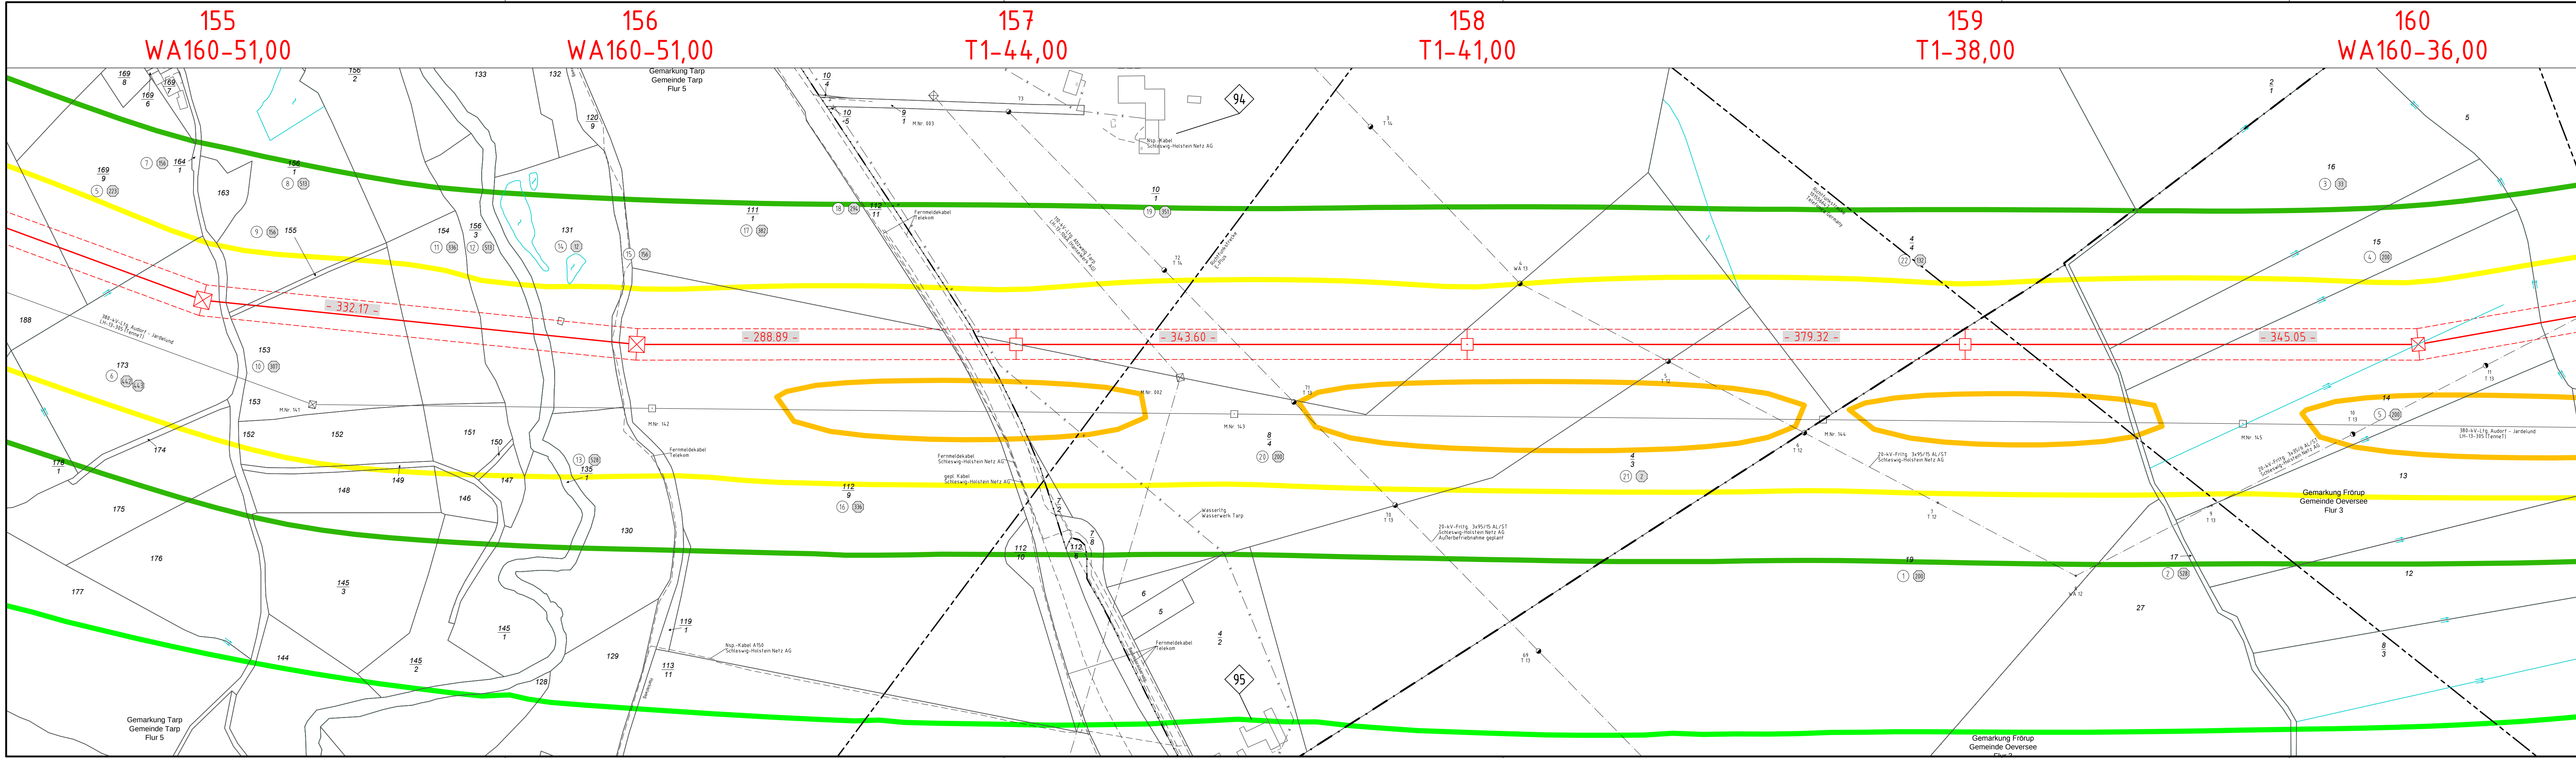



Anlage M04.2
Blatt 55/65

380-kV-Ltg. Audorf - Flensburg Nr. 324

Lageplan

B-Feld - magnet. Flussdichte

Mast Nr. 155 - Mast Nr. 160

B-Feld:

100,0µT
10,0µT
2,0µT
0,5µT
0,1µT

Grenzwert nach 26.BImSchV

Immissionsort

Legende:

1 Masttyp
2 Mastnummer
3 Feldlänge
4 Trassenachse
5 äußeres Seil

① Eigentümerschlüsselnr.
⑤ Grundstücksordnungsnr.
99 Flurstücksnummer
☒ Abspannmast
☐ Tragmast
X Rückbau 220-kV-Leitung

Grenzen:

Kreis
Stadt/Gem.
Gemarkung
Flur
Flurstück
FFH-Gebiet
Grenze des Planfeststellungsverfahrens

Planfeststellungsunterlage

Aufgestellt
Bayreuth,
TenneT TSO GmbH
i.V. *Dr. ...* i.A. Dr. *...*

12.12.2014

Maßstab
1 : 2000

Einheit
Meter

Bearb.	01.12.2014	poka
Gepr.	05.12.2014	neal
Norm	26.BImSchV	
Fachbereich	TL	

Zust. Änderung Datum Name Urspr.:

