




380-kV-Ltg. Audorf - Flensburg Nr. 324 Lageplan B-Feld - magnet. Flussdichte Mast Nr. 160 - Mast Nr. 162

B-Feld:



Legende:

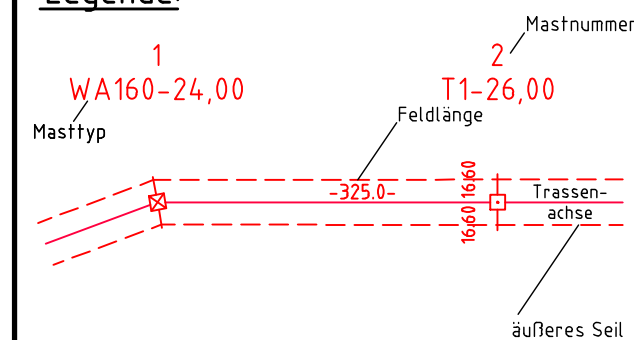

- ① Eigentümerschlüsselnr.
- ⑤ Grundstücksordnungsnr.
- 99 Flurstücksnummer
- ⊠ Abspannmast
- ⊡ Tragmast
- ⊗ Rückbau 220-kV-Leitung

Grenzen:

- Kreis
- Stadt/Gem.
- Gemarkung
- Flur
- Flurstück
- FFH-Gebiet
- Grenze des Planfeststellungsverfahrens

Planfeststellungsunterlage

Aufgestellt
Bayreuth,
TenneT TSO GmbH
i.V. *Dr. K.* i.A. Dr. *Dr. K.*
12.12.2014

eqos Energie	Deutschland GmbH Wolfentalsstraße 29 D-88400 Biberach Leitungsplanung	Maßstab 1 : 2000	Einheit Meter	Datum		Name	
				Bearb.	01.12.2014	poka	
				Gepr.	05.12.2014	neal	
				Norm	26.BImSchV		
				Fachbereich TL			
				Tennet Taking power further			
Zust.	Änderung	Datum	Name	Urspr.:			