


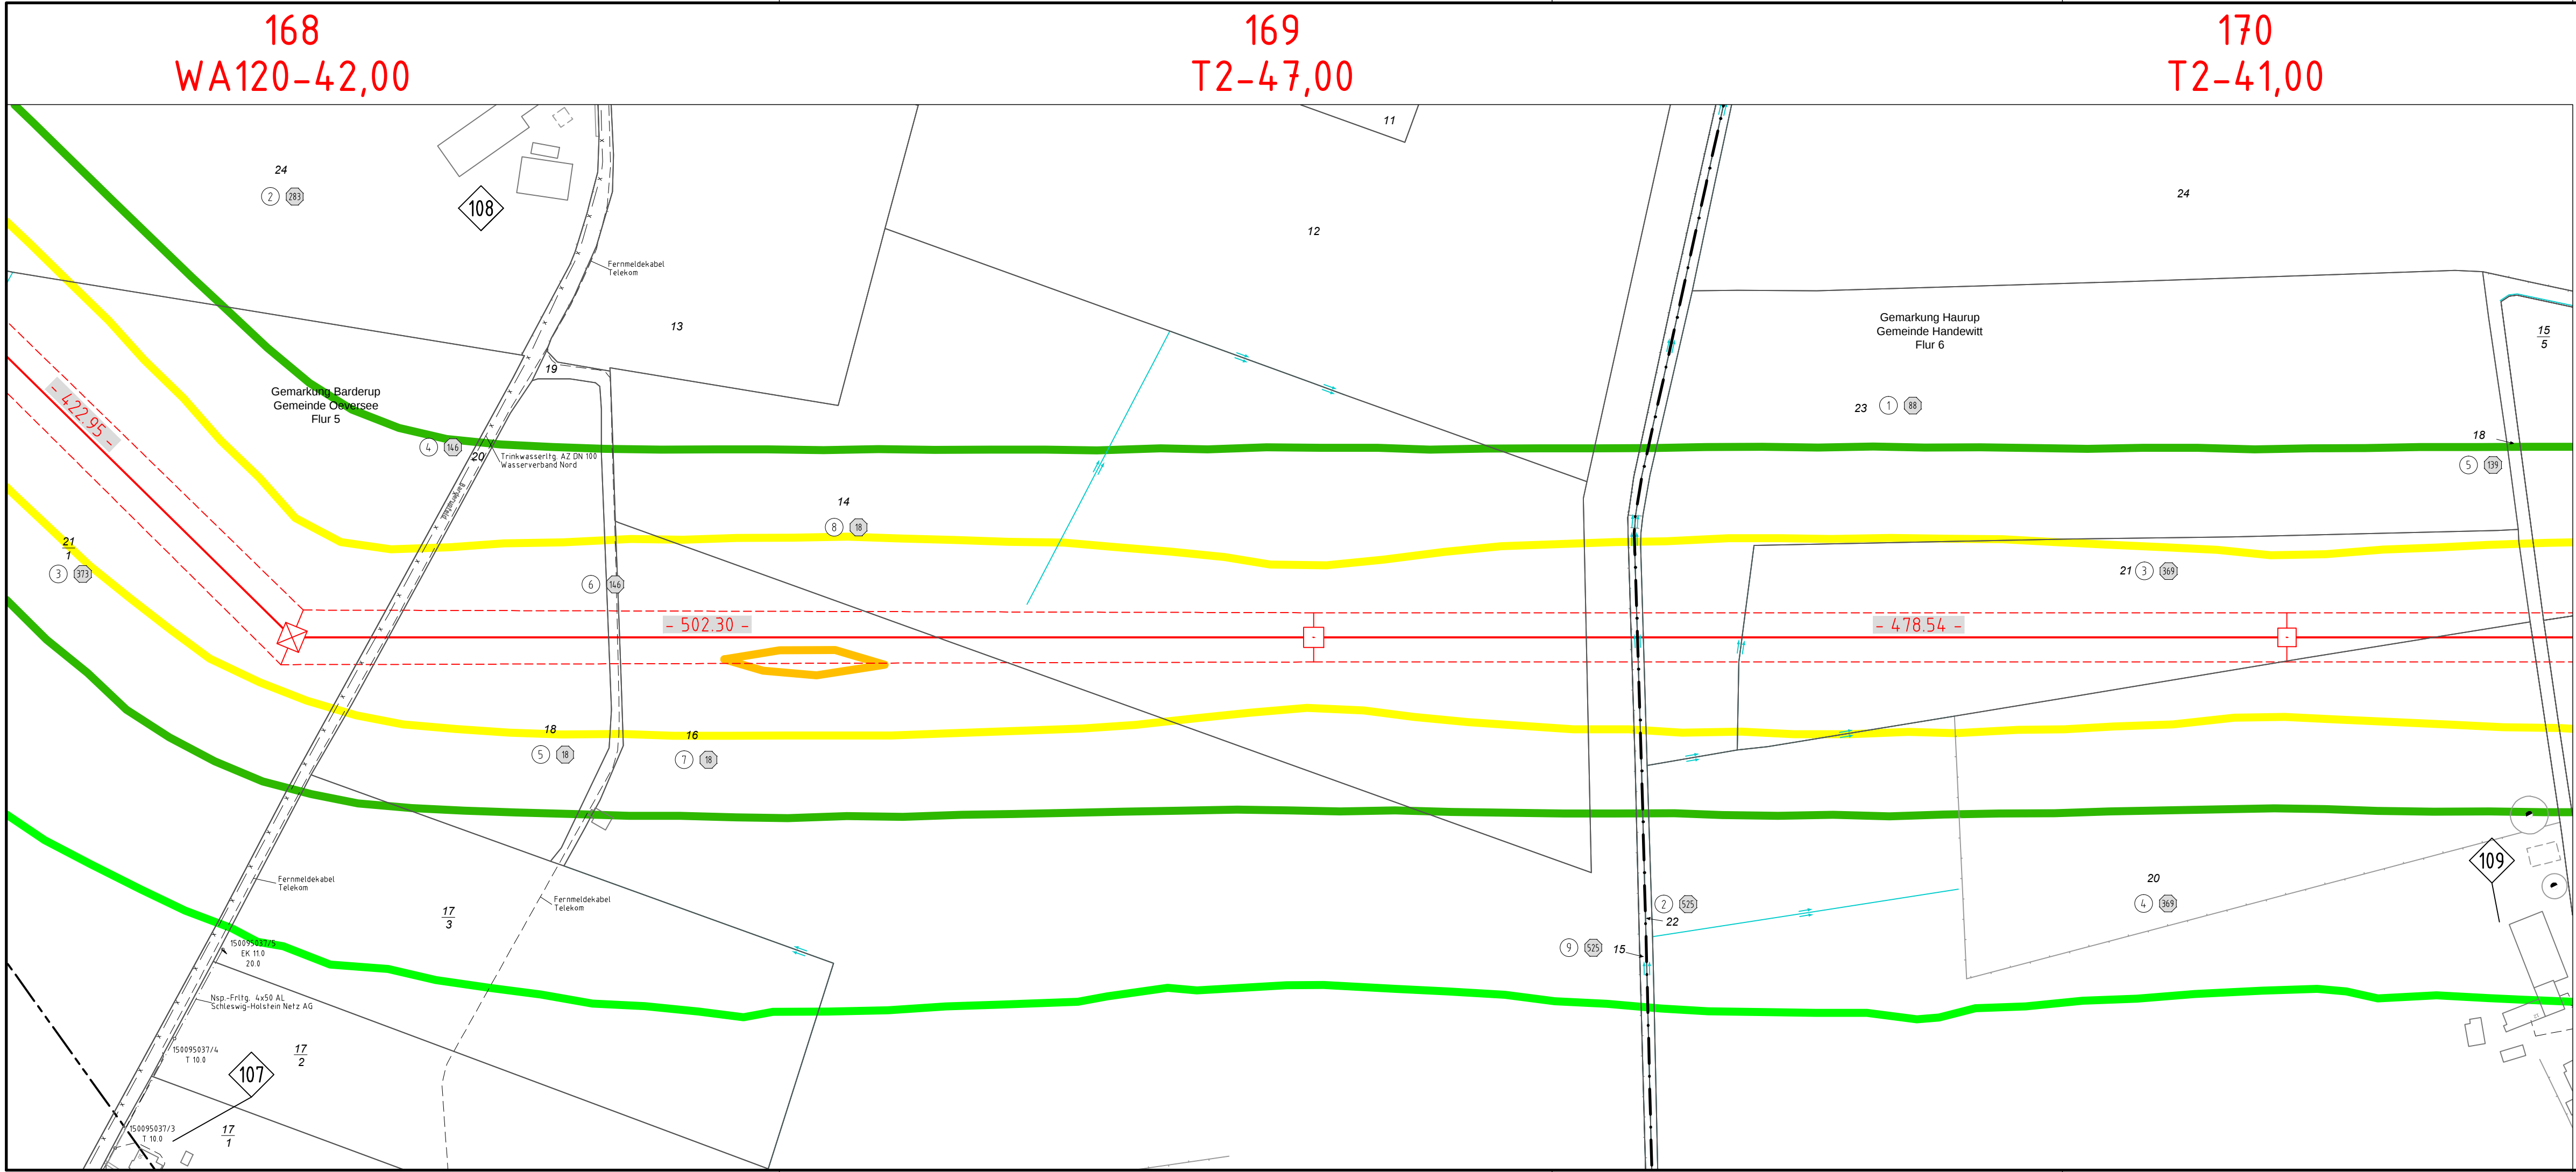



Anlage M04.2
Blatt 59/65

380-kV-Ltg. Audorf - Flensburg Nr. 324

Lageplan

B-Feld - magnet. Flussdichte

Mast Nr. 168 - Mast Nr. 170

B-Feld:

100,0µT

10,0µT

2,0µT

0,5µT

0,1µT

Immissionsort

Grenzwert nach 26.BImSchV

Legende:

1

WA160-24,00

Masttyp

2

T1-26,00

Feldlänge

Trassen-achse

äußeres Seil

①

Eigentümerschlüsselnr.

⑤

Grundstücksordnungsnr.

99

Flurstücksnummer

☒

Abspannmast

☐

Tragmast

✕

Rückbau 220-kV-Leitung

Grenzen:

Kreis

Stadt/Gem.

Gemarkung

Flur

Flurstück

FFH-Gebiet

Grenze des Planfeststellungsverfahrens

Planfeststellungsunterlage

Aufgestellt
Bayreuth,
TenneT TSO GmbH

12.12.2014

i.V. *Dr. L.*

i.A. Dr. *Dr. M.*

eqos

Energie

Deutschland GmbH
Wolfenbühlstraße 29
D-38840 Biberach
Leitungsplanung

Maßstab

1 : 2000

Einheit

Meter

	Datum	Name
Bearb.	01.12.2014	poka
Gepr.	05.12.2014	neal
Norm	26.BImSchV	
Fachbereich	TL	



Zust.	Änderung	Datum	Name	Urspr.
-------	----------	-------	------	--------