


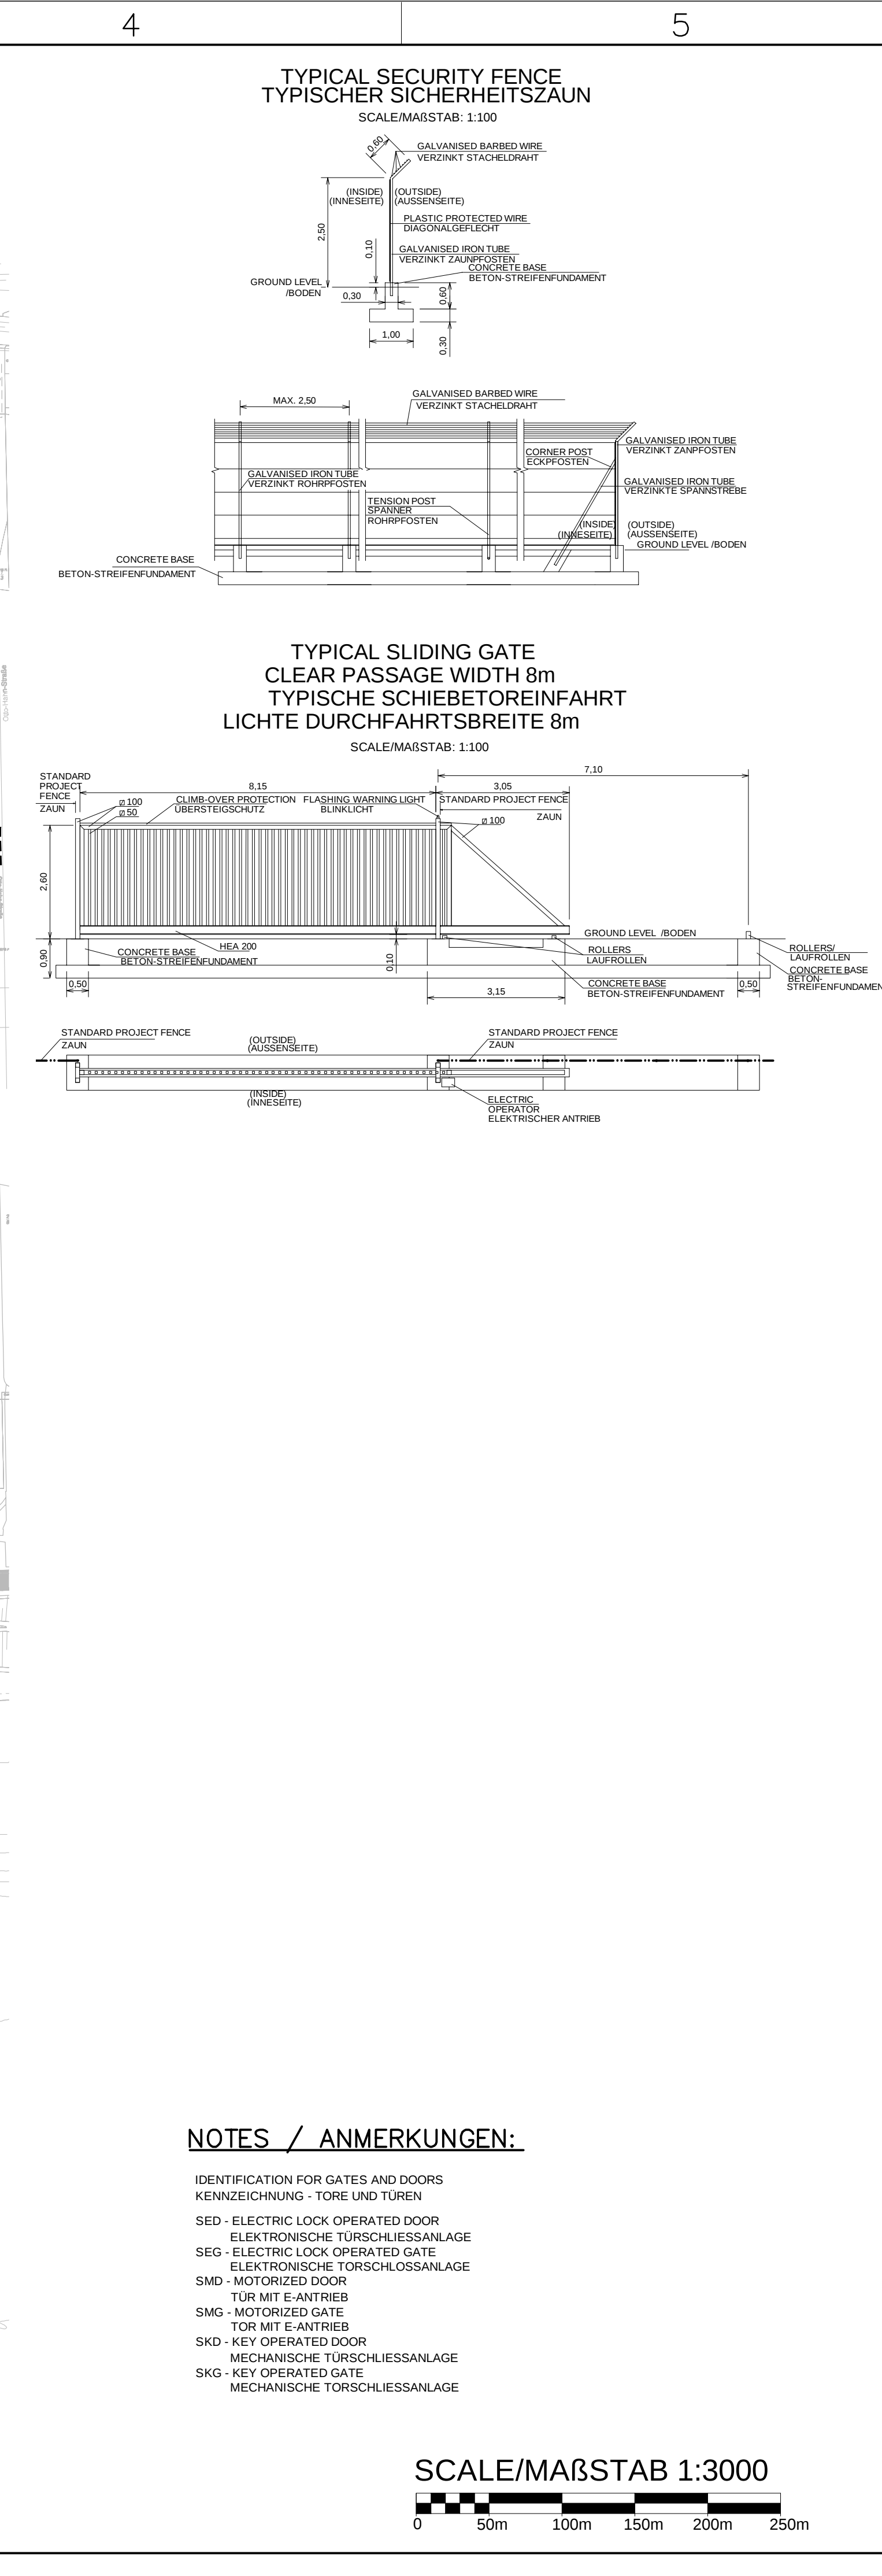

LEGEND / LEGENDE:	
1	JETTY 1
2	JETTY 2
3	BREASTING DOLPHINS
4	MOORING DOLPHINS
5	TRESTLE
6	LNG PIPE RACK
7	NATURAL GAS METERING (TO THIRD PARTIES)
8	JETTY MONITORING BUILDING
10	DIESEL ENGINE FIRE WATER PUMP
11	LNG STORAGE TANK T-211
12	LNG STORAGE TANK T-221
14	LNG HIGH PRESSURE (HP) PUMPS
15	LNG INTERMEDIATE FLUID VAPORIZERS (IFVs)
16	LNG SUBMERGED COMBUSTION VAPORIZERS (SCVs)
17	NATURAL GAS METERING STATION (GUD ETL 180)
18	HP NG SENDOUT
19	BOG COMPRESSOR SUCTION DRUM
20	COMPRESSOR BUILDING
21	RECONDENSER
22	FIELD INSTRUMENT ROOM (FIR)
23	FLARE KO-DRUM
24	FLARE STACK
25	NITROGEN SUPPLY UNIT
26	INSTRUMENT AIR SUPPLY UNIT
27	INCOMING MAIN SUBSTATION
28	MAIN ELECTRICAL SUBSTATION
29	EMERGENCY POWER GENERATOR
30	DIESEL FUEL SUPPLY STATION
31	FIRE WATER PUMP STATION
32	CONTROL ROOM BUILDING
33	ADMINISTRATION BUILDING
34	WORKSHOP AND WAREHOUSE
35	MAIN GUD HOUSE
36	PARKING SPACE
38	WATER RETENTION BASIN
39	HEATING WATER BOOSTER PUMP
40	TRUCK LOADING
41	TRUCK LOADING GUARD HOUSE
42	LNG IMPOUNDING BASINS
43	LNG TRAIN LOADING
44	OVERFLOW COLLECTION BASIN
49	NG PIPELINE TO THIRD PARTY
50	HEATING WATER PIPELINE
51	STORM WATER POINT
52	SEWAGE EXIT POINT
54	NG PIPELINE THIRD PARTY TIE-IN
55	HEATING WATER TIE-IN
56	MAIN ACCESS EAST
57	SECONDARY ACCESS WEST
58	BOG COMPRESSOR
59	MSO COMPRESSOR
60	MSO BLENDING PUMP
61	OPEN AIR STORAGE AREA
62	SEWAGE LIFTING UNIT P-205
1	ANLEGER 1
2	ANLEGER 2
3	ANLEGE DALBEN
4	FESTMACHERDALBEN
5	ANLEGERBRÜCKE
6	ROHRTRASSE
7	ERDGAS MESSESTATION (AN DRITTE)
8	ÜBERWACHUNGSGEBÄUDE SCHIFFSANLEGER
10	LÖSCHWASSERPUMPE (DIESEL)
11	LNG-LAGERTANK T-211
12	LNG-LAGERTANK T-221
14	LNG-HOCHDRUCKPUMPEN
15	INDIREKTE LNG-VERDAMPFER
16	LNG-TAUCHFLAMMENVERDAMPFER
17	ERDGAS MESSESTATION (GUD ETL 180)
18	ERDGAS AUSSPEISUNG
19	FLUSSIGKEITSABSCHIEDER BOG VERDICHTER
20	VERDICHTERGESÄUßE
21	RUCKKONDENSATIONSANLAGE
22	MSR-TECHNIKRUM
23	FLUSSIGKEITSABSCHIEDER FACKEL
24	FACKEL
25	STICKSTOFFVERSORGUNGSANLAGE
26	INSTRUMENTEN- UND VERSORGUNGSANLAGE
27	HAUPTINZPEISUNG TRAFOSTATION
28	HAUPTSCHALTANLAGE
29	NOTSTROMGENERATOR
30	DIESELVERSORGUNGSSTATION
31	LÖSCHWASSERPUMPENSTATION
32	KONTROLLRAUMGEBÄUDE
33	VERWALTUNGSGEBÄUDE
34	KERKSTÄTT UND LAGER
36	PRINTENERGEBÄUDE HAUPTINGANG
37	PARKFLÄCHE
38	RUCKHALTEBECKEN
39	HEIZWASSER DRUCKERHÖHUNGSPUMPE
41	LNG-TKW-BELADUNG
42	TKW-ABFERTIGUNG
43	LNG-AUFFANGBECKEN
44	LNG-EKW-BELADUNG
46	ÜBERLAUFBECKEN
49	ERDGASLEITUNG AUSSPEISUNG AN DRITTE
50	HEIZWASSERVERSORGUNG
51	ÜBERGABEPUNKT NIEDERSCHLAGSWASSER
52	ÜBERGABEPUNKT SCHUTZWASSER
54	ENBINDUNG ERDGASLEITUNG
55	ENBINDUNG MEDIENKORRIDOR
56	HAUPTZUFUHR OST
57	NEBENZUFUHR WEST
58	BOG-VERDICHTER
59	MSO-VERDICHTER
60	MSO-MISCHPUMPE
61	FREILIEGERFLÄCHE
62	ABWASSERBEHEANLAGE P-205

- GG-OC01-100-PIP-DWG-00014 - ÜBERSICHTSLAGEPLAN - LNG-TERMINAL IN BRUNSBÜTTEL (1.3)
- GG-OC01-100-CIV-DWG-00294 - LAYOUT - ONSHORE / LAGEPLAN - LNG-LAGERUNG AN LAND (2.1.2)
- GG-OC01-100-MAR-DWG-00295 - LAYOUT - OFFSHORE / LAGEPLAN - LANDUNGSTEG (2.1.1)

Genehmigungsvermerk				
0	Antragsfassung			14.10.2022
Index	Änderungen bzw. Ergänzungen			Planungsstand
Vorhabenträgerin		Vertreter der Vorhabenträgerin		
German LNG Terminal GmbH		GOC Engineering GmbH		
Elbehafen		Ubierrstr. 83		
25541 Brunsbüttel		14.10.2022	gez. Hans - Joachim Großmann	
		Datum	Unterschrift	
Planverfasser			Gezeichnet	11.10.22
Tractebel Engineering S.A.			Geprüft	11.10.22
Boulevard Simon Bolivar 34-36				Rubac
1000 Brüssel, Belgien			Genehmigt	11.10.22
			Verfasser	11.10.22
				Kalvach
				Rubac
				Fernande
				Leun

Vorhaben:	German LNG-Terminal in Brunsbüttel	Unterlage
Planart:	Objektschutzplan	19.10

SECURITY PLANT LAYOUT
ZAUNANLAGE

Planinhalt:

Höhensystem: m NNN (DHHN 2016)

Koordinatensystem: ETRS89 UTM32

German LNG

Terminal

German LNG Terminal GmbH

Elbstrand

20541 Brunsbüttel - GERMANY

TRACTEBEL



TRACTEBEL CHIMÈRES S.A.

Immeuble de la Chimère - 1000 Brussels - Belgium

Internal Reference:
Idemco Reference:
GLNGPEC 5 13 1267205 100 00

Replaces DWG Nr:
Ersetzt Zeichnungsnummer

Scale:
Maßstab
1:3000

Nb Sheet:
Seitenzahl
001

Size:
Größe
A3

Imputation:
Zurechnung:
P_012375_1004

Technical Subdivision:
Technische Unterteilung:
LAYOUT

Issuer:
Emittent:
E520

Project Code:
Projektidentifizierung:
GG-OC01-100-PIP-DWG-00499