

M 1:250

Kreis Dithmarschen  
Gemeinde Westerdeichstrich  
Gemarkung Westerdeichstrich  
Flur 9

TW  
38.1

FM  
43.1

Kreis Dithmarschen  
Gemeinde Westerdeichstrich  
Gemarkung Westerdeichstrich  
Flur 8

52/2

3/7

Ende Ausbaustrecke  
Bau-km 0+009.0

0+008.0

Zuwegung  
Trasse NordLink

0+002.0

Beginn Ausbaustrecke  
Bau-km 0+000.0

0+001.0

Z-005  
BW- 50


4/1

Z-006  
BW- 51

51/2

HSP  
29.1

Legende Fremdleitungen siehe Anlage 4.1

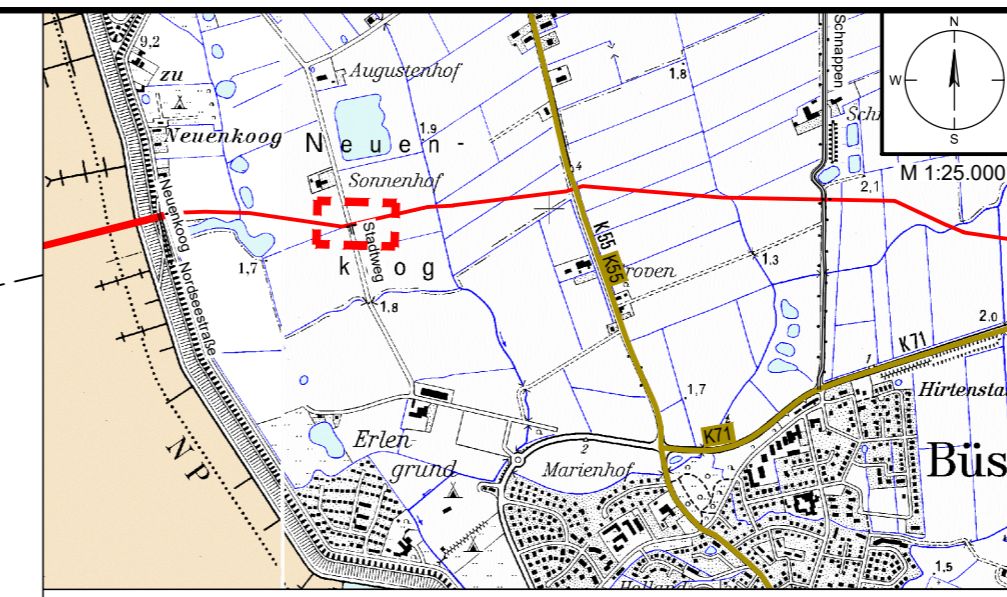

Legende Übersichtskarte M 1:25.000

Straßennetz		Straßennamen	
	Bundesstraße		sonstige Straßen
	Landesstraße		Bahnlinie Nr.
	Kreisstraße		Bahnlinie

Legende Detail M 1:250

Verwaltung		Planung Trasse NordLink	
	Stadt-/Gemeindegrenze		temporäre Zuwegung
	Gemarkungsgrenze		temporäre Flächeninanspruchnahme
	Flurgrenze		Trassenachse
	Flurstücksgrenze		temporäre Flächeninanspruchnahme
	35/6 Flurstücknummer		

Versorgungseinrichtungen Bestand		Planung Straßenbau	
	E-Leitung		Zufahrt
	E-Freileitung		Fahrbahn
	Fernmeldeleitung		Bankett
	Trinkwasserleitung		gemeinsamer Geh- und Radweg
	Schmutzwasserleitung		Angleichung
	Gasleitung		Straßennebenflächen
	Z-008		Entwässerungsgraben mit Fließrichtung
	BW- 60		Querneigung
	Z-007		Gehölzbestand (symbolisch)
	BW- 55		Baumfällung
	Z-005		Verkehrszeichen
	BW- 50		Verfüllung Graben/ Mulde
	Z-006		
	BW- 51		

Wegenutzung		Entwässerung	
	Z-008		Rohrdurchlass mit Nummernstück (Bestand)
	BW- 60		Rohrdurchlass mit Nummernstück (geplant)
	Z-007		Fließrichtung Gewässer
	BW- 55		
	Z-005		
	BW- 50		
	Z-006		
	BW- 51		
	Z-001		
	BW- 01		
	W-001		
	AP-001		
	B431		
	km 0,0		

### Planfeststellungsunterlage

Quelle: Lageplan Ausbaumaßnahme A001 Dokument-Nr. Ausbaumaßnahme A001\_2017-02-28-2-LP1zu250

Ersteller-Zeichnungs-Nr: LAYOUT\_Zufahrten\_9\_PÄ.dwg

Aufgestellt: Bayreuth, den 31.08.2018  
DC Nordseekabel GmbH & Co.KG (NOKA)

Firma: **G.E.O.S.** INGENIEUR-GESELLSCHAFT MBH  
Maßstab: 1:250, 1:25.000  
Einheit: Meter

Datum	Name
Bearb. 08.2018	Rüb
Gepr. 08.2018	Bettermann
Norm	

Erstellt durch	Genehmigt von	Datum	Status	Blatt
G.E.O.S.	NOKA	27.08.2018	G	--
Ing. mbH	DC Nordseekabel GmbH & Co.KG	31.08.2018		von

Objektname: ± 500-kV-HGÜ Interkonnektor Tonstad - Wilster  
Titel: Lageplan Zufahrt Z-006

# Anlage 8.6.2 NordLink Abschnitt 12-Seemeilen-Grenze bis UW Wilster Wegekonzept Zufahrten an Gemeinde- und sonstigen öffentlichen Straßen

Z-006, Blatt 1/1

Deckblatt