


Küstenmeer (Hoheitsgewässer) 12-sm-Zone
Hoheitsgebiet Bundesrepublik Deutschland

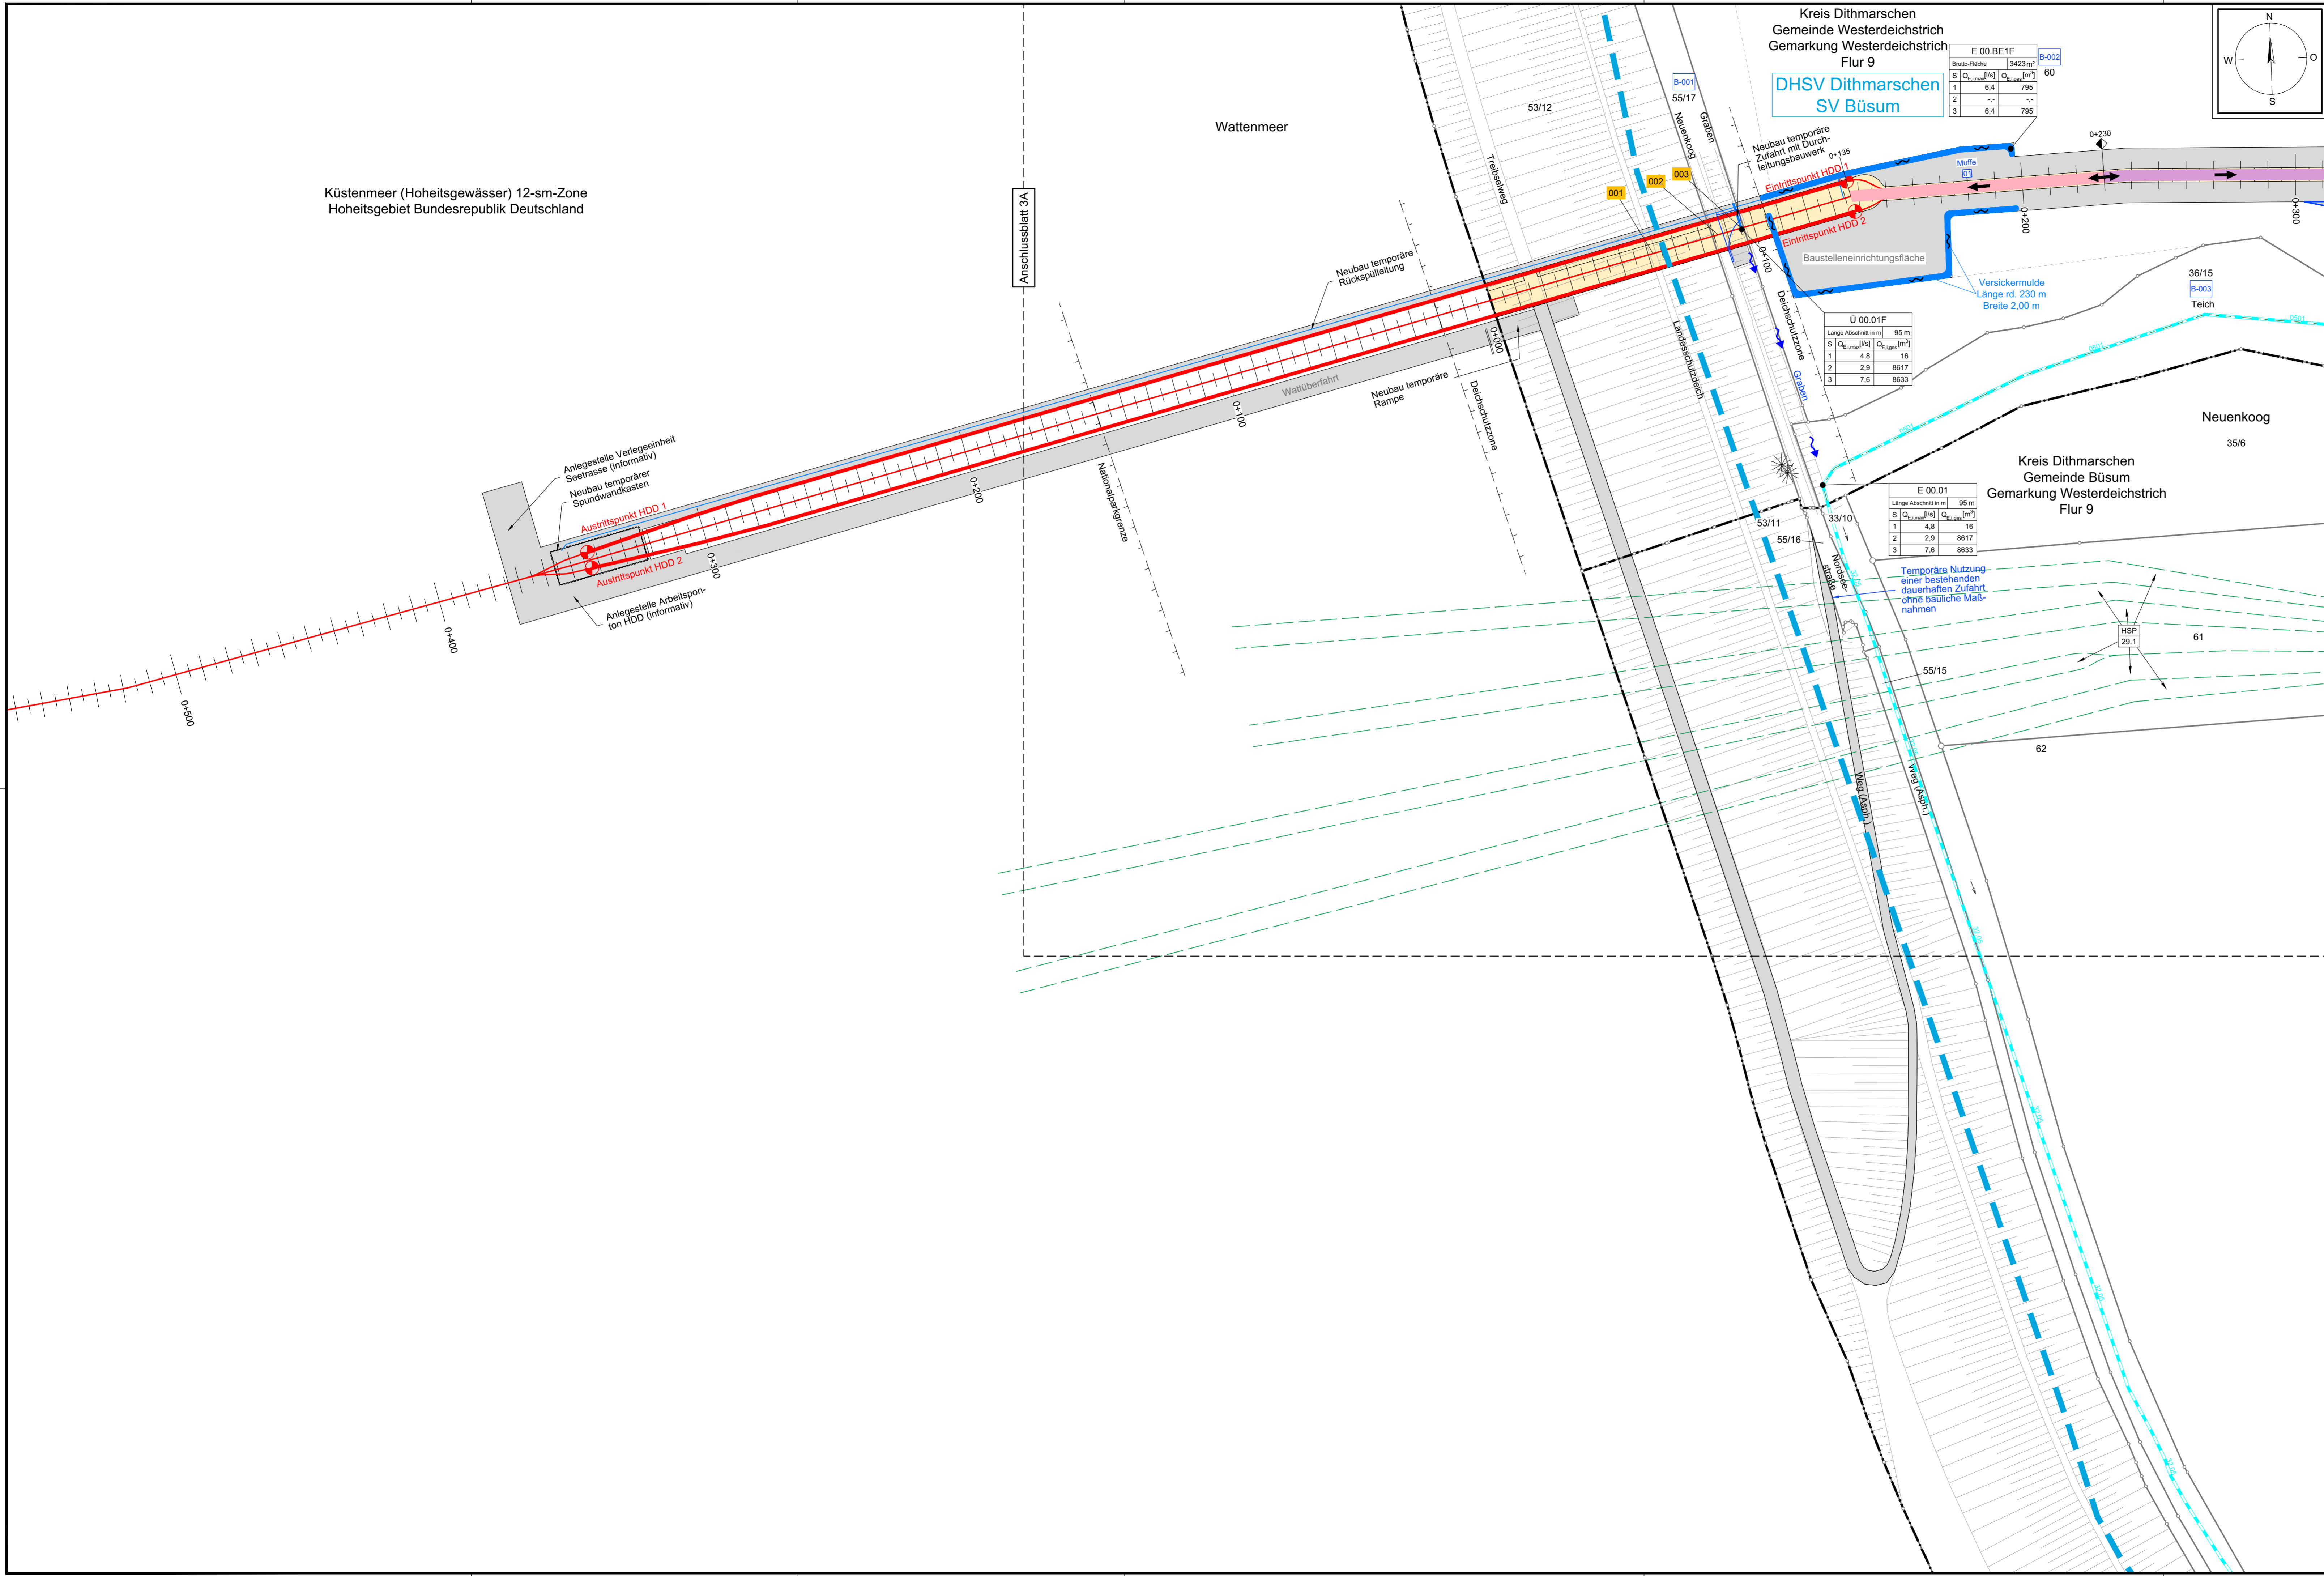

Kreis Dithmarschen
Gemeinde Westerdeichstrich
Gemarkung Westerdeichstrich
Flur 9

DHSV Dithmarschen
SV Büsum

E 00.BE1F			
Stücknummer	Flurstück	Flurstück	Flurstück
1	6.4	795	60
2	-	-	-
3	6.4	795	-

U 00.01F

Länge Abschnitt in m	S	Q ₁₀ [m³/s]	Q ₅₀ [m³/s]
1	4.8	16	16
2	2.8	8617	8617
3	7.6	8633	8633

E 00.01

Länge Abschnitt in m	S	Q ₁₀ [m³/s]	Q ₅₀ [m³/s]
1	4.8	16	16
2	2.8	8617	8617
3	7.6	8633	8633

Legende:

Grenzen:

- Lands: Gemarkung
- Kreis: Flur
- Stadt/Gem.: Flurstück
- Zaun: Abtrennplatz mit Nummerierung
- Freileitung: Rohrleitung
- Kabel: Richtfunk

Trasse:

- Trassenachse
- Schutzrohr / HD-Verfahren
- Schutzrohr / offene Bauweise
- Kilometrierung

Mulle mit Muffennummer:

Trasse / Regelquerschnitt:

temporäre Zuwegung
temporäre Flächenanspruchnahme (Arbeitsbereich 20m)
Trassenachse
dauerhafte Flächenanspruchnahme (Schutzbereich 50m)

Entwässerung:

- Grenze Sielverband
- Verbandsanlage, offen
- Verbandsanlage, verrohrt
- Entwässerungsabschnitte
- Wasserhaltung (Farbkata)

Benutzungsumfang:

Wasserlauf / Übergang
Verbandsanlagen

Laufende Nummer für Bauprojekt: B-001

Verickermulde



Anlage 9.2.3
NordLink
Abschnitt 12-Seemeilen-Grenze
bis UW Wilster
Lageplan Entwässerungskonzept
Küstenmeertrasse
km 0+000 – km 0+250

Deckblatt

Planfeststellungsunterlage

Quelle:

Ersteller-Zeichnungs-Nr: 9-2-3_LP-EK_BI-02A-10A.dwg

Aufgestellt:
Bayreuth, den 31.08.2018
DC Nordseekabel
GmbH & Co. KG (NOKA)

Firma: GEOS
Maßstab: 1:1000
Einheit: Meter

Bearb.	Datum	Name	Erstellt durch	Genehmigt von	Datum	Status	Blatt
Gepr.	08.2018	Legler	G.E.O.S.	NOKA	27.08.2018	G	2A
Norm	08.2018	Legler	Ersteller	Genehmigt	31.08.2018	G	von
Fachbereich							83

Objektname: ± 500-kV-HGÜ Interkonnexions-Tonstad - Wilster
A Deckblatt: Anl. 4.1 | 14.08.17 | Hei
Ind.: Änderung Datum Name Urspr.:
Lageplan Entwässerungskonzept