

Name und Anschrift des Antragstellers DC Nordseekabel GmbH & Co. KG Bernecker Straße 70 95448 Bayreuth	Tel.	05132 - 89 2050
	Fax	05132 - 89 2066
	Mail	info@tennet.eu

Stempel:

Erteilung einer Sondernutzungserlaubnis für Zufahrt Z-057

gemäß § 8 Fernstraßengesetz
der Bundesrepublik Deutschland (FStrG)

1. Ort der Nutzung

Ort:	Straße:	Lfd.-Nr.:
Stadt Meldorf	B 5, Abs. 380, Marner Str., km 3+206 bis 3+235	Z-057
Gemeinde:	Baulastträger:	BW-Nr.:
Stadt Meldorf	Bundesrepublik Deutschland	118

2. Beschreibung

Zufahrt von:	Bestehende Zufahrt / Neubau:
B 5	Bestehende Zufahrt
Gemarkung / Flur / Flurstück:	
Ammerswuth / 2 / 195	

3. Art der Nutzung

temporär / dauerhaft	Bauliche Ertüchtigung (ja/nein):
temporär, als Teil der Baustellenzuwegung zur NordLink Trasse	nein
	Ausbauerfordernis (ja/nein):
	ja

4. Art der Fahrzeuge

Baustellenfahrzeuge von bauausführenden Firmen, wie z.B. Lkw, Bagger und Traktoren.

5. Beantragte Nutzungsdauer

Bauzeit der NordLink Trasse in der Gemeinde Stadt Meldorf.
--

6. Flächeninanspruchnahme	Fahrbahn	Gehweg	Radweg	Sonstige Flächen
Geplante Länge:	m	m	28,70 m	28,70 m
Geplante Breite:	m	m	2,00 m	9,30 m
Vorh. Oberflächenbefestigung:	B 5, Geh- und Radweg sowie Zufahrt in Asphaltbauweise.			
Der Umfang der baulichen Änderung ist Anlage 8.5.2, Z-057 Blatt 2 zu entnehmen.				

Bayreuth, den 30.04.2019 i. A.

Christian S. i.V. B. B. B.

Ort, Datum, Unterschrift Antragsteller

Anlage:

Lageplan Sondernutzungserlaubnis,
Anlage 8.5.2, Z-057, Blatt 2/2

Anlage 8.5.2
NordLink
Abschnitt 12-Seemeilen-Grenze
bis UW Wilster
Wegekonzept
Verzeichnis und Heftungen Zufahrten
Heftungen Zufahrten an klassif. Straßen
Lageplan Sondernutzungserlaubnis
Z-057, Blatt 2/2

Deckblatt

Planfeststellungsunterlage

Quelle: Lageplan Ausbaumaßnahme A127
Dokument-Nr. A127_RevA_2019-01-09_GP
Generalplaner: NKT HVC GmbH

Ersteller-Zeichnungs-Nr: LAYOUT_LP_Sondernutzung_11_PA.dwg

Aufgestellt:
Bayreuth, den 30.04.2019
DC Nordseekabel
GmbH & Co.KG (NOKA)

u.a. Christian
i.V. Prüfer



Firma: **GEOS** INGENIEUR-GESELLSCHAFT MBH
Maßstab: 1:250, 1:500, 1:25.000
Einheit: Meter

Datum	Name
Bearb. 04.2019	Rüb
Gepr. 04.2019	Buttermann

Erstellt durch: G.E.O.S.
Ing. mbH
Genehmigt von: NOKA
DC Nordseekabel GmbH & Co.KG
Datum: 25.04.2019
Erstelldatum: 30.04.2019
Status: G
Blatt: -- von --

Objektname: ± 500-kV-HGÜ Interkonnektor Tonstad - Wilster
Titel: Lageplan Sondernutzungserlaubnis, Z-057


Ind.	Änderung	Datum	Name	Urspr.:

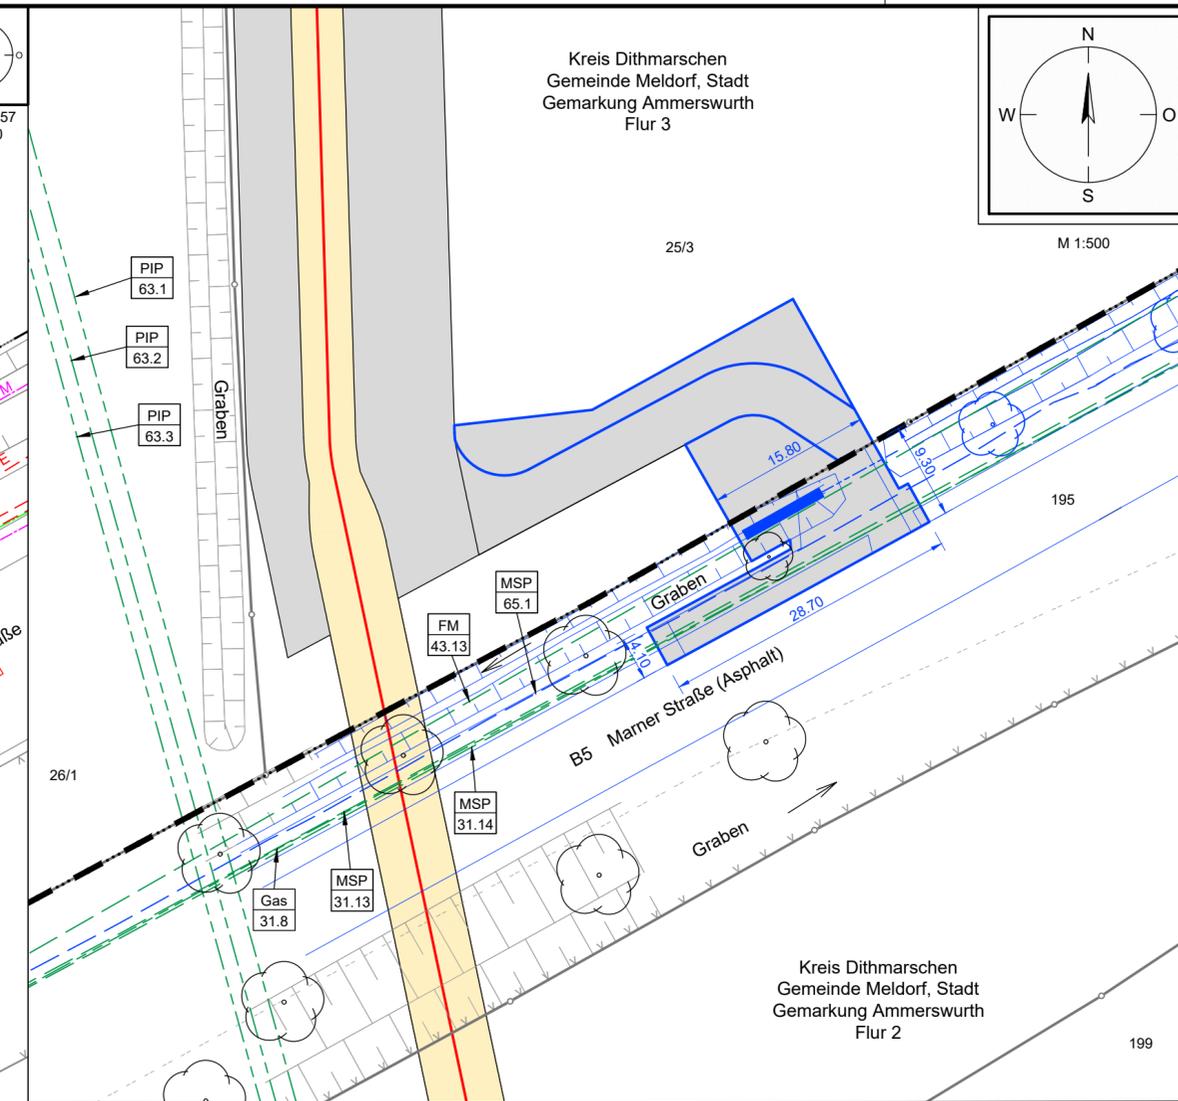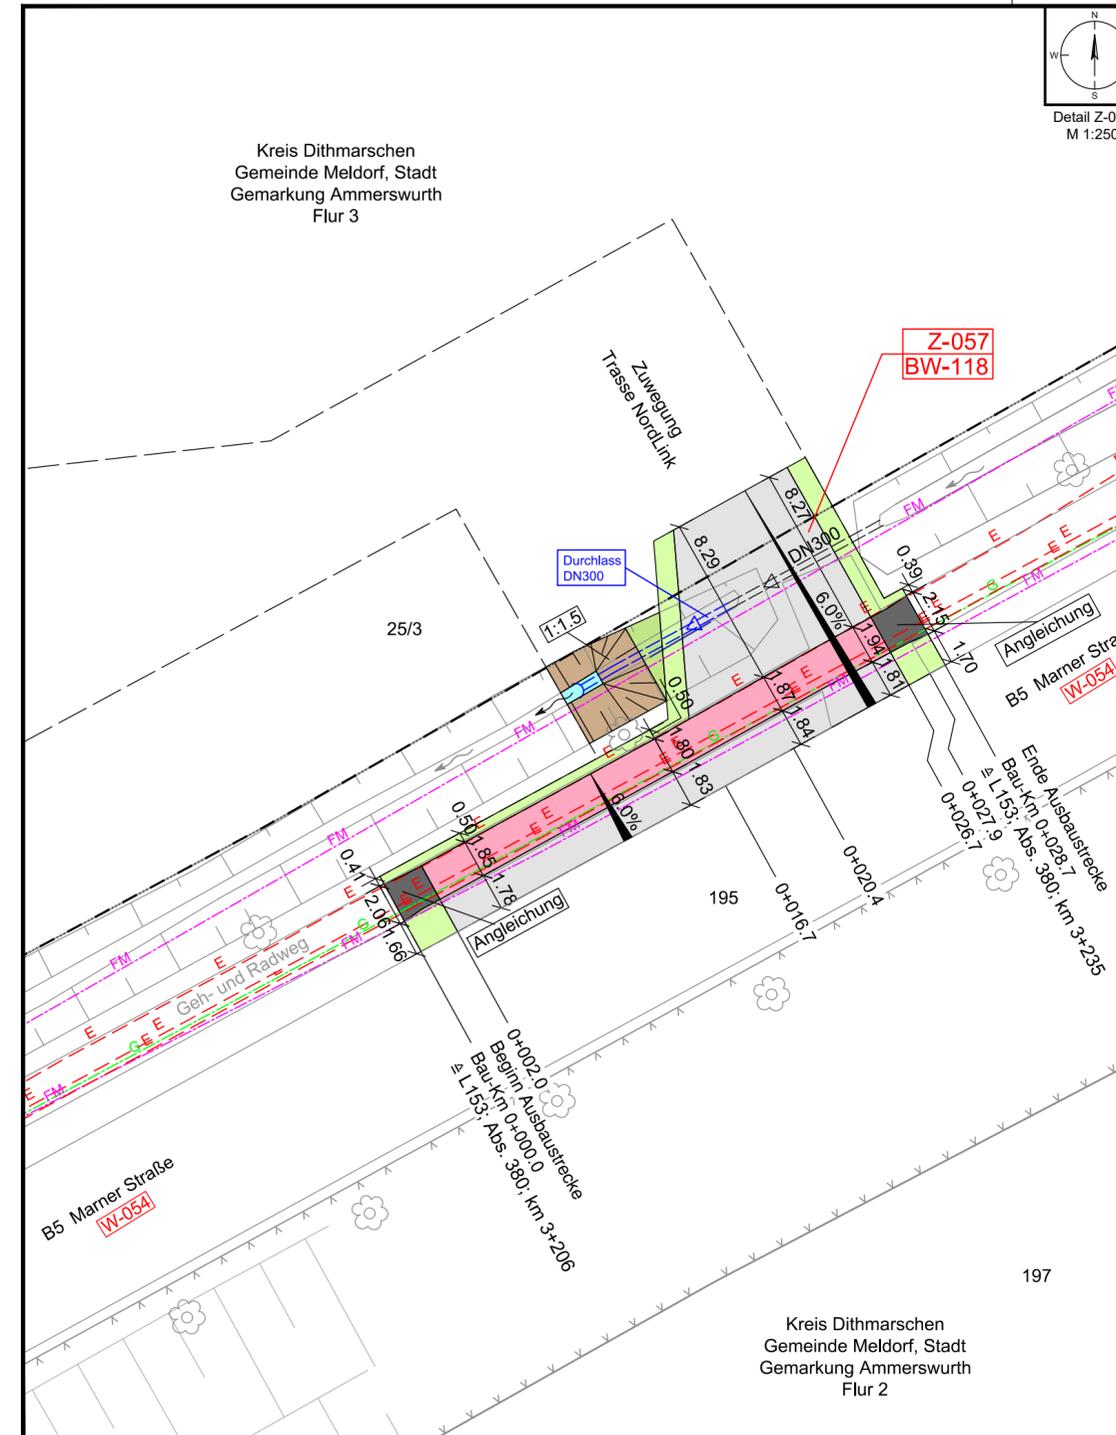

Legende Lageplan M 1:500

Grundplan: Auszug Anlage 4.1 (Inhalt reduziert)
Legende zum Grundplan siehe Anlage 4.1

PIP 63.1	Pipelinetrasse 3 DN450, Stahl bitumenisoliert (Raffinerie Heide GmbH) Schutzstreifen 10m	Gas 31.8	Gas-Mitteldruckleitung DN110 PE (Schleswig-Holstein Netz AG) Verlegetiefe ca. 0,80m - 1,20m	FM 43.13	Rohrleitung (Deutsche Telekom AG)
PIP 63.2	Pipelinetrasse 3 DN80, Stahl PE-ummantelt (Raffinerie Heide GmbH) Schutzstreifen 10m	MSP 31.13	Mittelspannungskabel mit Steuerkabel, 20kV Ltg. 60-068, A120/16 (Schleswig-Holstein Netz AG) Verlegetiefe ca. 0,40m - 1,00m	MSP 65.1	Mittelspannungskabel, 3x240mm ² PV-Anlage, Anschluss an Solarpark (SunEnergy Europe GmbH)
PIP 63.3	Pipelinetrasse 3 DN200, Stahl PE-ummantelt (Raffinerie Heide GmbH) Schutzstreifen 10m	MSP 31.14	Mittelspannungskabel mit Steuerkabel, 20kV Ltg. 60-009, A120/16 (Schleswig-Holstein Netz AG) Verlegetiefe ca. 0,40m - 1,00m		

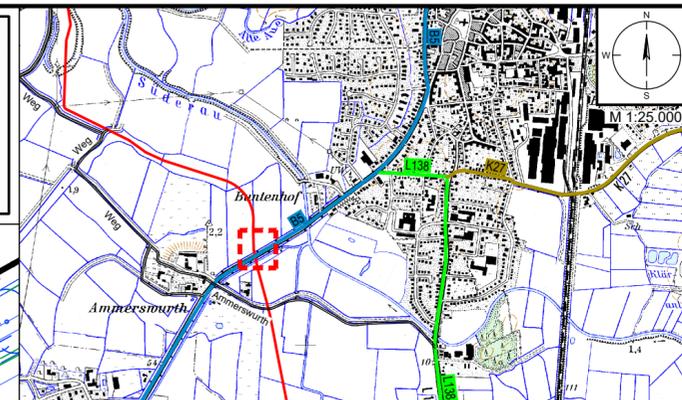

Legende Detail M 1:250

Verwaltung

- Stadt-/Gemeindegrenze
- Gemarkungsgrenze
- Flurgrenze
- Flurstücksgrenze
- Flurstücksnummer

Planung Trasse NordLink

- temporäre Zuwegung
- temporäre Flächeninanspruchnahme

Planung Straßenbau

- Fahrbahn
- Bankett
- gemeinsamer Geh- und Radweg
- Angleichung
- Straßennebenflächen
- Rasenmulde mit Fließrichtung
- Entwässerungsgraben mit Fließrichtung

Versorgungseinrichtungen Bestand

- E-Leitung
- E-Freileitung
- FM Fernmeldeleitung
- TW Trinkwasserleitung
- SW Schmutzwasserleitung
- G Gasleitung

Wegenutzung

- Z-008 Stempel für Zufahrten (Z) mit u. ohne Bauwerksnummer (BW)
- Z-007 BW- 55
- A-1000 Stempel für Ausbau- (A) oder Ertüchtigungsmaßnahmen (E) mit Bauwerksnummer (BW) gemäß Anlage 8.4.2
- E-1001 BW-1001
- P-001 Stempel für Maßnahmen an Privatwegen (P) gemäß Anlage M8.2
- W-001 lfd. Nummer Straße / Weg (W) gemäß Anlage 8.3
- AP-001 Abtrammelplatz mit Nummerierung gemäß Anlage 4.1
- B431 Stationszeichen mit Angabe: Straßenklasse/-gruppe, Straßennr., Abschnittsnummer Stationierung

2,0%

- Querriegelung
- Gehölzbestand (symbolisch)
- Baumfällung
- Verkehrszeichen
- Verfüllung Graben/ Mulde

Entwässerung

- DN 400 Rohrdurchlass mit Böschungstück (Bestand)
- DN 400 Rohrdurchlass mit Böschungstück (geplant)
- Fließrichtung Gewässer