
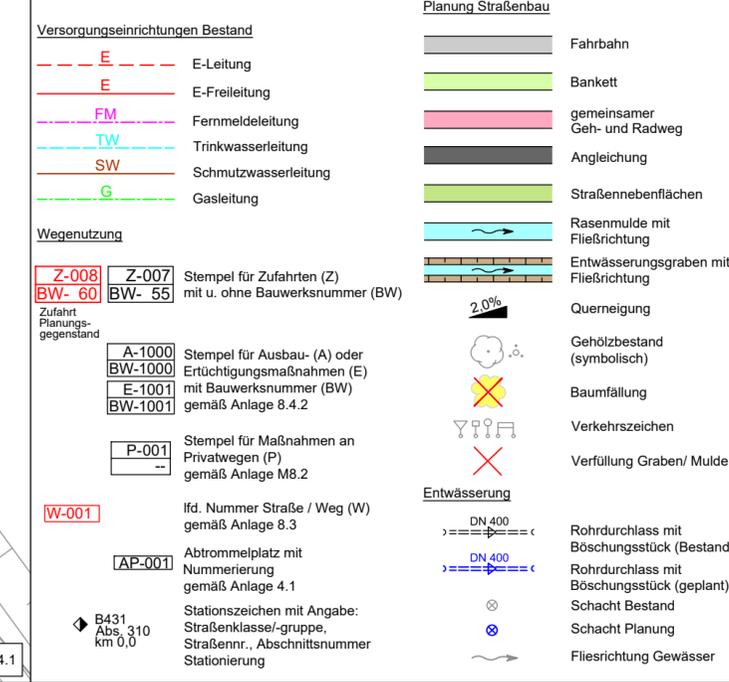
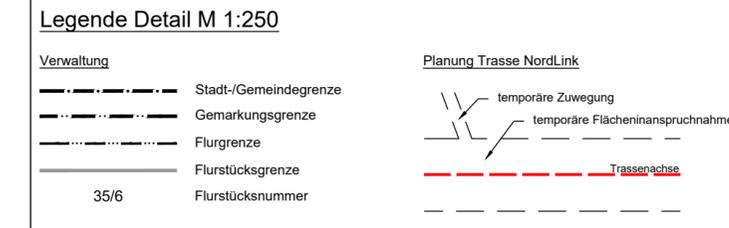
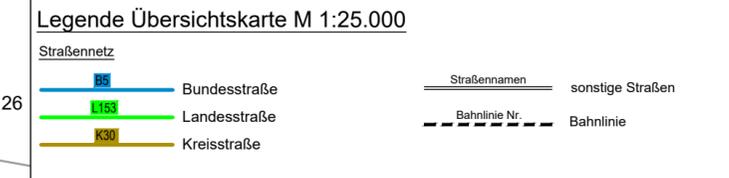
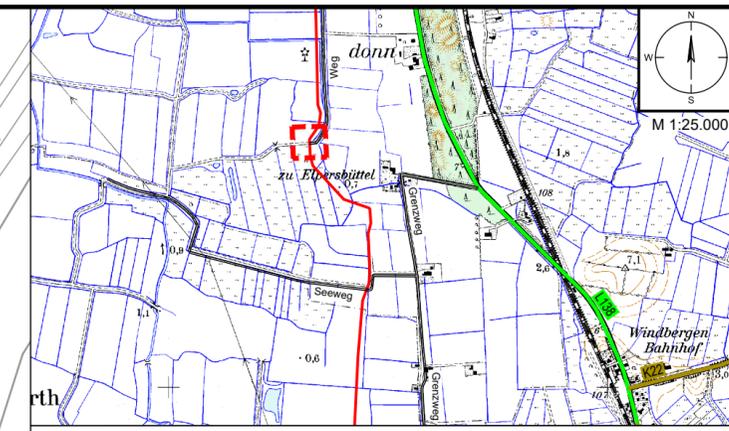


Anlage 8.6.2
NordLink
Abschnitt 12-Seemeilen-Grenze
bis UW Wilster
Wegekonzept
Zufahrten an Gemeinde- und
sonstigen öffentlichen Straßen

Z-064, Blatt 1/1

Deckblatt

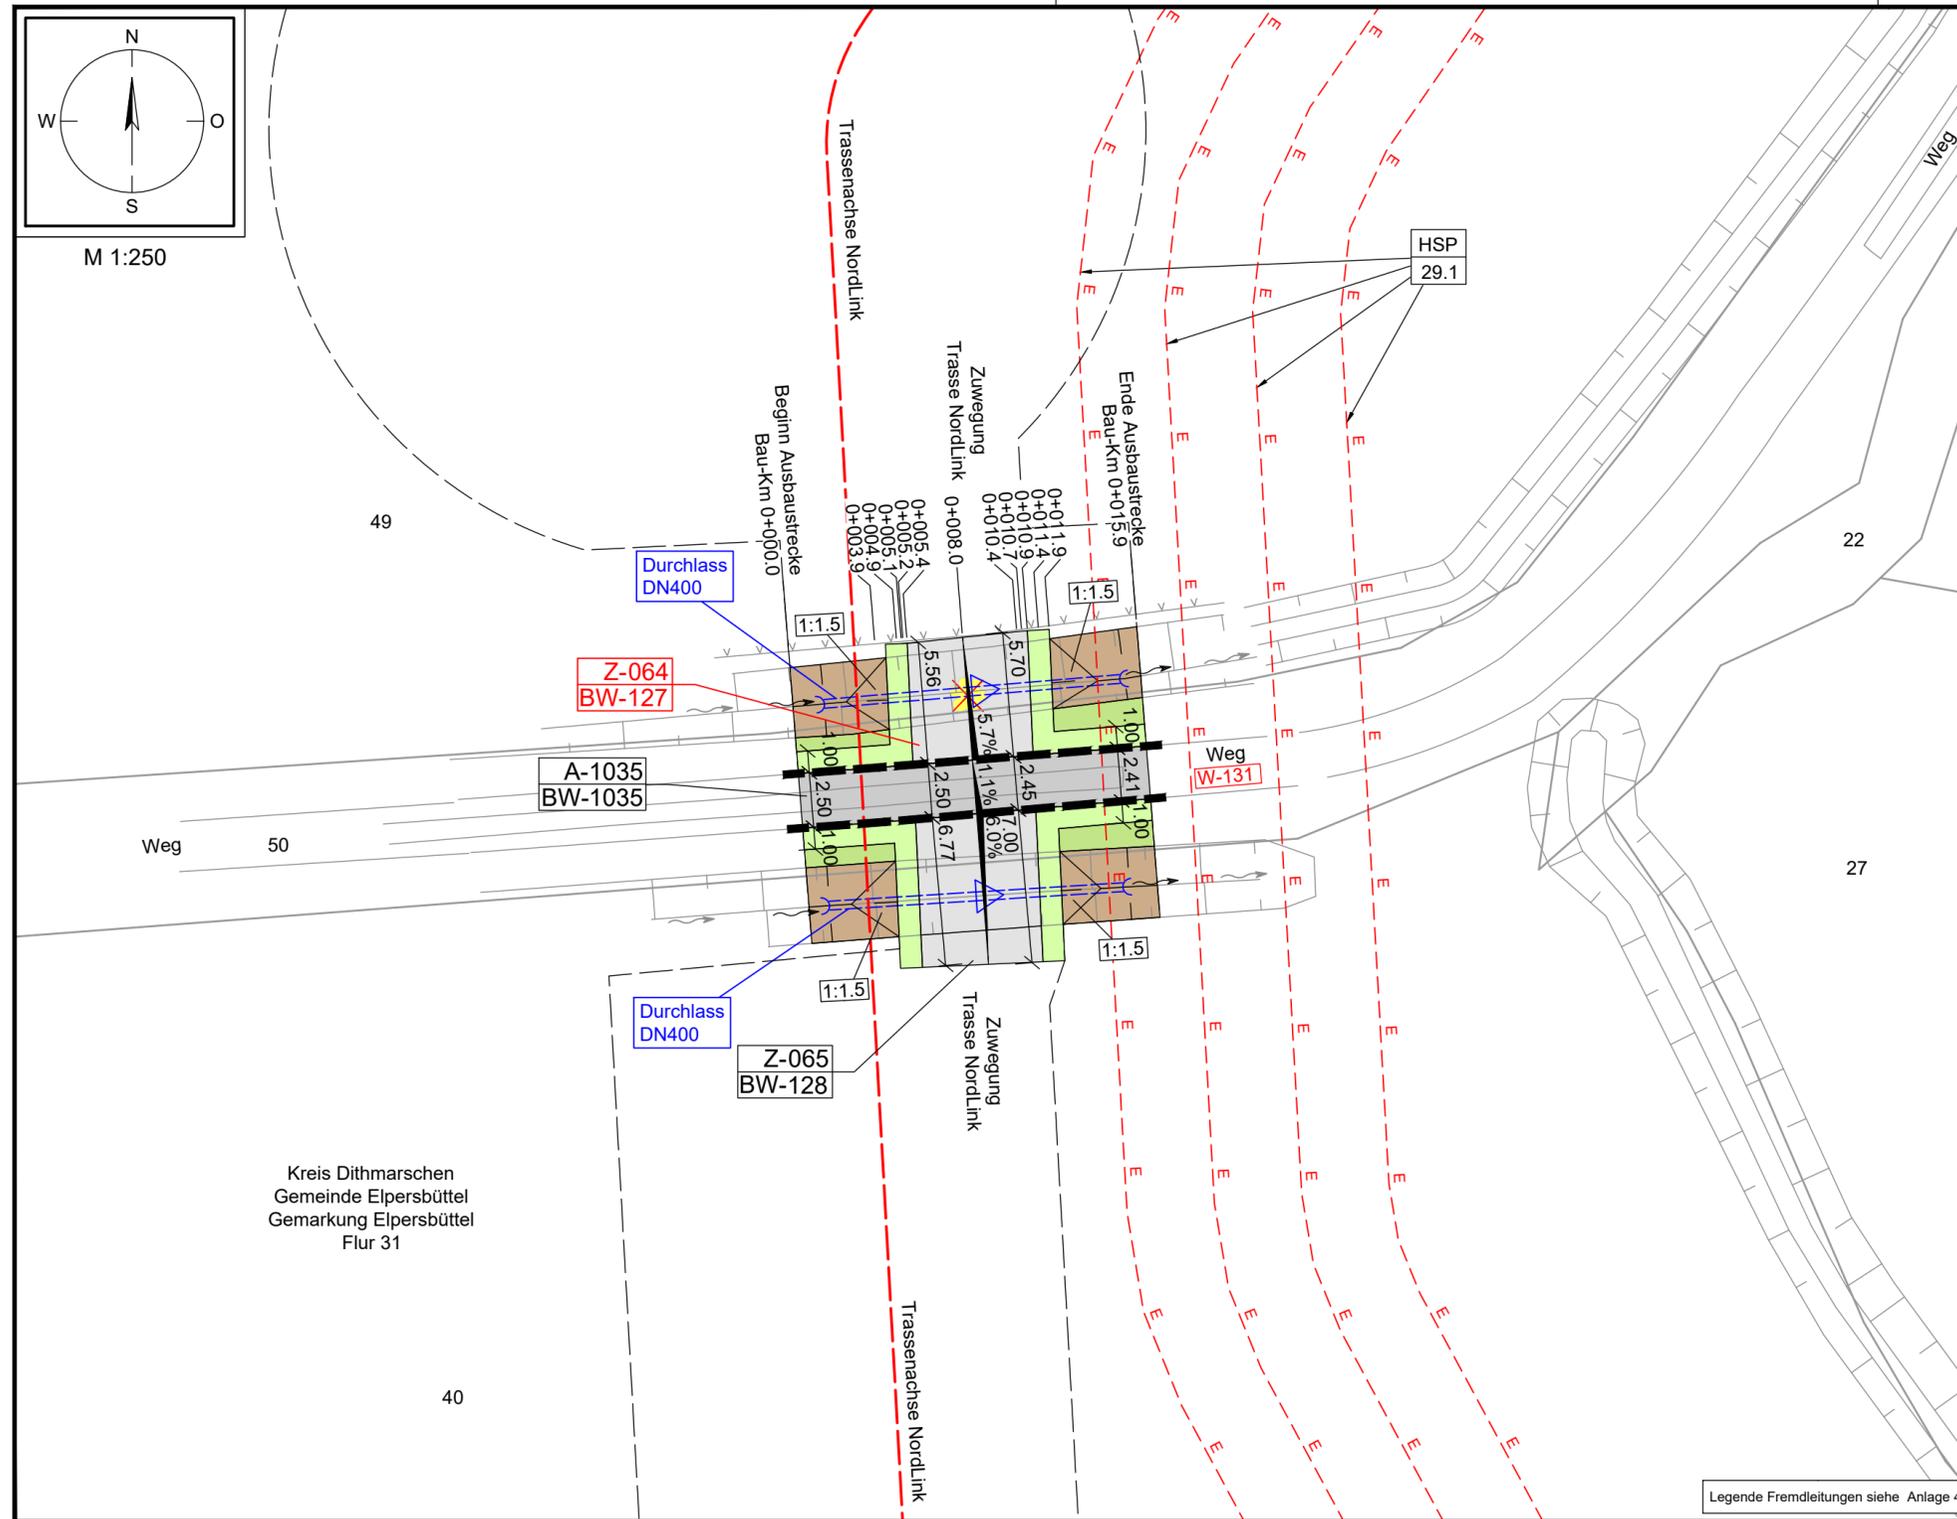

Legende Fremdleitungen siehe Anlage 4.1

Planfeststellungsunterlage

Quelle: Lageplan Ausbaumaßnahme A146.1
Dokument-Nr. A146.1_RevB_2019-01-09_GP
Generalplaner: NKT HVC GmbH


Ersteller-Zeichnungs-Nr: LAYOUT_Zufahrten_11_PÄ.dwg

Aufgestellt: Bayreuth, den 30.04.2019
DC Nordseekabel GmbH & Co.KG (NOKA)

Firma: **G.E.O.S.** INGENIEUR-GESELLSCHAFT MBH
Maßstab: 1:250, 1:25.000
Einheit: Meter

Datum		Name	
Bearb.	04.2019	Rüb	
Gepr.	04.2019	Bettermann	
Norm			
Fachbereich			
Statnett tennet KFW			
Ind.	Änderung	Datum	Name
		Urspr.:	

Erstellt durch	Genehmigt von	Datum	Status	Blatt
G.E.O.S.	NOKA	25.04.2019	G	--
Ing. mbH	DC Nordseekabel GmbH & Co.KG	30.04.2019		von
Objektname: ± 500-kV-HGÜ Interkonnektor Tonstad - Wilster				
Titel: Lageplan Zufahrt Z-064				

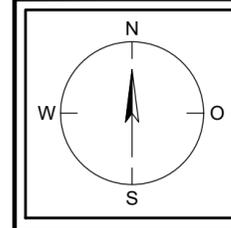

Kreis Dithmarschen
Gemeinde Elpersbüttel
Gemarkung Elpersbüttel
Flur 31

40

M 1:250

M 1:25.000