

Anlage 8.6.2
NordLink
Abschnitt 12-Seemeilen-Grenze
bis UW Wilster
Wegekonzept
Zufahrten an Gemeinde- und
sonstigen öffentlichen Straßen
Z-078, Blatt 1/1
Deckblatt

Planfeststellungsunterlage

Quelle: Lageplan Ausbaumaßnahme A176.1
Dokument-Nr. A176.1_RevB_2019-01-09_GP
Generalplaner: NKT HVC GmbH

Ersteller-Zeichnungs-Nr: LAYOUT_Zufahrten_11_PÄ.dwg

Aufgestellt:
Bayreuth, den 30.04.2019
DC Nordseekabel
GmbH & Co.KG (NOKA)


i.A. Christian
i.V. Bräutigam

Firma: **GEOS** INGENIEUR-GESELLSCHAFT MBH
Maßstab: 1:250, 1:25.000
Einheit: Meter

Datum	Name
Bearb. 04.2019	Rüb
Gepr. 04.2019	Bettermann

Erstellt durch: G.E.O.S. Ing. mbH
Genehmigt von: NOKA DC Nordseekabel GmbH & Co.KG
Datum: 25.04.2019
Erstelldatum: 30.04.2019
Status: G
Blatt: -- von --
Objektname: ± 500-kV-HGÜ Interkonnektor Tonstad - Wilster
Titel: Lageplan Zufahrt Z-078

Ind.	Änderung	Datum	Name	Urspr.:

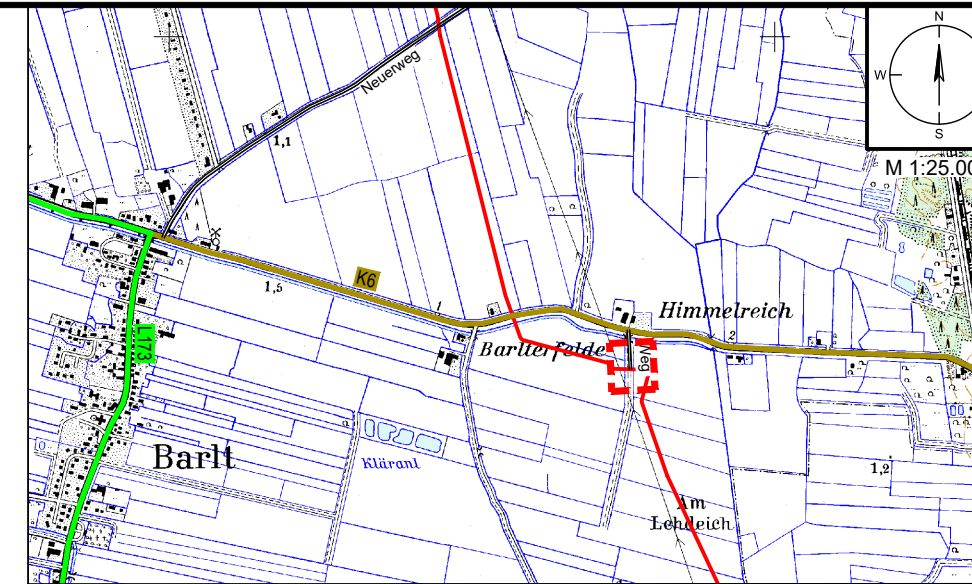

Legende Übersichtskarte M 1:25.000

Straßennetz		Straßennamen	
	Bundesstraße		sonstige Straßen
	Landesstraße		Bahnlinie
	Kreisstraße		


Legende Detail M 1:250

Verwaltung		Planung Trasse NordLink	
	Stadt-/Gemeindegrenze		temporäre Zuwegung
	Gemarkungsgrenze		temporäre Flächeninanspruchnahme
	Flurgrenze		
	Flurstücksgrenze		
	Flurstücksnummer		

Versorgungseinrichtungen Bestand		Planung Straßenbau	
	E-Leitung		Fahrbahn
	E-Freileitung		Bankett
	Fernmeldeleitung		gemeinsamer Geh- und Radweg
	Trinkwasserleitung		Angleichung
	Schmutzwasserleitung		Straßennebenflächen
	Gasleitung		Rasenmulde mit Fließrichtung

Wegenutzung		Entwässerung	
	Z-008 BW- 60		Z-007 BW- 55
Stempel für Zufahrten (Z) mit u. ohne Bauwerksnummer (BW)			Stempel für Ausbau- (A) oder Ertüchtigungsmaßnahmen (E) mit Bauwerksnummer (BW) gemäß Anlage 8.4.2
	A-1000 BW-1000		P-001
Stempel für Maßnahmen an Privatwegen (P) gemäß Anlage M8.2			W-001
	AP-001		
Stationszeichen mit Angabe: Straßenklasse/-gruppe, Straßennr., Abschnittsnummer Stationierung			

Entwässerung	
	DN 400
	DN 400
	Rohrdurchlass mit Böschungstück (Bestand)
	Rohrdurchlass mit Böschungstück (geplant)
	Schacht Bestand
	Schacht Planung
	Fließrichtung Gewässer

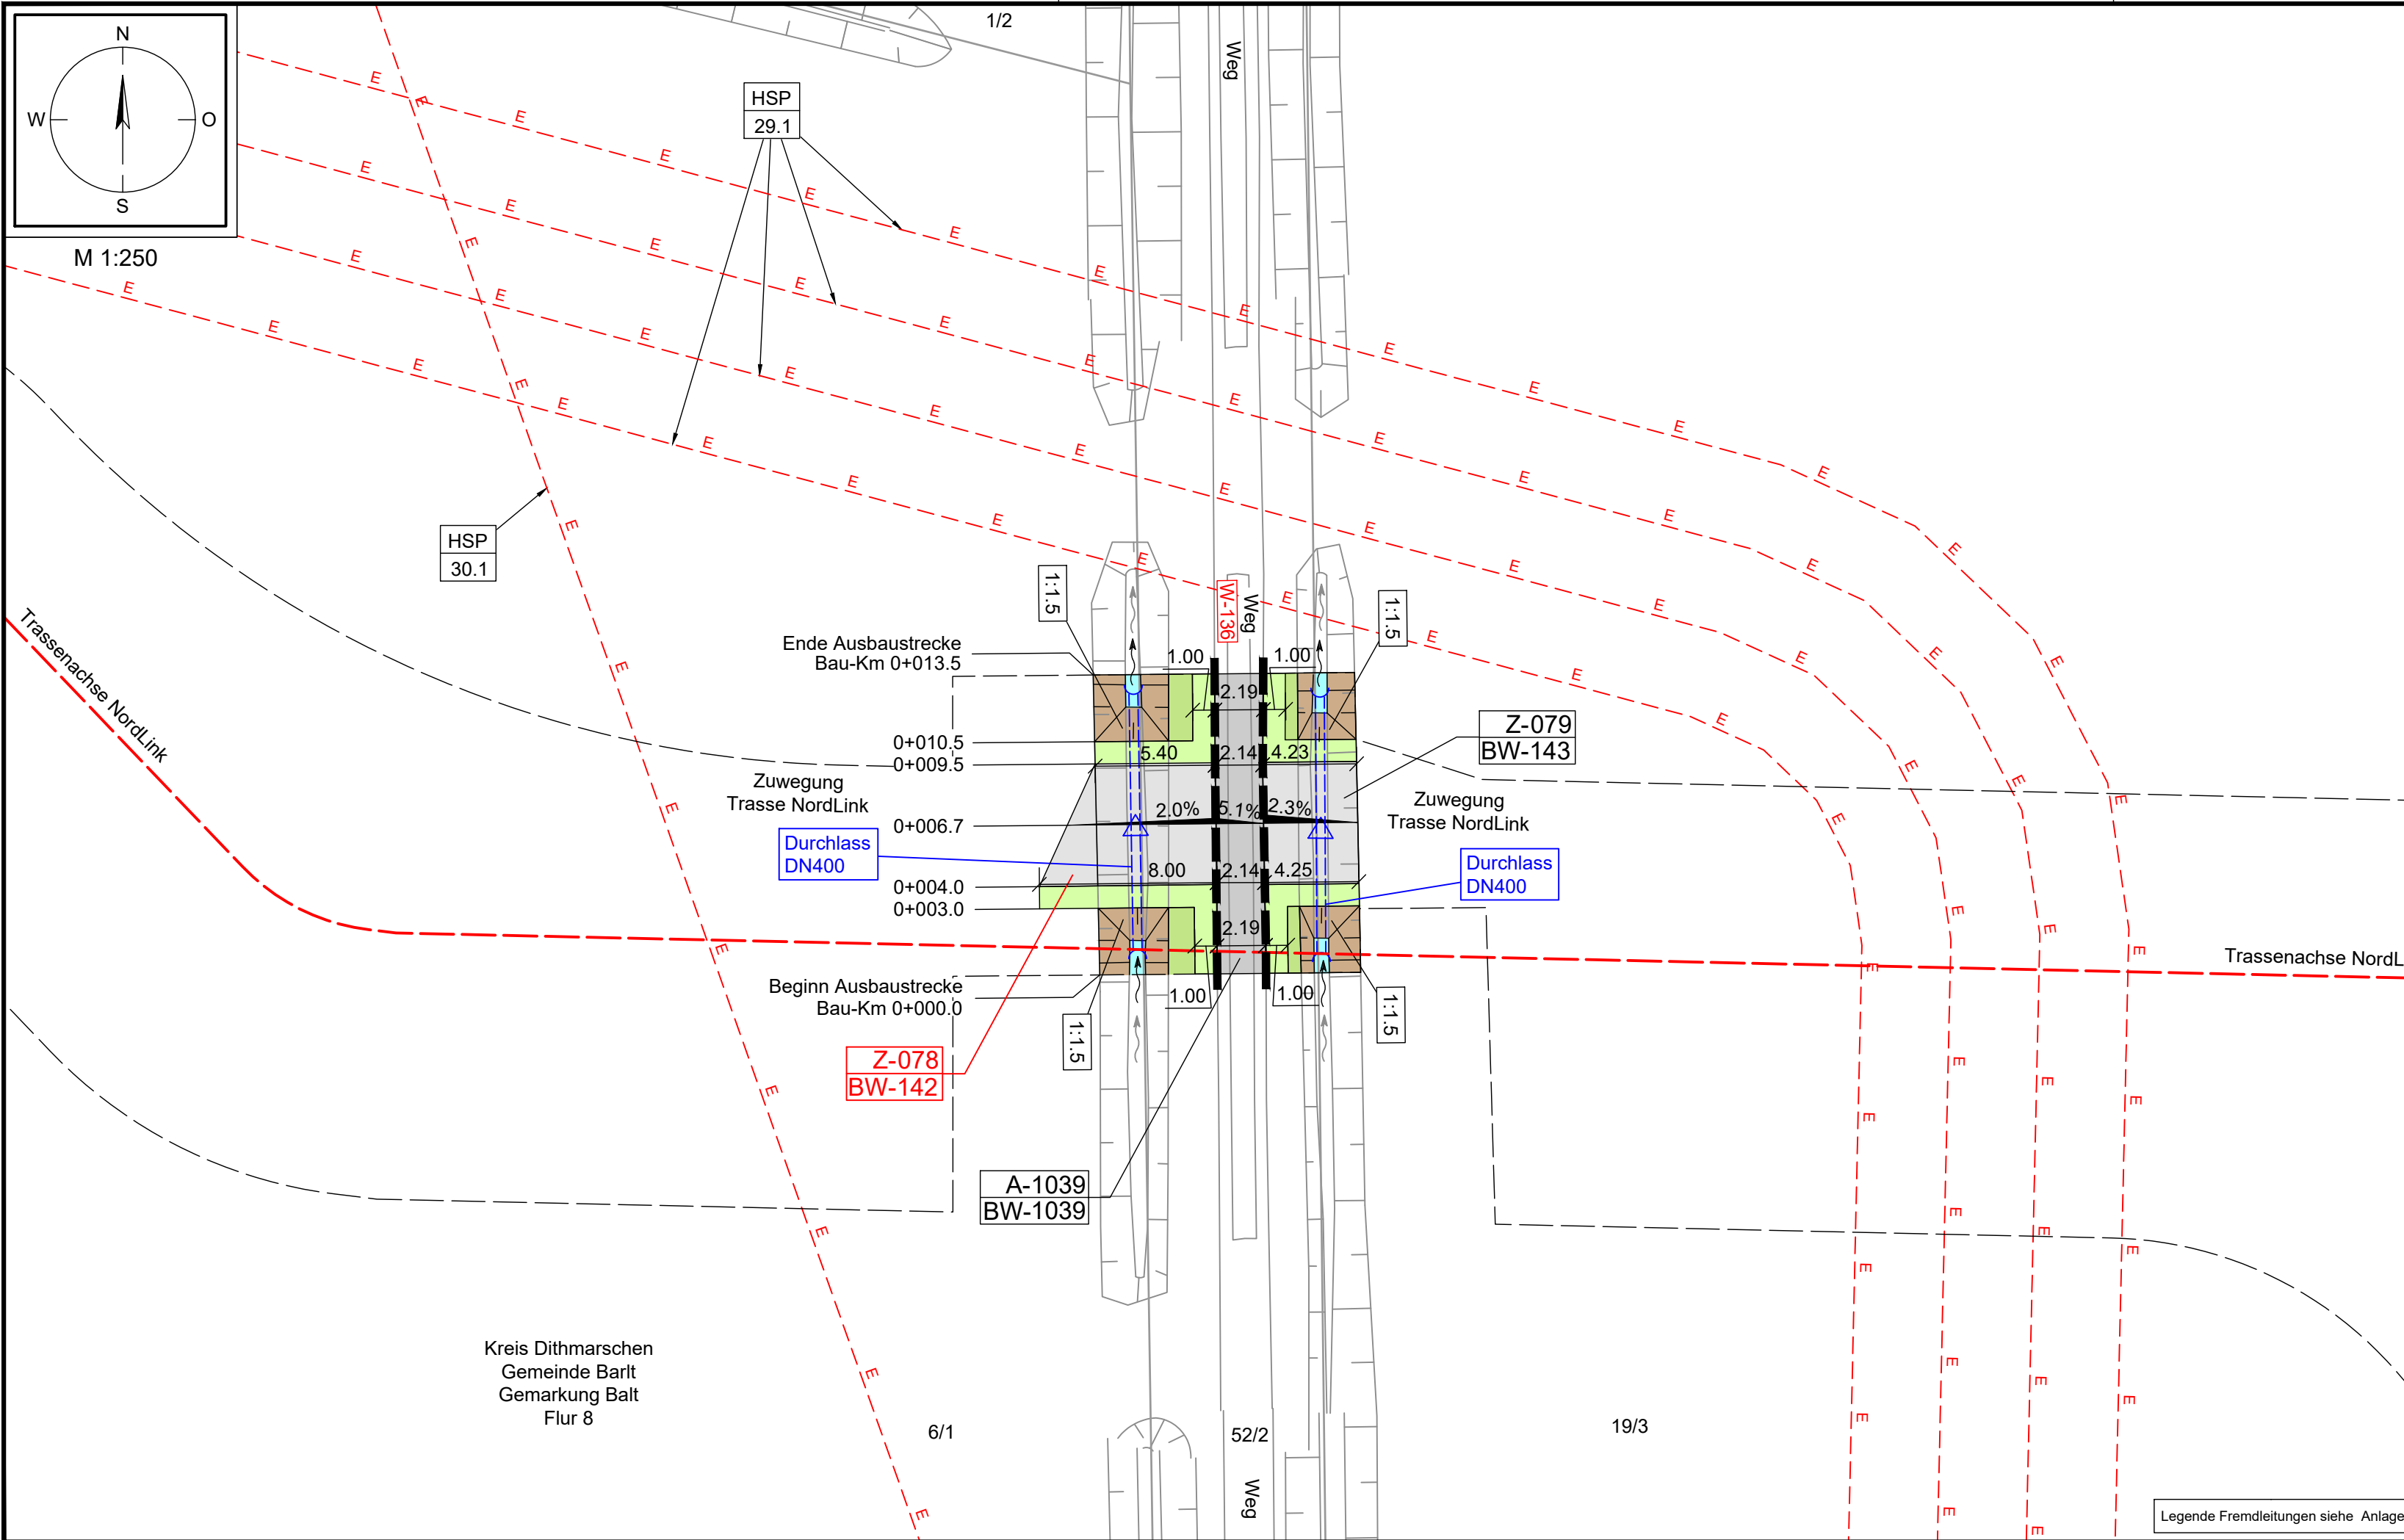

Kreis Dithmarschen
Gemeinde Barlt
Gemarkung Balt
Flur 8

Legende Fremdleitungen siehe Anlage 4.1