


Legende:

Grenzen:

Land	--- --- ---	Gemarkung	--- --- ---
Kreis	--- --- ---	Flur	--- --- ---
Stadt/Gem.	--- --- ---	Flurstück	--- --- ---
Zaun	--- --- ---	Abtrottelplatz mit Nummerierung	AP001
Freileitung	--- --- ---	Rohrleitung	--- --- ---
Kabel	--- --- ---	Richtfunk	--- --- ---
Kreuzungsnummer	001	Flurstücksnummer	35/6

Trasse

Trassenachse
Schutzrohr / HD-Verfahren
Schutzrohr / offene Bauweise
Kilometrierung

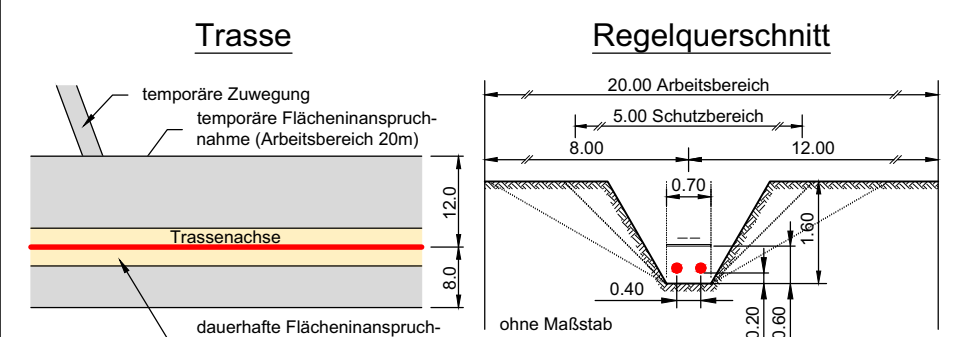

Entwässerung

Grenze Sielverband
Verbandsanlage, offen
Verbandsanlage, verrohrt
Entwässerungsabschnitte
Wasserhaltung (Farbskala)

Wasserlauf, offen, benutzt
Wasserlauf, verrohrt, benutzt
Durchleitungsbauwerk

Station
Station
Station
Station
Station

Teilabschnitt A
Teilabschnitt B

Trassenachse
Entwässerungsrichtung

Benutzungsumfang

Wasserlauf / Verbandsanlagen

Bezeichnung Übergabe-/Einleitungsstelle
Ablussszenarien

Bei Übergabestelle:
Abschlagsmenge, maximal
Bei Einleitungsstelle:
Einleitungsstärke, maximal

Bei Übergabestelle:
Entwässerungsabschnitt
Einzellänge
Bei Einleitungsstelle:
Entwässerungsabschnitte
Gesamtlänge

Bei Übergabestelle:
Abschlagsmenge, gesamt
Bei Einleitungsstelle:
Einleitungsstärke, gesamt

Legende Leitungstrassen siehe Anlage 4.11

Laufende Nummer für Be-
troffenenheiten aus der Ab-
leitung von Abwässern
aus dem Arbeitsbereich

E 00.01

Länge Abschnitt in m	95 m
S	4,8
Q _{E,1max} [l/s]	16
Q _{E,1ges} [m³]	16
1	2,9
2	8617
3	7,6
	8633



Anlage 9.2.3
NordLink
Abschnitt 12-Seemeilen-Grenze
bis UW Wilster
Lageplan Entwässerungskonzept
Landtrasse
km27+810 – km28+160

Deckblatt

Planfeststellungsunterlage

Quelle:

Ersteller-Zeichnungs-Nr: 9-2-3_LP-EK_BI-41A-50A.dwg

Aufgestellt:

Bayreuth, den 30.04.2019
DC Nordseekabel
GmbH & Co. KG (NOKA)

Firma: GEOS INGENIEUR-GESELLSCHAFT MBH

Maßstab: 1:1000

Einheit: Meter

Bearb.	Datum	Name
04.2019	04.2019	Heinrich Legler

Erstellt durch	Genehmigt von	Datum	Status	Blatt
G.E.O.S. Ingenieur-gesellschaft mbH	NOKA DC Nordseekabel GmbH & Co. KG	25.04.2019	G	44A von 83

Objektname: ± 500-kV-HGÜ Interkonnektor Tonstad - Wilster

Titel: Lageplan Entwässerungskonzept

Ind.	Änderung	Datum	Name	Urspr.:
B	Deckblattänd. Anl. 4.1	25.04.19	Hei	Statnett tennet KfW
A	Deckblattänd. Anl. 4.1	16.06.14	Dan	