
 


Legende:

Grenzen:

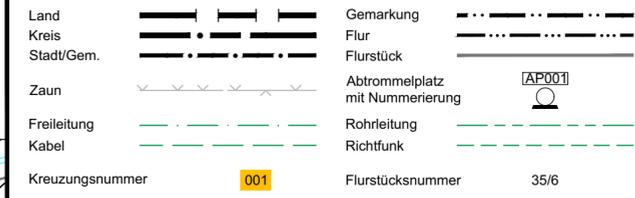


Trasse




Muffe mit Muffennummer



Trasse

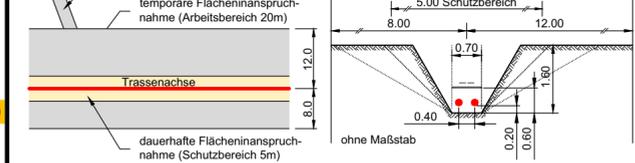


Entwässerung

 

Wasserhaltung offene Bauweise



 Benutzungsumfang



Laufende Nummer für Betroffenheiten



Anlage 9.2.3
NordLink
Abschnitt 12-Seemeilen-Grenze
bis UW Wilster
Lageplan Entwässerungskonzept
Landtrasse
km28+160 – km28+620

Deckblatt

Planfeststellungsunterlage

Quelle:

Ersteller-Zeichnungs-Nr: 9-2-3_LP-EK_BI-41A-50A.dwg

Aufgestellt:
Bayreuth, den 30.04.2019
DC Nordseekabel
GmbH & Co. KG (NOKA)

Firma: **G.E.O.S.** INGENIEUR-GESELLSCHAFT MBH

Maßstab: 1:1000
Einheit: Meter

Erstellt durch	Genehmigt von	Datum	Status	Blatt
G.E.O.S.	NOKA	25.04.2019	G	45
DC Nordseekabel GmbH & Co. KG		30.04.2019		von 83

Objektname	Titel
± 500-kV-HGÜ Interkonnektor Tonstad - Wilster	Lageplan Entwässerungskonzept

Kreis Dithmarschen
Gemeinde Bart
Gemarkung Bart
Flur 8