

Anlage 12.9.1

NordLink


Abschnitt 12-Seemeilen-Grenze  
bis UW Wilster

Kreuzungen von Anlagen Dritter

Hochspannungsleitungen


Kreuzung Nr. 262a

Deckblatt

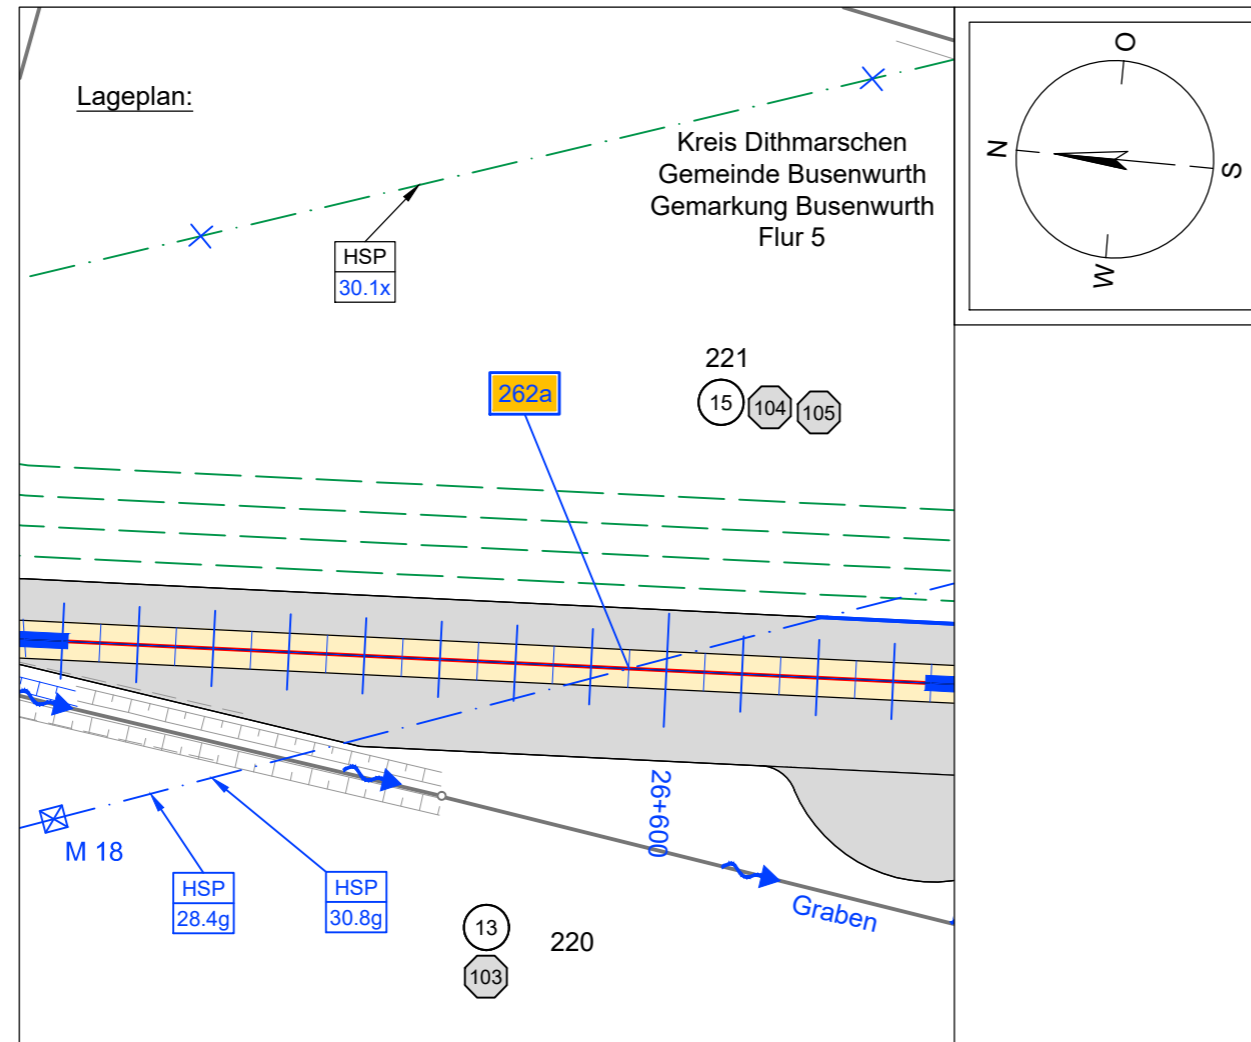

Regellängsschnitt:

Es sind die Mindestabstände beim Arbeiten unter Freileitungen gemäß DIN VDE 0105-100 einzuhalten

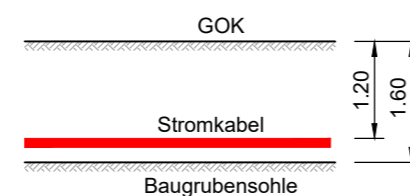

Legende:

|                              |      |                                     |          |                                   |  |            |  |
|------------------------------|------|-------------------------------------|----------|-----------------------------------|--|------------|--|
| Stadt/Gem.<br>Gemarkung      |      | Freileitung                         |          | dauerhafte Flächeninanspruchnahme |  | Kabelachse |  |
| Flur                         |      | Kabel                               |          | temporäre Flächeninanspruchnahme  |  |            |  |
| Flurstück                    |      | Rohrleitung                         |          | temporäres Durchleitungsbauwerk   |  |            |  |
| Flurstücksnummer             | 35/6 | Richtfunk                           |          | Kilometrierung                    |  |            |  |
| Flurstücksnummer             |      | Kreuzungsnummer                     | 001      |                                   |  |            |  |
| Zaun                         |      | Leitungsbetreiber (gem. Anlage 4.1) | FM 43.61 |                                   |  |            |  |
| Topografie /<br>Fahrbahnrand |      | Bauwerksnummer (gem. Anlage 6.1)    | 15       |                                   |  |            |  |

Planfeststellungsunterlage

Quelle: Lageplan: Anlage 4.1  
Regellängsschnitt: Anlage 12.1.1

Ersteller-Zeichnungs-Nr: Anl.12.9.1\_Freileitungen.dwg

Aufgestellt:  
Bayreuth, den 30.04.2019  
DC Nordseekabel  
GmbH & Co.KG (NOKA)

*i. A. Christian*  
*i. V. Prütz*

Firma:  INGENIEUR-GESELLSCHAFT MBH  
Maßstab: 1:1000 / 1:100  
Einheit: Meter

|             | Datum    | Name     |
|-------------|----------|----------|
| Bearb.      | 04.2019  | Heinrich |
| Gepr.       | 04.2019  | Legler   |
| Norm        |          |          |
| Fachbereich |          |          |
| Ind.        | Änderung | Datum    |
|             | Name     | Urspr.:  |

| Erstellt durch  | Genehmigt von                           | Datum                                    | Status | Blatt           |
|---|---|--|--------|-----------------|
| G.E.O.S.<br>Ing. mbH  | NOKA<br>DC Nordseekabel<br>GmbH & Co.KG | 25.04.2019<br>Erstelldatum<br>30.04.2019 | G      | 01<br>von<br>01 |
| Objektname<br>± 500-kV-HGÜ Interkonnektor Tonstad - Wilster |   |  |        |                 |
| Titel<br>Kreuzung Nr. 262a                                  |   |  |        |                 |