

Anlage 12.9.1

NordLink


Abschnitt 12-Seemeilen-Grenze  
bis UW Wilster

Kreuzungen von Anlagen Dritter

Hochspannungsleitungen


Kreuzung Nr. 274a

Deckblatt

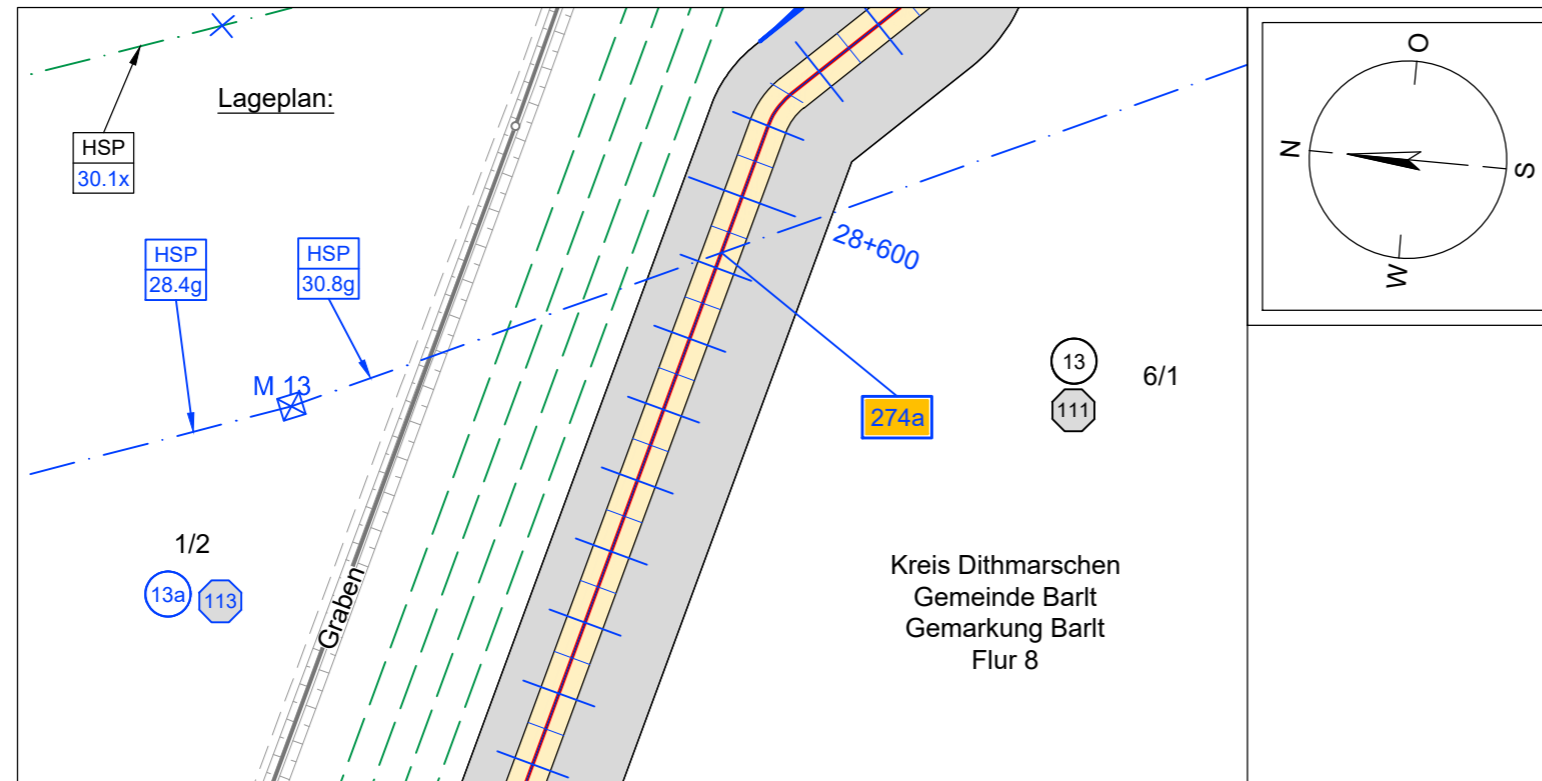

Regellängsschnitt:

Es sind die Mindestabstände beim Arbeiten unter Freileitungen gemäß DIN VDE 0105-100 einzuhalten

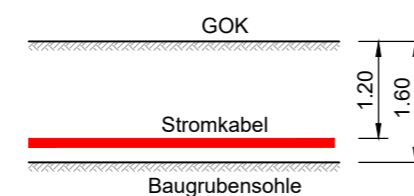

Legende:

Stadt/Gem. Gemarkung		Freileitung		dauerhafte Flächeninanspruchnahme		Kabelachse	
Flur		Kabel		temporäre Flächeninanspruchnahme			
Flurstück		Rohrleitung		temporäres Durchleitungsbauwerk			
Flurstücksnummer	35/6	Richtfunk		Kilometrierung			
Zaun		Kreuzungsnummer	001				
Topografie / Fahrbahnrand		Leitungsbetreiber (gem. Anlage 4.1)	FM 43.61				
		Bauwerksnummer (gem. Anlage 6.1)	15				

Planfeststellungsunterlage

Quelle: Lageplan: Anlage 4.1  
Regellängsschnitt: Anlage 12.1.1

Ersteller-Zeichnungs-Nr: Anl.12.9.1\_Freileitungen.dwg

Aufgestellt:  
Bayreuth, den 30.04.2019  
DC Nordseekabel  
GmbH & Co.KG (NOKA)

*i. A. Christian SA*  
*i. V. Bräutigam*

Firma:  INGENIEUR-GESELLSCHAFT MBH  
Maßstab: 1:1000 / 1:100  
Einheit: Meter

	Datum	Name
Bearb.	04.2019	Heinrich
Gepr.	04.2019	Legler
Norm		
Fachbereich		

Ind.	Änderung	Datum	Name	Urspr.:

Erstellt durch	Genehmigt von	Datum	Status	Blatt
G.E.O.S. Ing. mbH	NOKA DC Nordseekabel GmbH & Co.KG	25.04.2019 Erstelldatum 30.04.2019	G	01 von 01

Objektname  
± 500-kV-HGÜ Interkonnektor Tonstad - Wilster  
Titel  
Kreuzung Nr. 274a