



Lageplan

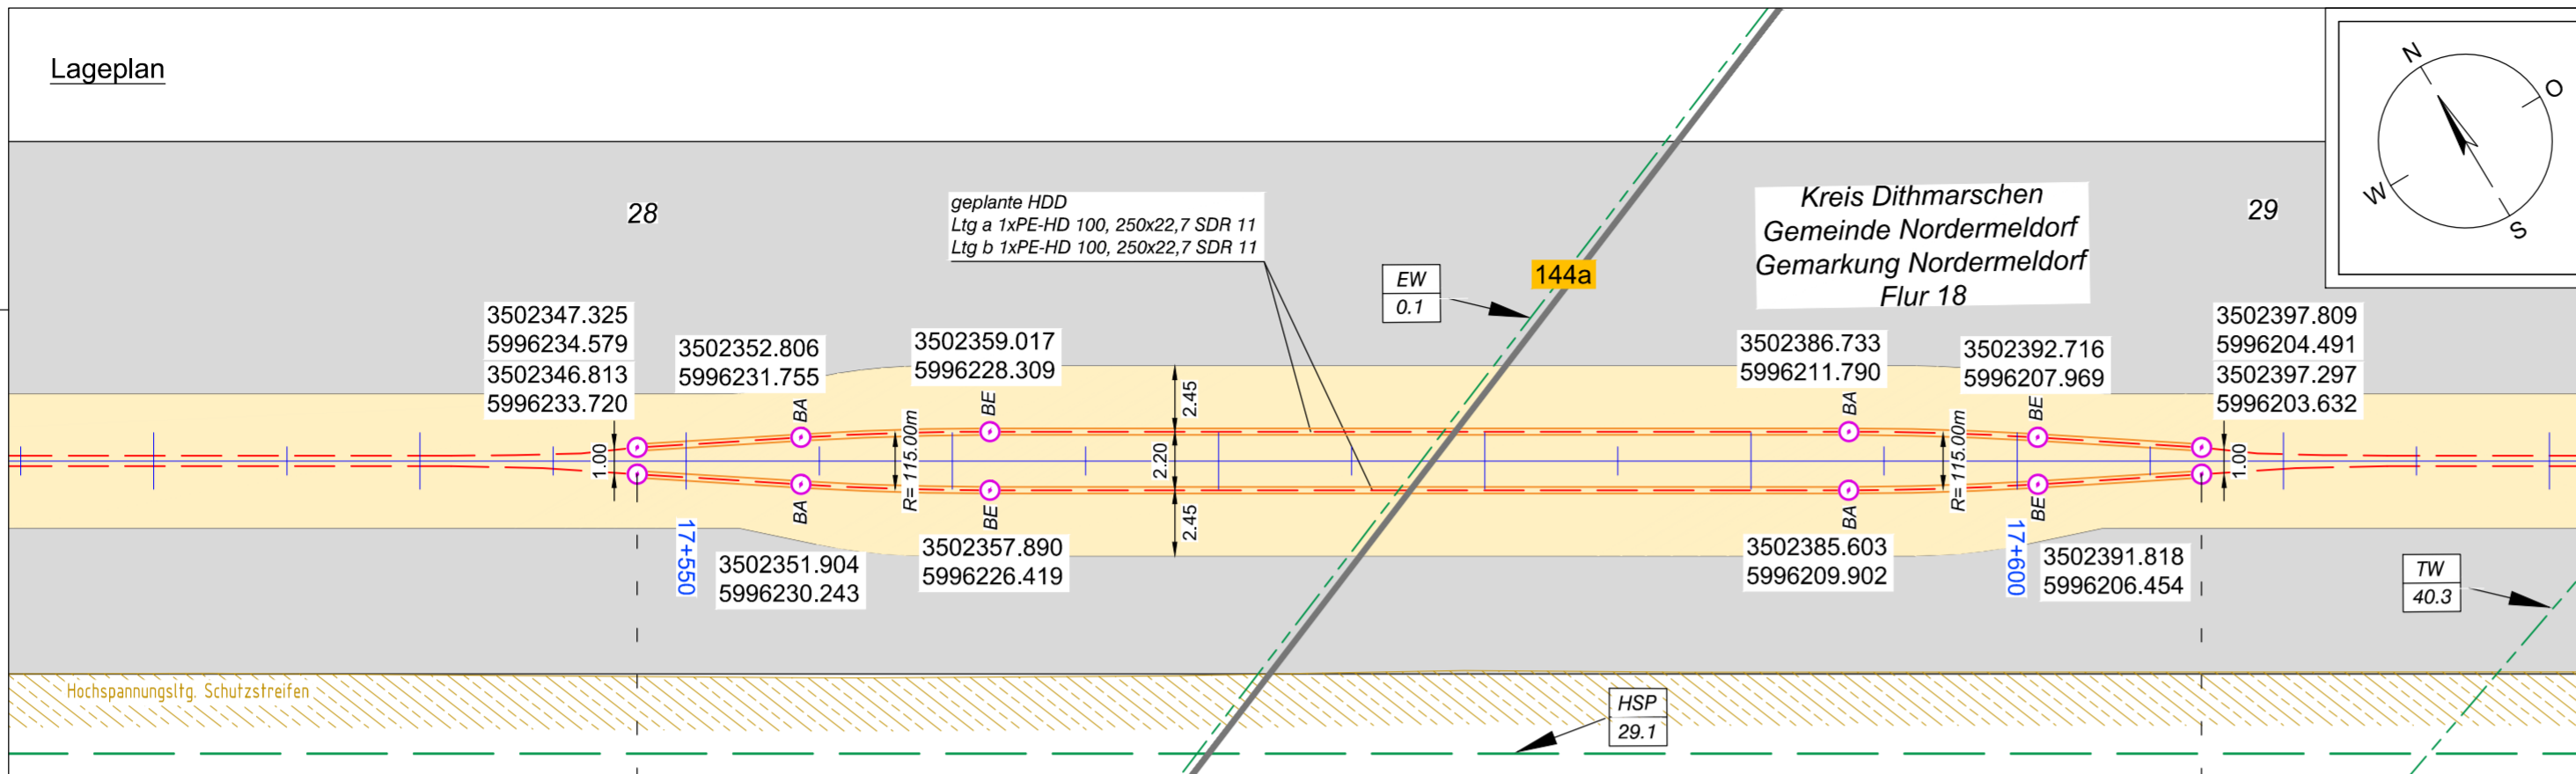

Längsschnitt

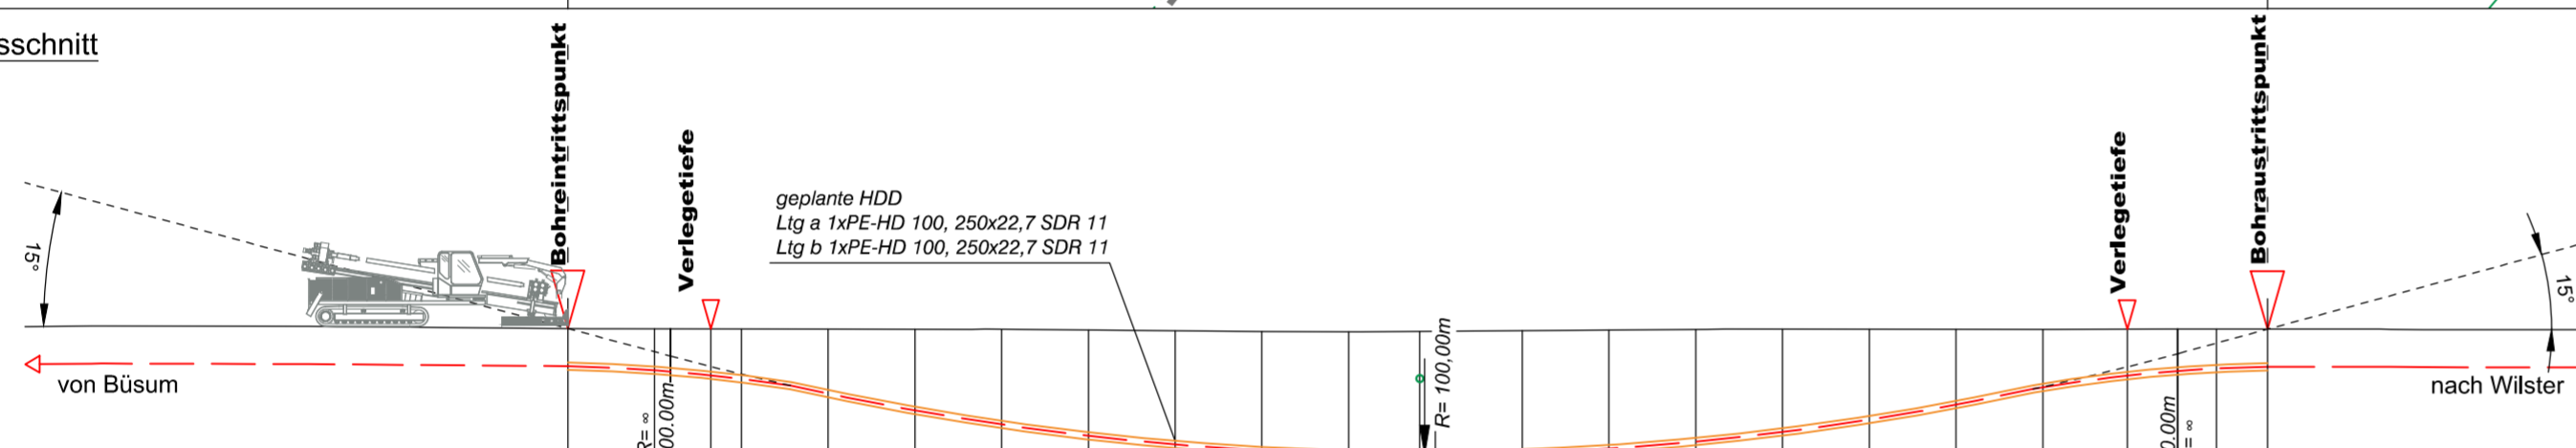

Höhe OK Gelände (DHHN92):	1.97	1.96	1.96	1.95	1.95	1.95	1.94	1.91	1.89	1.86	1.85	1.87	1.87	1.89	1.91	1.94	1.94	1.94	1.94	1.94	1.94	1.95	1.95	1.95	
Höhe OK Fremdleitung (DHHN92):												0.37													
Höhe OK Fremdleitung (unter GOK):												-1.50													
Höhe Bohrung (unter GOK):	-1.30	-1.43	-1.47	-1.60	-1.72	-2.23	-2.81	-3.28	-3.65	-4.11	-4.22	-4.26	-4.26	-4.22	-4.10	-3.88	-3.55	-3.12	-2.60	-1.99	-1.60	-1.44	-1.36	-1.30	
Länge :	0.00	3.00	3.95	4.95	6.00	9.00	12.00	15.00	18.00	21.00	24.00	27.00	29.45	30.00	33.00	36.00	39.00	42.00	45.00	48.00	51.00	53.92	55.56	57.00	58.77

Legende:

Stadt/Gem. Gemarkung Flur Flurstück Flurstücksnummer Zaun		Freileitung Kabel Rohrleitung Richtfunk Kreuzungsnummer Leitungsbetreiber (gem. Anlage 4.1) Bauwerksnummer (gem. Anlage 6.1)		dauerhafte Flächen- anspruchnahme temporäre Flächen- anspruchnahme temporäres Durch- leitungsbauwerk Abtrottelplatz mit Numerierung		Kabelachse Kabel im Schutzrohr Kilometrierung Längsschnitt Kabel-Eintritt-Austritt HDD-Bohrung	
--	--	--	--	--	--	---	--



Anlage 12.9.7
 NordLink
 Abschnitt 12-Seemeilen-Grenze
 bis UW Wilster
 Kreuzungen von Anlagen Dritter
 Abwasserleitung
 Kreuzung Nr. 144a
 Deckblatt

Planfeststellungsunterlage		Quelle: Ausführungsplanung HDD-Planung Kr. 144a Dokument-Nr. NL-DR-CO-HDD-0060-Rev4 Generalplaner: NKT HVC GmbH					
Ersteller-Zeichnungs-Nr: NL-DR-CO-HDD-144a.dwg		Aufgestellt: Bayreuth, den 30.04.2019 DC Nordseekabel GmbH & Co.KG (NOKA)					
Firma GEOS INGENIEUR- GESELLSCHAFT MBH	Maßstab: 1:250	Einheit: Meter	i.A. Christian SGA i.V. Bräutigam				
	Datum	Name	Erstellt durch	Genehmigt von	Datum	Status	Blatt
	Bearb. 04.2019	Jennerjahn	G.E.O.S.	NOKA	25.04.2019	G	01
	Gepr. 04.2019	Legler	Ing. mbH	DC Nordseekabel GmbH & Co.KG	Erstelldatum 30.04.2019		von 01
	Norm		Objektname ± 500-kV-HGÜ Interkonnektor Tonstad - Wilster				
	Fachbereich		Titel Kreuzung Nr. 144a				
Ind.	Änderung	Datum	Name	Urspr.:			