


110-kV-Leitung
Wöhrden - Strübbel
LH-13-181
Heide/West - Wöhrden
LH-13-180
Lageplan / Bauwerksplan
Abschnitt B/C1
Mast Nr. 25N - Mast Nr. 29N
Mast Nr. 26N - UW Wöhrden

Legende:

34 — Mastnummer (Bw-Nr. 3 0000 034)	35 — Bauwerksnummer (Bw-Nr. 3 0000 035)	— — — — — Grenzen:
WA140-27,00	T1-24,00 — Höhenangabe	Land — — — — —
— — — — — Masttyp	— — — — — Länge von Mast zu Mast	Kreis — — — — —
— — — — —	— — — — —	Stadt/Gem. — — — — —
— — — — —	— — — — —	Gemarkung — — — — —
— — — — —	— — — — —	Flur — — — — —
— — — — —	— — — — —	Flurstück — — — — —
— — — — —	— — — — —	Verfahrensgrenze — — — — —

Zeichen- und Planerklärung siehe Erläuterung zur Anlage 4.1

Planfeststellungsunterlage	
Aufgestellt Quickborn, Schleswig - Holstein Netz AG	03.05.2016 <i>i. V. Keller</i>
Firma GA Hochspannung Leitungsbau GmbH	Maßstab: 1:2000
	Einheit: Meter
	Datum 06.12.2013 Name Vogel
	Gepr. 01.07.2016 Schindler
Objekt: Ersatzneubau Heide/Heide/West-Strübbel	
Schleswig-Holstein Netz	
Zust.	Änderung Datum Name Blatt: 9 / 22

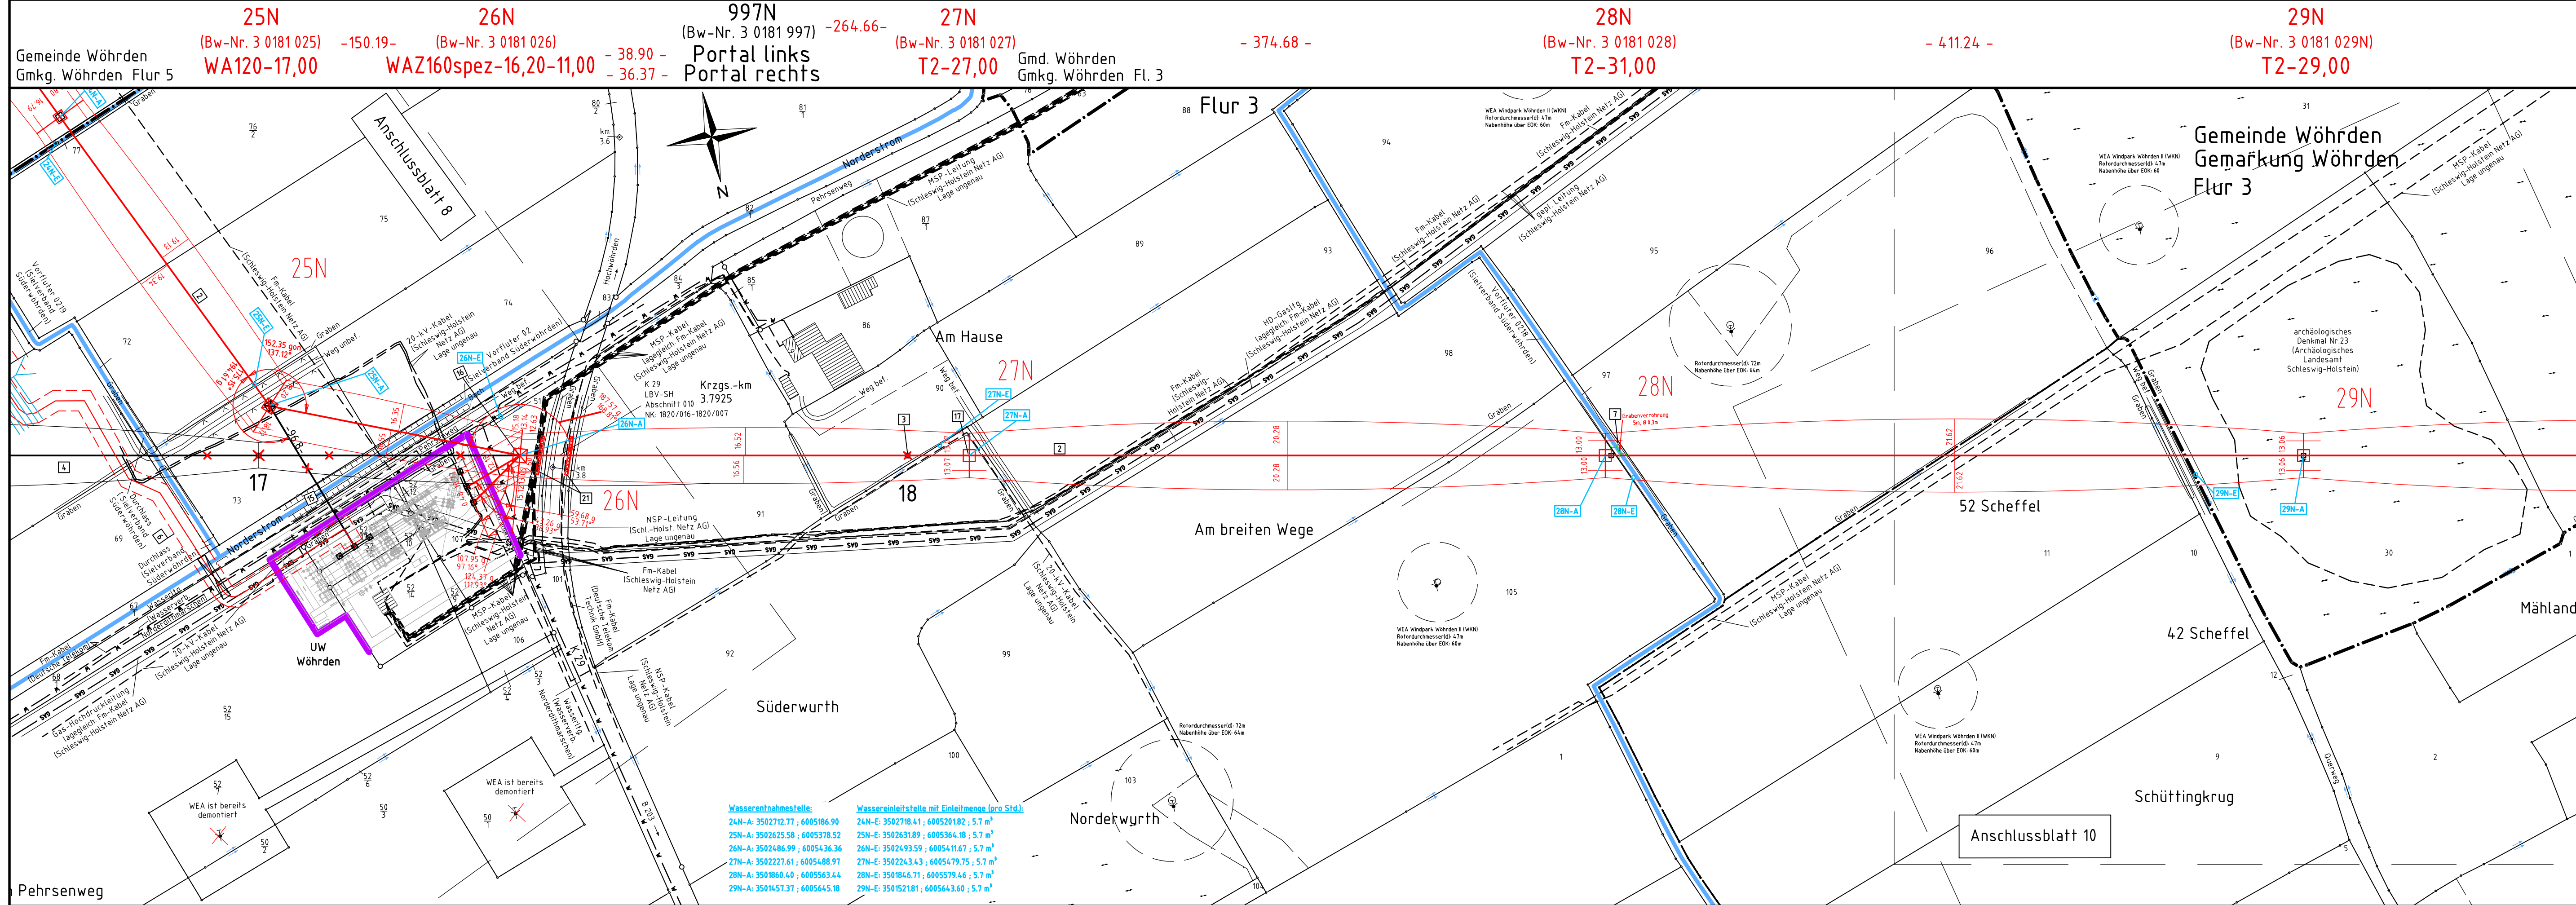

Wasserentnahmestelle:

24N-A: 3502712.77 ; 6005186.90	24N-E: 3502718.41 ; 6005201.82 ; 5,7 m³
25N-A: 3502625.58 ; 6005378.52	25N-E: 3502631.89 ; 6005364.18 ; 5,7 m³
26N-A: 3502486.99 ; 6005436.36	26N-E: 3502493.59 ; 6005411.67 ; 5,7 m³
27N-A: 3502227.61 ; 6005488.97	27N-E: 3502234.43 ; 6005479.75 ; 5,7 m³
28N-A: 3501860.40 ; 6005563.44	28N-E: 3501846.71 ; 6005579.46 ; 5,7 m³
29N-A: 3501457.37 ; 6005645.18	29N-E: 3501521.81 ; 6005643.60 ; 5,7 m³

Wassereinleitstelle mit Einleitmenge (pro Std.):

24N-A: 3502712.77 ; 6005186.90	24N-E: 3502718.41 ; 6005201.82 ; 5,7 m³
25N-A: 3502625.58 ; 6005378.52	25N-E: 3502631.89 ; 6005364.18 ; 5,7 m³
26N-A: 3502486.99 ; 6005436.36	26N-E: 3502493.59 ; 6005411.67 ; 5,7 m³
27N-A: 3502227.61 ; 6005488.97	27N-E: 3502234.43 ; 6005479.75 ; 5,7 m³
28N-A: 3501860.40 ; 6005563.44	28N-E: 3501846.71 ; 6005579.46 ; 5,7 m³
29N-A: 3501457.37 ; 6005645.18	29N-E: 3501521.81 ; 6005643.60 ; 5,7 m³