


110-kV-Leitung
Heide - Reinsbüttel
LH-13-1433

Lageplan / Bauwerksplan

Abschnitt R - Detail
UW Heide - Mast Nr.1 - Mast Nr. 2

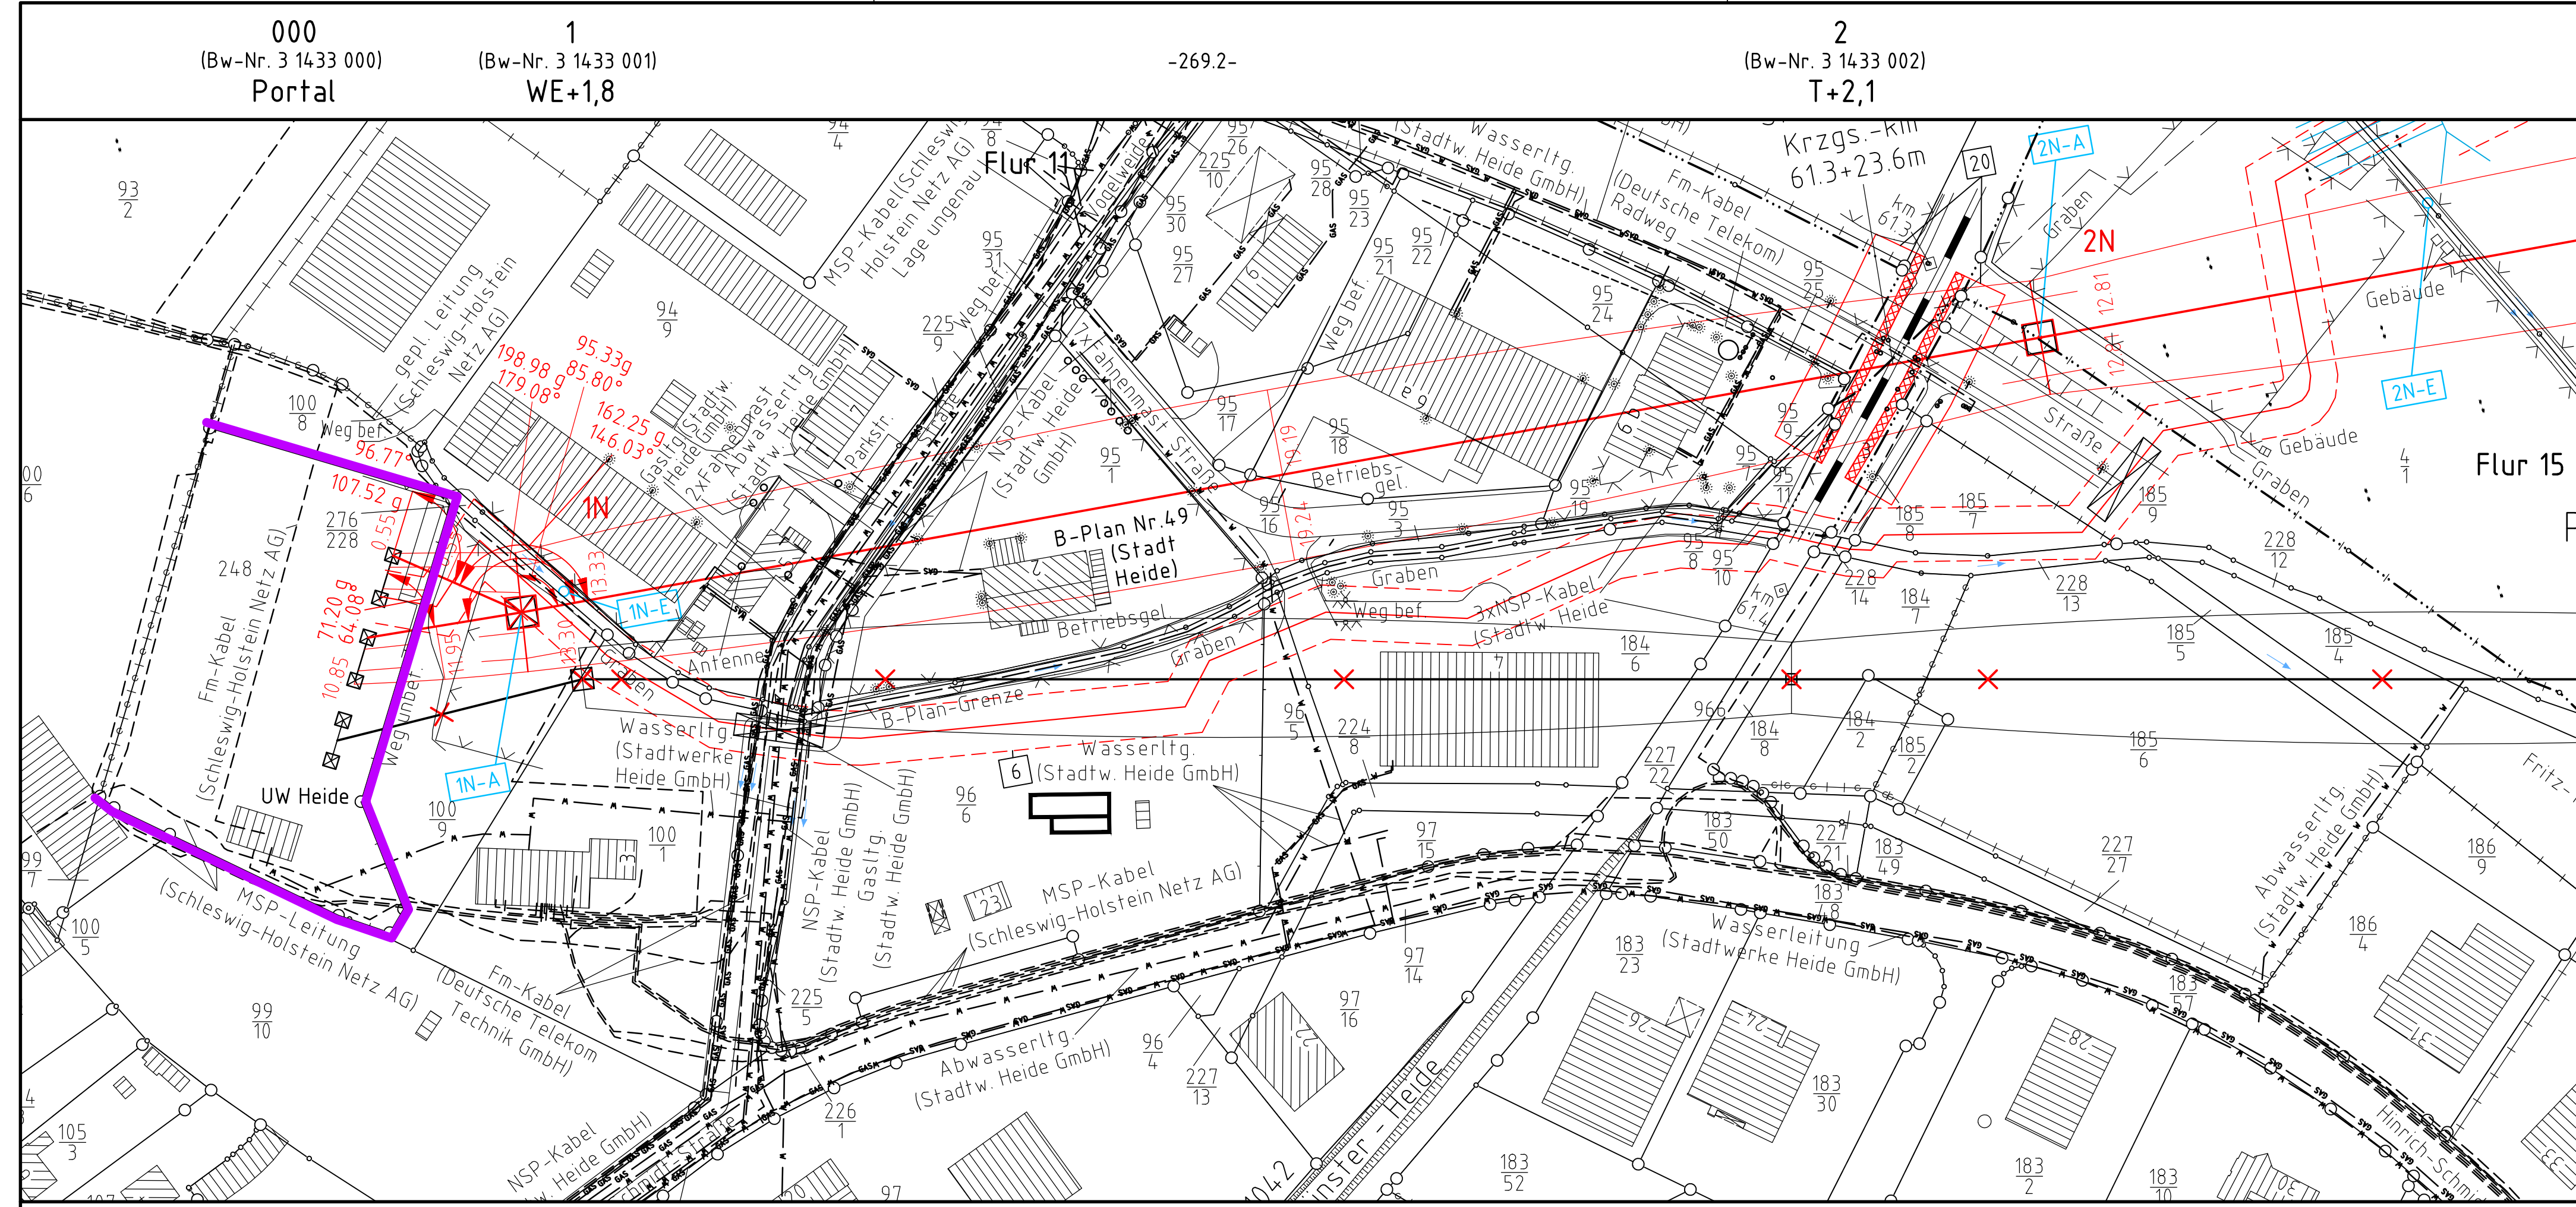

Legende:

34 Mastnummer (Bw-Nr. 3 0000 034) -365.8- Bauwerksnummer (Bw-Nr. 3 0000 035) T1-24,00 Höhenangabe (EOK - Unterkante unterste Traversen)

WA140-27,00 Länge von Mast zu Mast

1 Bauwerksnummer
5 Grundstücksordnungsnummer
37 Flurstücksnummer
 Abspannmast
 Tragmast
✗ Rückbau
— Grenzgraben
— einseitiger Graben
— Graben
 Schutzbereich Freileitung
 Schutzbereich Freileitung in Feldmitte / am Mast
 Schutzbereich Freileitung (BEK)
 Schutzbereich Freileitung (BEK)

 Trassenachse
 BEK
 BEK-Überführung
 Winkelportal
 BEK

Grenzen:

- Land
- Kreis
- Stadt/Gem.
- Gemarkung
- Flur
- Flurstück
- Verfahrensgrenze

Zeichen- und Planerklärung siehe Erläuterung zur Anlage 4.1

Planfeststellungsunterlage

Aufgestellt Quickborn, Schleswig - Holstein Netz AG 03.05.2016 <i>J. V. Kugel</i>		Datum Name 06.12.2013 Vogel	
Firma GA Hochspannung Leitungsbau GmbH		Maßstab: 1:1000	
Einheit: Meter		Gepr. 01.07.2014 Schindler	
Objekt: Ersatzneubau Heide-Heide/West-Strübbel			
Zust.	Änderung	Datum	Name
Blatt: R1a / R5			