

110-kV-Leitung
Heide - Heide/West

LH-13-135

Lageplan / Bauwerksplan

Abschnitt A

Mast Nr. 4N - Mast Nr. 6N

Deckblatt

Legende:

| | | |
|--|---|---|
| 34 Mastnummer (Bw-Nr. 3 000 034) WA140-27,00 | 35 Bauwerksnummer (Bw-Nr. 3 000 035) T1-24,00 | Höhenangabe (EOK - Unterkante unterste Traverse) |
| Masttyp | Länge von Mast zu Mast | |

| | | | |
|--|---------------------------|--|---|
| | Trassenachse | | Freileitung |
| | Schutzbereich | | Bemaßung des Schutzbereiches in Feldmitte / am Mast |
| | Schutzbereich provisorium | | Schutzbereich Bauersatzkabel (BEK) |
| | Tragportal | | Winkelportal |
| | BEK | | BEK-Überführung |

| | |
|--|---------------------------|
| | Bauwerksnummer |
| | Grundstücksordnungsnummer |
| | Flurstücksnummer |
| | Abspannmast |
| | Tragmast |
| | Rückbau |
| | Grenzgraben |
| | einseitiger Graben |
| | Graben |


| | |
|--|------------------|
| | Land |
| | Kreis |
| | Stadt/Gem. |
| | Gemarkung |
| | Flur |
| | Flurstück |
| | Verfahrensgrenze |

Zeichen- und Planerklärung siehe Erläuterung zur Anlage 4.1

Planfeststellungsunterlage

Aufgestellt
Quickborn,
Schleswig - Holstein Netz AG
03.05.2016
i.V. Kall *i.A. Kugler*

| | | | | | |
|--------|---------------------------------------|-----------|----------|---------|---------------|
| Firma | GA Hochspannung Leitungsbau GmbH | Maßstab | 1:2000 | Einheit | Meter |
| Datum | 06.12.2013 | Name | Vogel | | |
| Gepr. | 01.07.2014 | Schindler | | | |
| Objekt | Ersatzneubau Heide-Heide/West-Strübel | | | | |
| | | | | | |
| Zust. | 1. Planänderung | Datum | 28.04.17 | OHS | |
| | Änderung | Datum | | Name | Blatt: 2 / 22 |

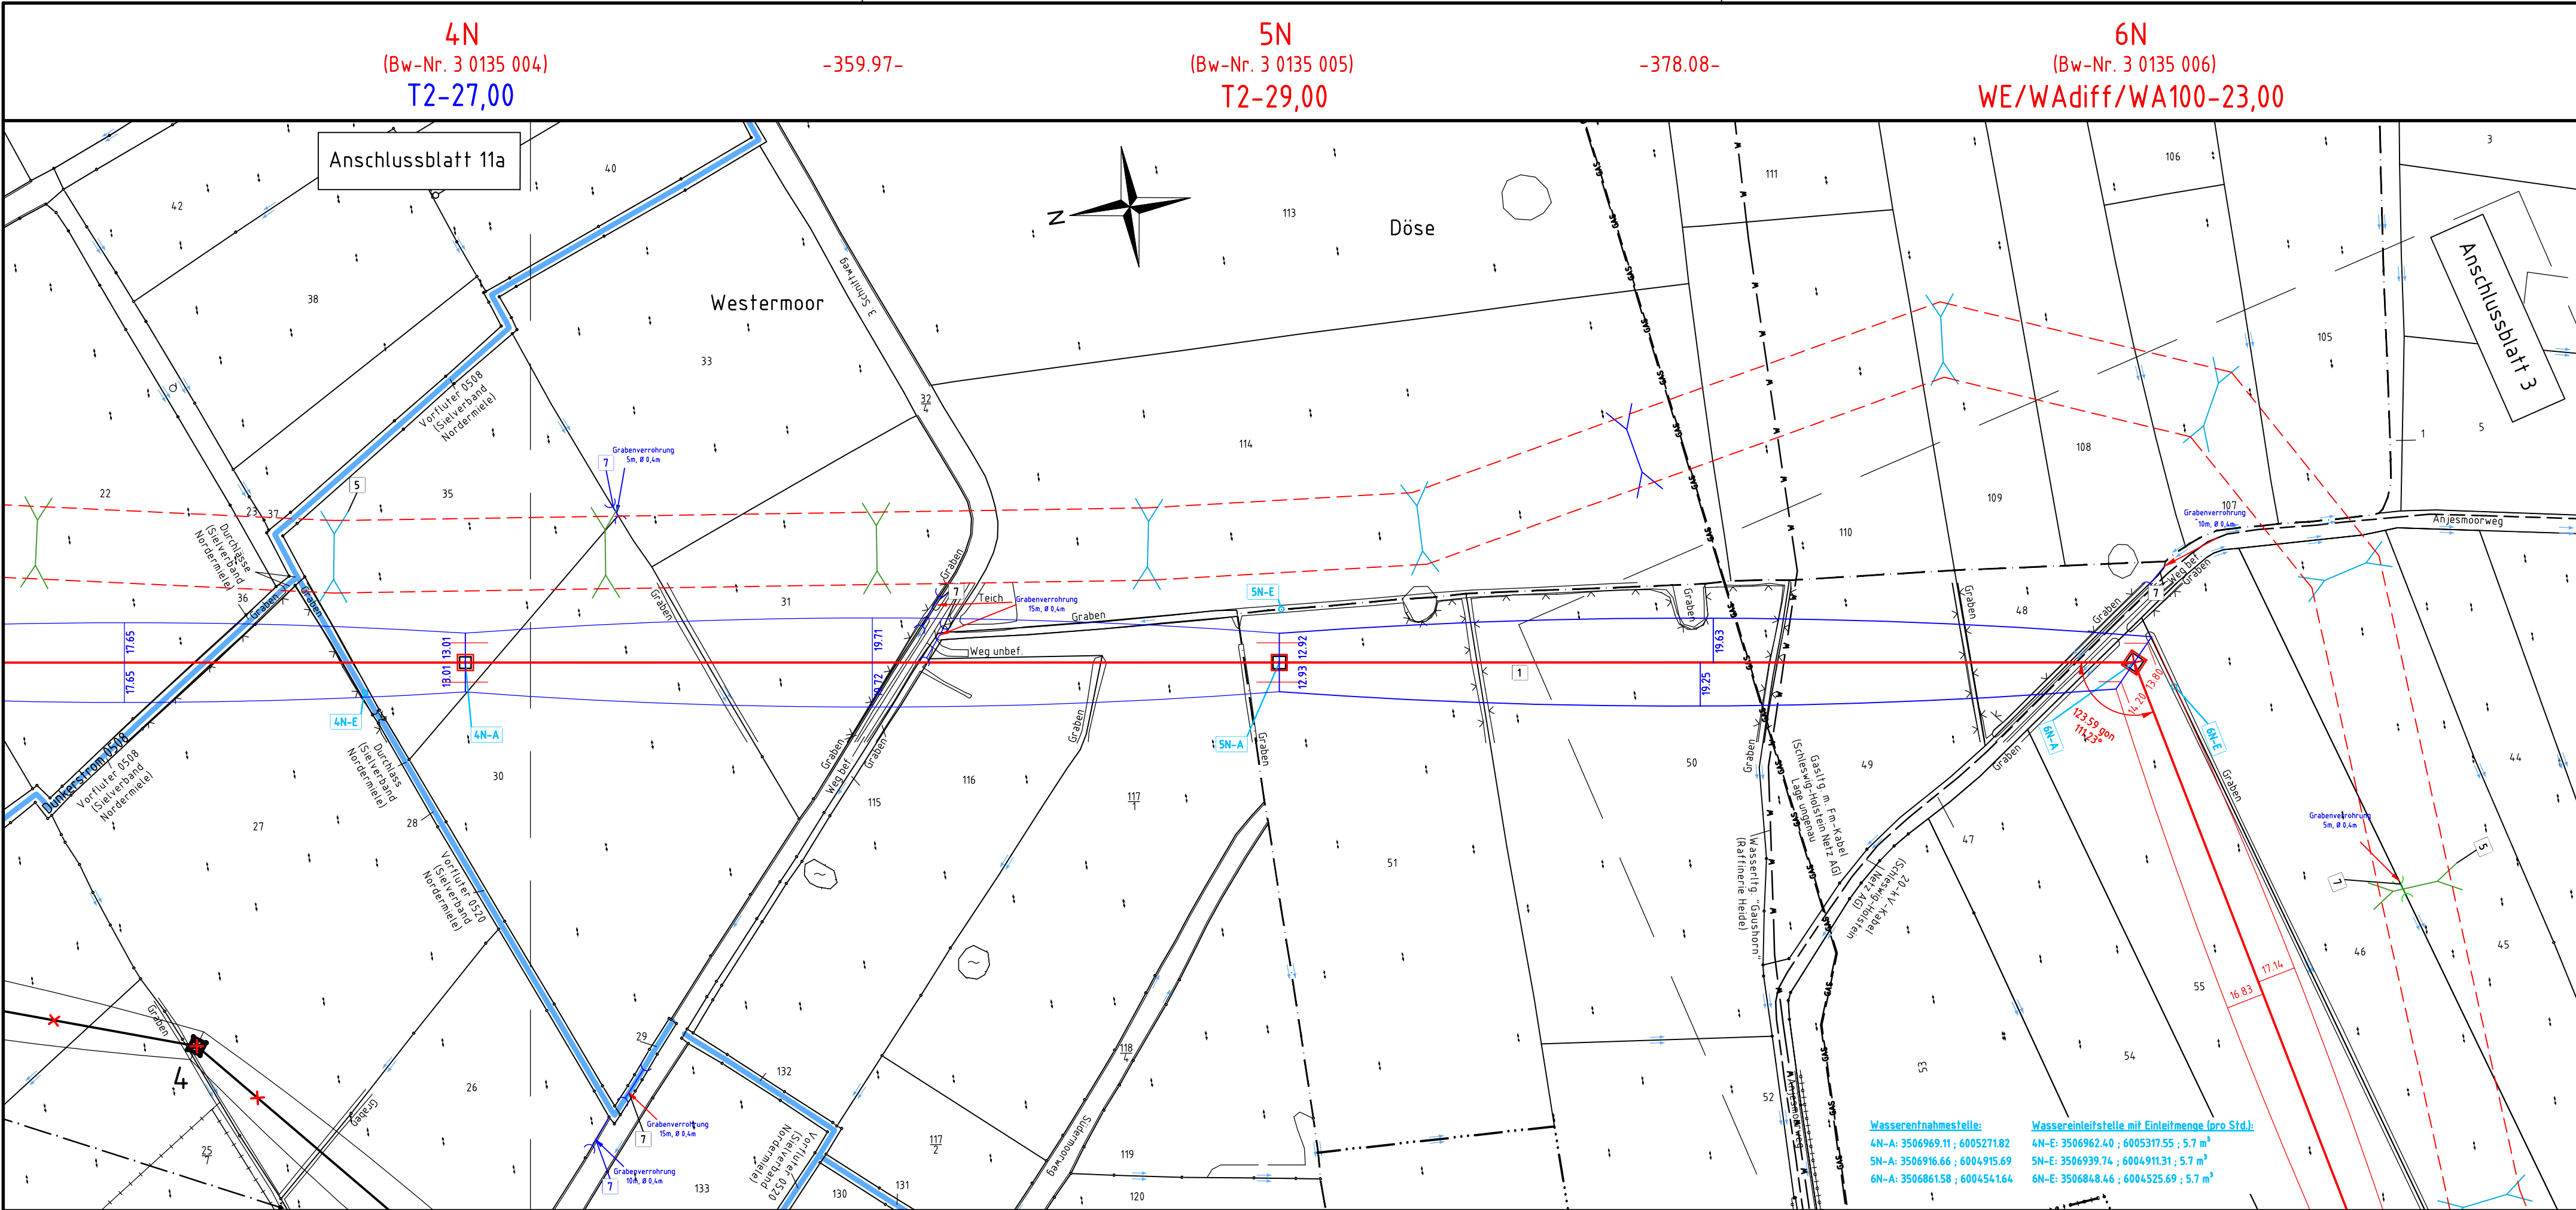

Stadt Heide Gemarkung Heide Flur 13 Flur 11 Gemeinde Hemmingstedt Gemarkung Hemmingstedt Flur 12

Wasserentnahmestelle:
4N-A: 3506969.11 ; 6005271.82
5N-A: 3506916.66 ; 6004915.69
6N-A: 3506861.58 ; 6004541.64

Wassereinleitstelle mit Einleitmenge (pro Std.):
4N-E: 3506962.40 ; 6005317.55 ; 5,7 m³
5N-E: 3506939.74 ; 6004911.31 ; 5,7 m³
6N-E: 3506848.46 ; 6004525.69 ; 5,7 m³