

110-kV-Leitung
Wöhrden - Strübel
LH-13-181

Lageplan / Bauwerksplan

Abschnitt D
Mast Nr. 73N - Mast Nr. 68


Legende:

| | | | |
|--|--------------------------------|--|--------------------------------|
| | Mastnummer (Bw-Nr. 3 0000 034) | | Mastnummer (Bw-Nr. 3 0000 035) |
| | 27,00 | | 24,00 |
| | 14,00 | | 24,00 |
| | Länge von Mast zu Mast | | 11-24,00 |
| | 34 | | 35 |
| | 36 | | 37 |
| | 38 | | 39 |
| | 40 | | 41 |
| | 42 | | 43 |
| | 44 | | 45 |
| | 46 | | 47 |
| | 48 | | 49 |
| | 50 | | 51 |
| | 52 | | 53 |
| | 54 | | 55 |
| | 56 | | 57 |
| | 58 | | 59 |
| | 60 | | 61 |
| | 62 | | 63 |
| | 64 | | 65 |
| | 66 | | 67 |
| | 68 | | 69 |
| | 70 | | 71 |
| | 72 | | 73 |
| | 74 | | 75 |
| | 76 | | 77 |
| | 78 | | 79 |
| | 80 | | 81 |
| | 82 | | 83 |
| | 84 | | 85 |
| | 86 | | 87 |
| | 88 | | 89 |
| | 90 | | 91 |
| | 92 | | 93 |
| | 94 | | 95 |
| | 96 | | 97 |
| | 98 | | 99 |
| | 100 | | 101 |

Zeichen- und Planerklärung siehe Erläuterung zur Anlage 4.1

Planfeststellungsunterlage

| | |
|---|---------------------------------------|
| Aufgestellt | 03.05.2016 |
| Quickborn, Schleswig - Holstein Netz AG | |
| <i>J.V. Kell...</i> | <i>A. Kugel...</i> |
| Firma | GA Hochspannung Leitungsbau GmbH |
| Maßstab | 1:2000 |
| Einheit | Metre |
| Datum | Name |
| Bearb. 06.12.2013 Vogel | |
| Gepr. 01.07.2014 Schindler | |
| Objekt | Ersatzneubau Heide-Heide/West-Strübel |
| | |
| Zust. | Änderung Datum Name Blatt: 22 / 22 |

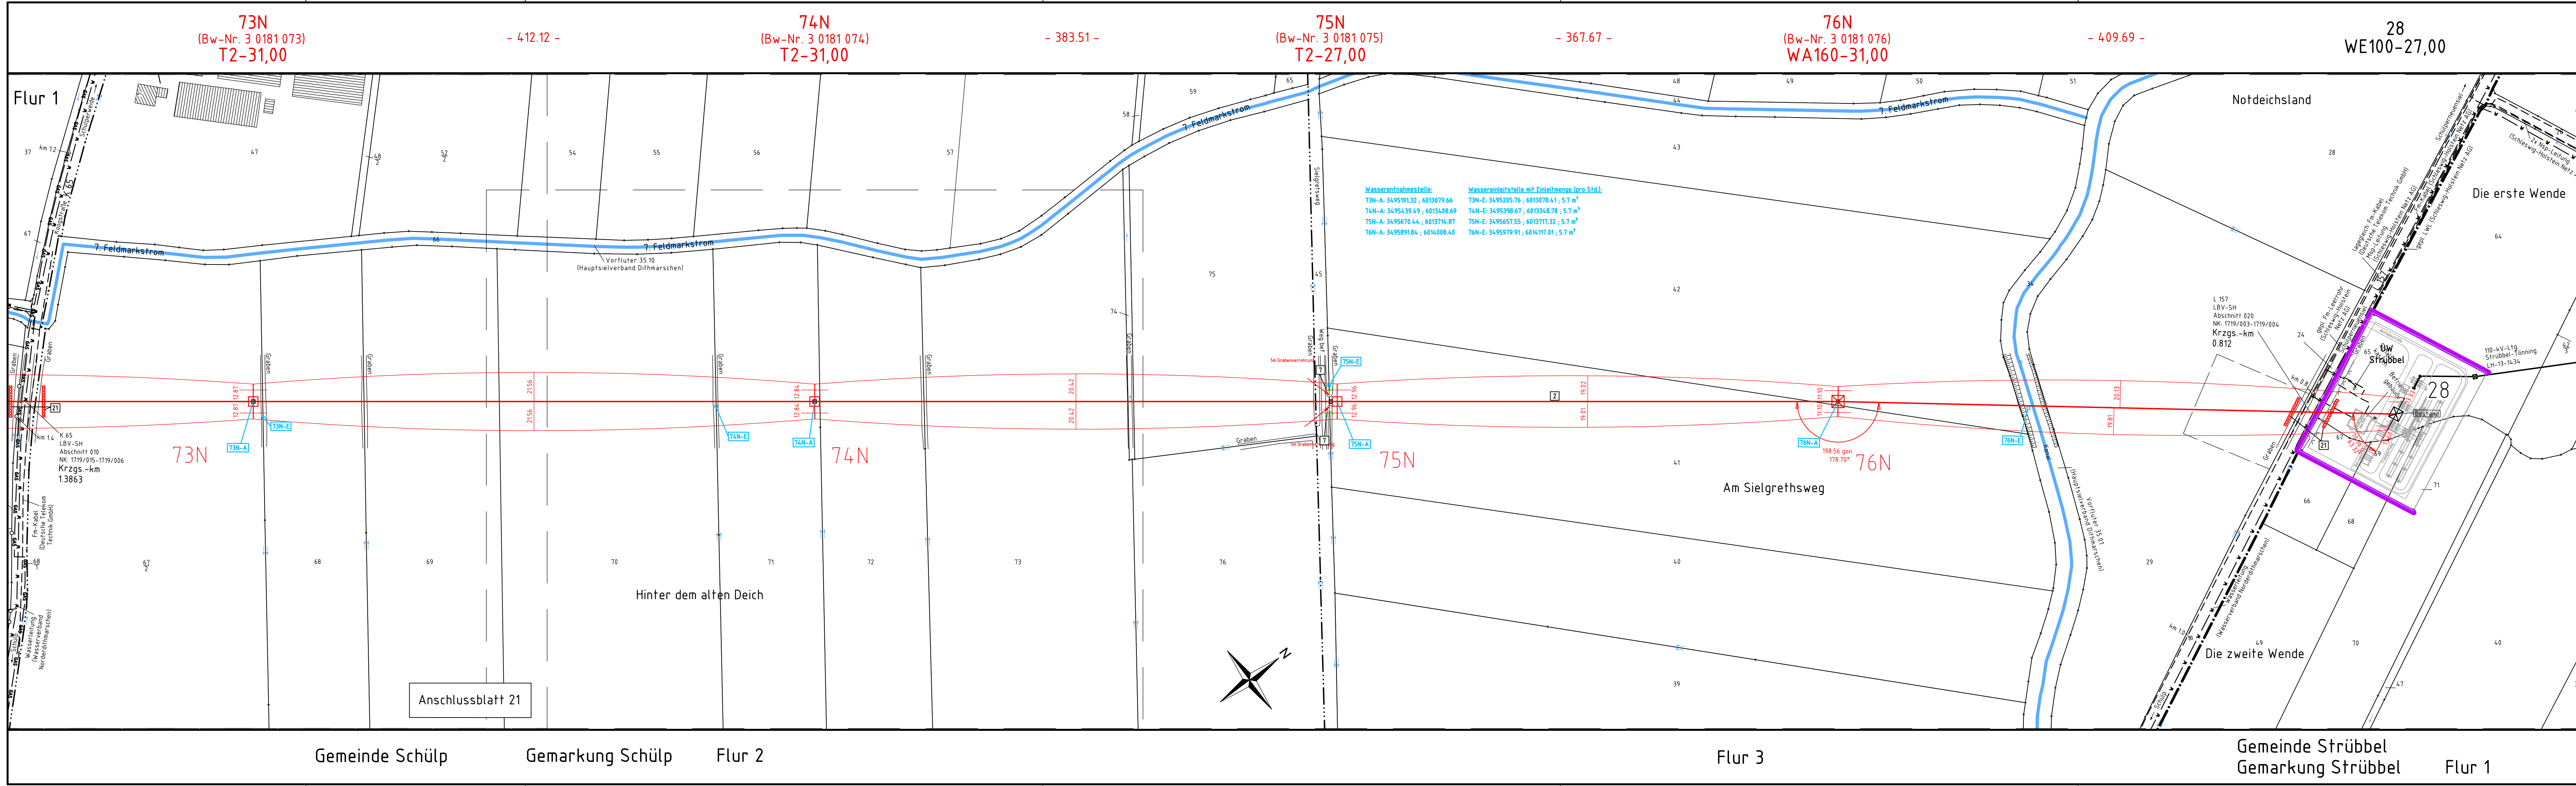

Gemeinde Schülup Flur 2 Gemeinde Strübel Flur 1