


110-kV-Leitung
Heide - Heide/West

LH-13-135

Lageplan / Bauwerksplan

Abschnitt A

Mast Nr. 4N - Mast Nr. 6N

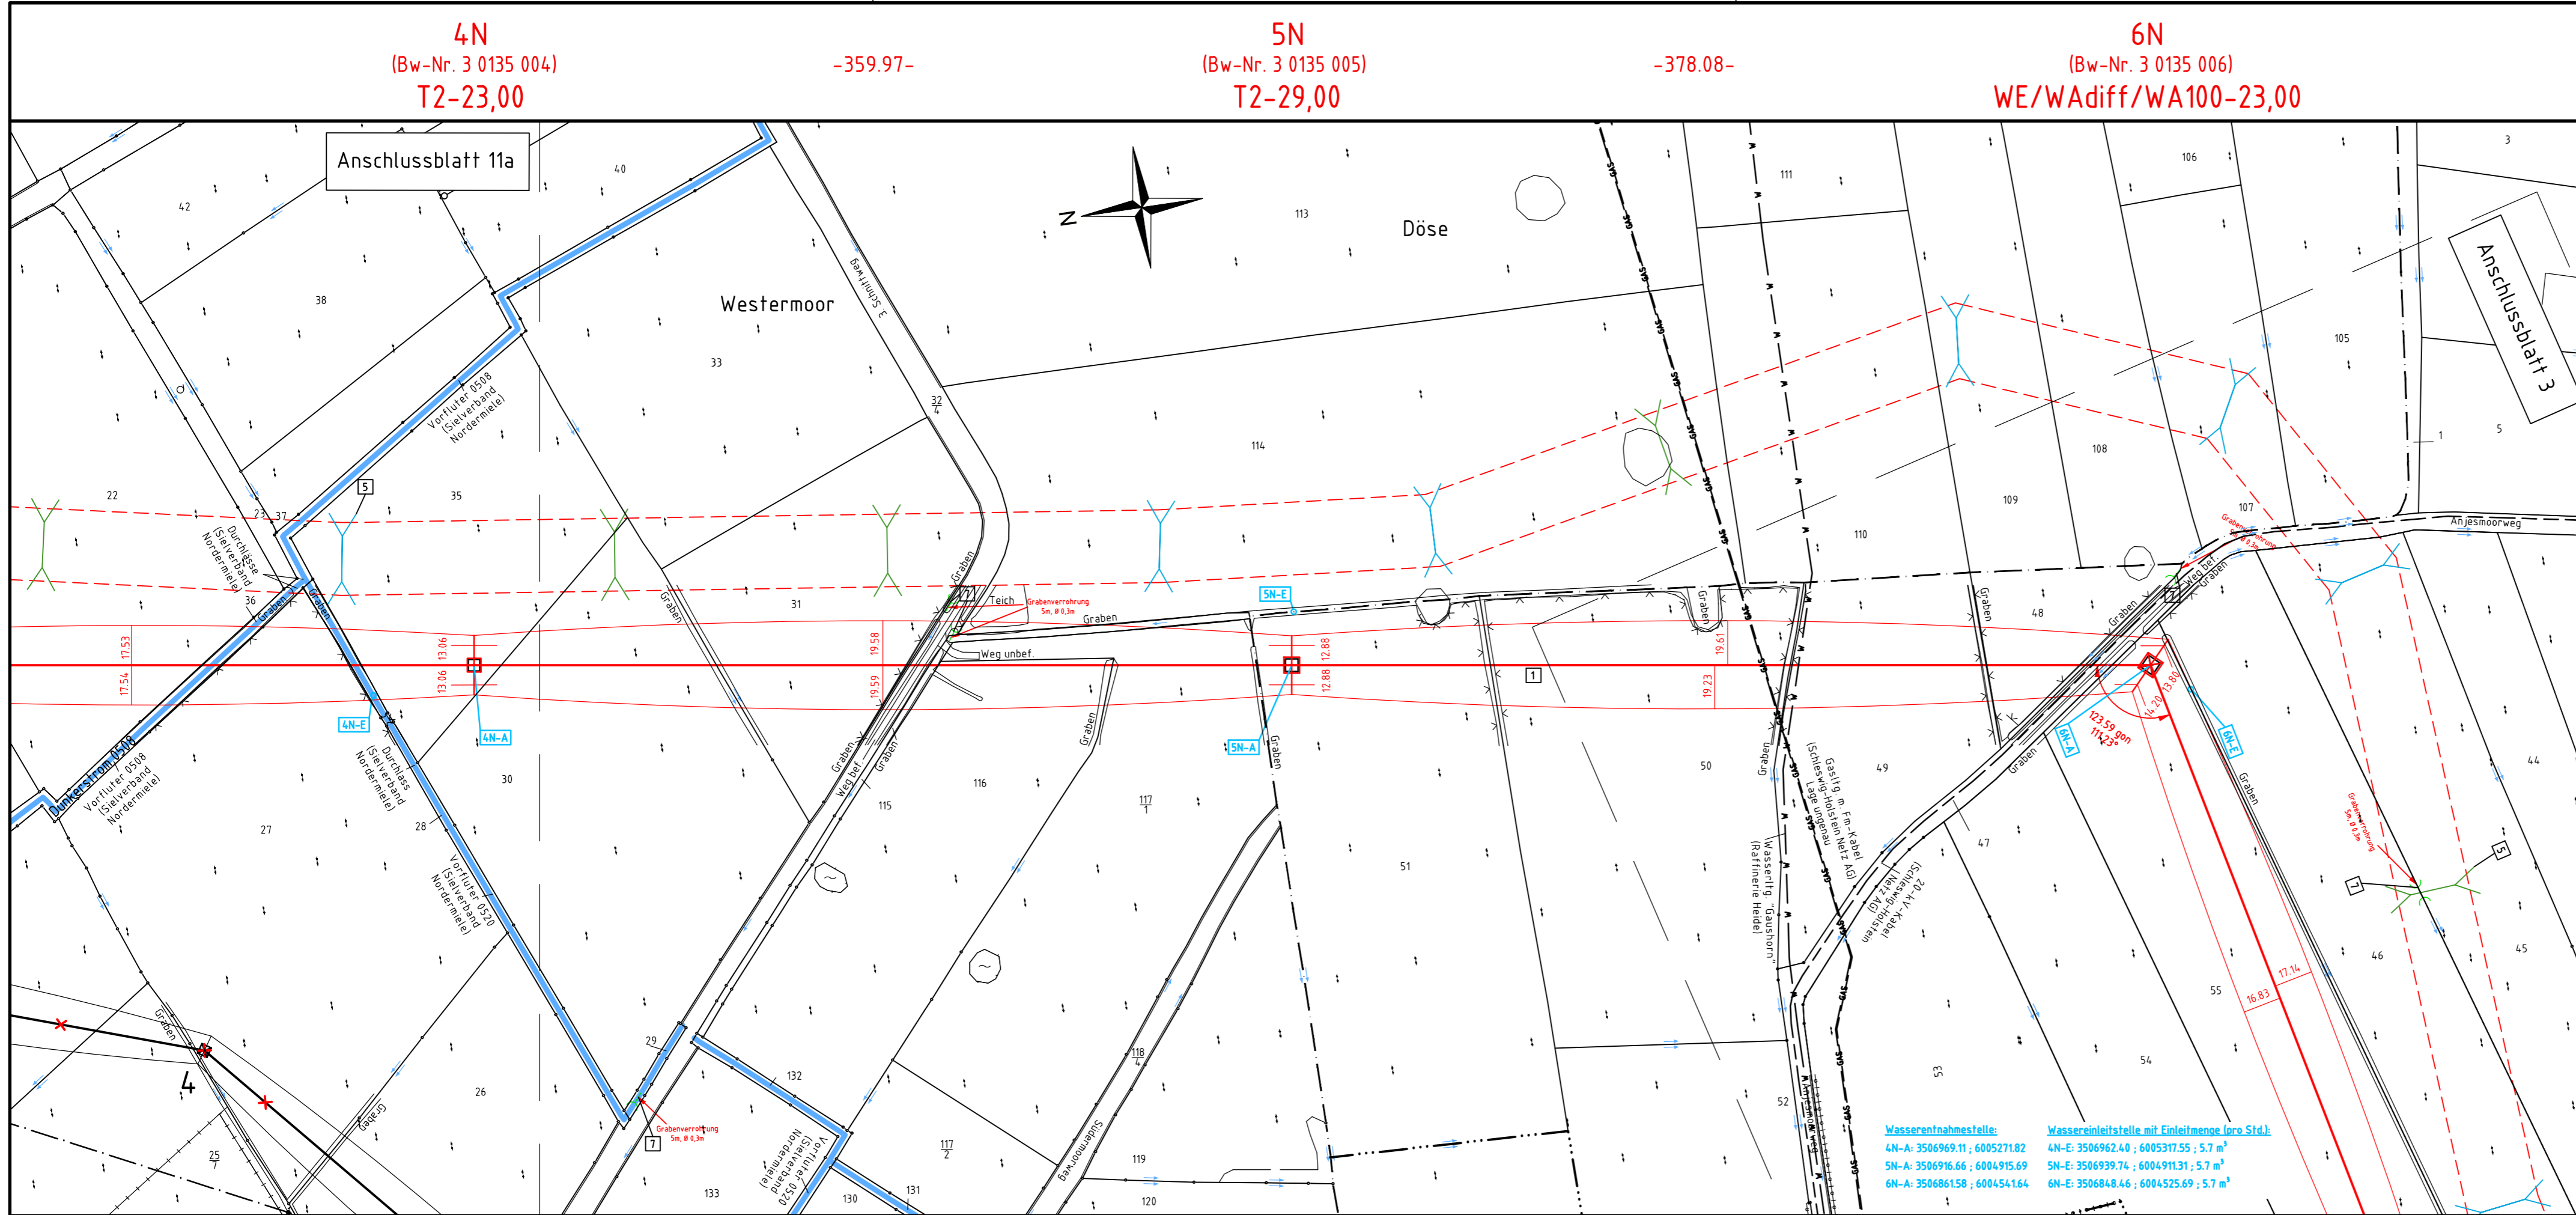

Stadt Heide

Gemarkung Heide

Flur 13

Flur 11

Gemeinde Hemmingstedt

Gemarkung Hemmingstedt

Flur 12

Legende:

34 Mastnummer (Bw-Nr. 3 0135 004) T2-23,00
35 Bauwerksnummer (Bw-Nr. 3 0000 034) WA140-27,00
35 Bauwerksnummer (Bw-Nr. 3 0000 035) T1-24,00
-359.97- Länge von Mast zu Mast
-378.08- Höhenangabe (EOK - Unterkante unterste Traverse)

1 Bauwerksnummer
5 Grundstücksordnungsnummer
37 Flurstücksnummer
Abspannmast
Tragmast
Rückbau
Grenzgraben
einseitiger Graben
Graben

1 Schutzbereich
Bemaßung des Schutzbereiches in Feldmitte / am Mast
Schutzbereich
Schutzbereich
Bauersatzkabel (BEK)
BEK
BEK-Überführung

Tragportal Winkelportal

Grenzen:

Land
Kreis
Stadt/Gem.
Gemarkung
Flur
Flurstück
Verfahrensgrenze

Zeichen- und Planerklärung siehe Erläuterung zur Anlage 4.1

Planfeststellungsunterlage

Aufgestellt
Quickborn, 03.05.2016
Schleswig - Holstein Netz AG
i.V. Kall *i.A. Kugler*

Firma: GA Hochspannung Leitungsbau GmbH
Maßstab: 1:2000
Einheit: Meter

Bearb.	Datum	Name
06.12.2013		Vogel
01.07.2014		Schindler

Objekt: Ersatzneubau Heide-Heide/West-Strübel
Schleswig-Holstein Netz