

110-kV-Leitung
Heide/West - Strübel
LH-13-180

Lageplan / Bauwerksplan
Abschnitt C1
Mast Nr. 35N - Mast Nr. 38N
Deckblatt

Legende:

34 - Mastnummer (Bw-Nr. 3 0181 035) WA140-27,00	-365,8- T1-24,00	Bauwerksnummer (Bw-Nr. 3 0181 035) T1-24,00	Höhenangabe (EOK - Unterkante unterste Traversel)
---	---------------------	---	--

	1 Bauwerksnummer
	5 Grundstücksordnungsnummer
	37 Flurstücksnummer
	□ Abspannmast
	□ Tragmast
	✕ Rückbau
	— Grenzgraben
	— einseitiger Graben
	— Graben


	Land
	Kreis
	Stadt/Gem.
	Gemarkung
	Flur
	Flurstück
	Verfahrensgrenze

Zeichen- und Planerklärung siehe Erläuterung zur Anlage 4.1

Planfeststellungsunterlage

Aufgestellt
Quickborn,
Schleswig - Holstein Netz AG
03.05.2016
i.V. Keller *i.A. Kugler*

Firma GA Hochspannung Leitungsbau GmbH	Maßstab: 1:2000	Einheit: Meter
	Datum	Name
	Bearb. 06.12.2013	Vogel
	Gepr. 01.07.2014	Schindler
	Objekt:	Ersatzneubau Heide-Heide/West-Strübel
01 1. Planänderung	28.04.17	OHS
Zust. Änderung	Datum	Name
		Blatt: 12 / 22

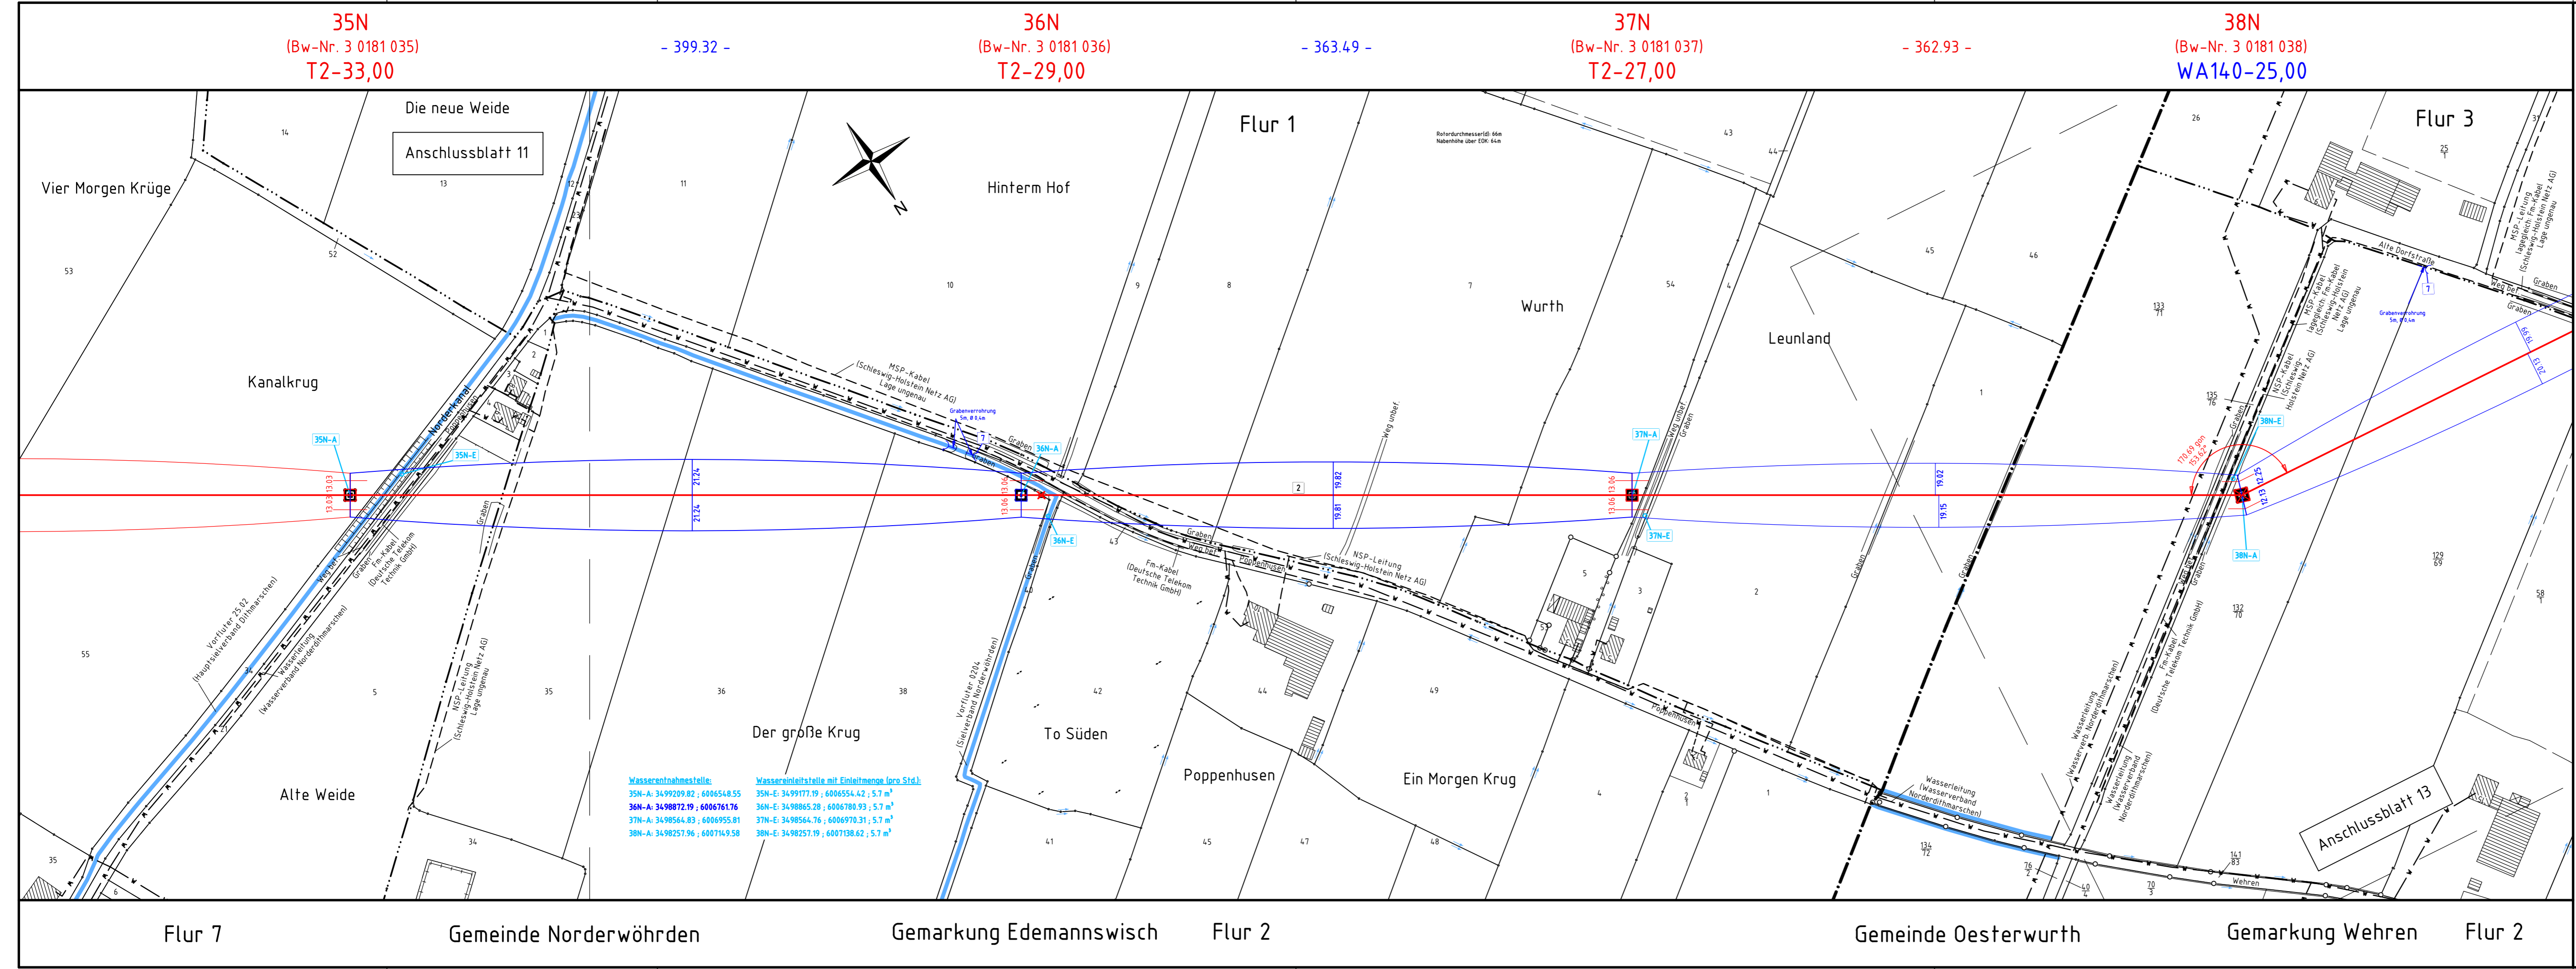

35N
(Bw-Nr. 3 0181 035)
T2-33,00

- 399.32 -

36N
(Bw-Nr. 3 0181 036)
T2-29,00

- 363.49 -

37N
(Bw-Nr. 3 0181 037)
T2-27,00

- 362.93 -

38N
(Bw-Nr. 3 0181 038)
WA140-25,00

Wasserentnahmestelle:	Wassereinleitstelle mit Einleitmenge (pro Std.):
35N-A: 3499209.82 ; 6006548.55	35N-E: 3499177.19 ; 6006554.42 ; 5,7 m³
36N-A: 3498872.19 ; 6006761.76	36N-E: 3498865.28 ; 6006780.93 ; 5,7 m³
37N-A: 3498564.83 ; 6006955.81	37N-E: 3498564.76 ; 6006970.31 ; 5,7 m³
38N-A: 3498257.96 ; 6007149.58	38N-E: 3498257.19 ; 6007138.62 ; 5,7 m³