

110-kV-Leitung
Heide/West - Strübel
LH-13-180

Lageplan / Bauwerksplan
Abschnitt D
Mast Nr. 61N - Mast Nr. 65N
Deckblatt


Legende:

34 Mastnummer (Bw-Nr. 3 0181 061)	-365.6-	35 Bauwerksnummer (Bw-Nr. 3 0000 034)	37 Flursücksnummer	Land	-----
WA100-27,00	Länge von Mast zu Mast	11-24,00	Trassenachse	Kreis	-----
			Freileitung	Stadt/Gem.	-----
			Schutzbereich	Gemarkung	-----
			Bemaßung des Schutzbereiches in Feldmitte / am Mast	Flur	-----
			Schutzbereich	Flurstück	-----
			Provisorium	Verfahrensgrenze	-----
			BEK		
			BEK-Überführung		

Zeichen- und Planerklärung siehe Erläuterung zur Anlage 4.1

Planfeststellungsunterlage

Aufgestellt Quickborn, Schleswig - Holstein Netz AG <i>J. V. Kell...</i>	03.05.2016
Firma GA Hochspannung Leitungsbau GmbH	Maßstab: 1:2000
	Einheit: Meter
	Datum 06.12.2013 01.07.2014
	Name Vogel Schindler
	Objekt: Ersatzneubau Heide-Heide/West-Strübel
	Schleswig-Holstein Netz
01 1. Planänderung	28.04.17 OHS
Zust. Änderung	Datum Name Blatt: 19 / 22

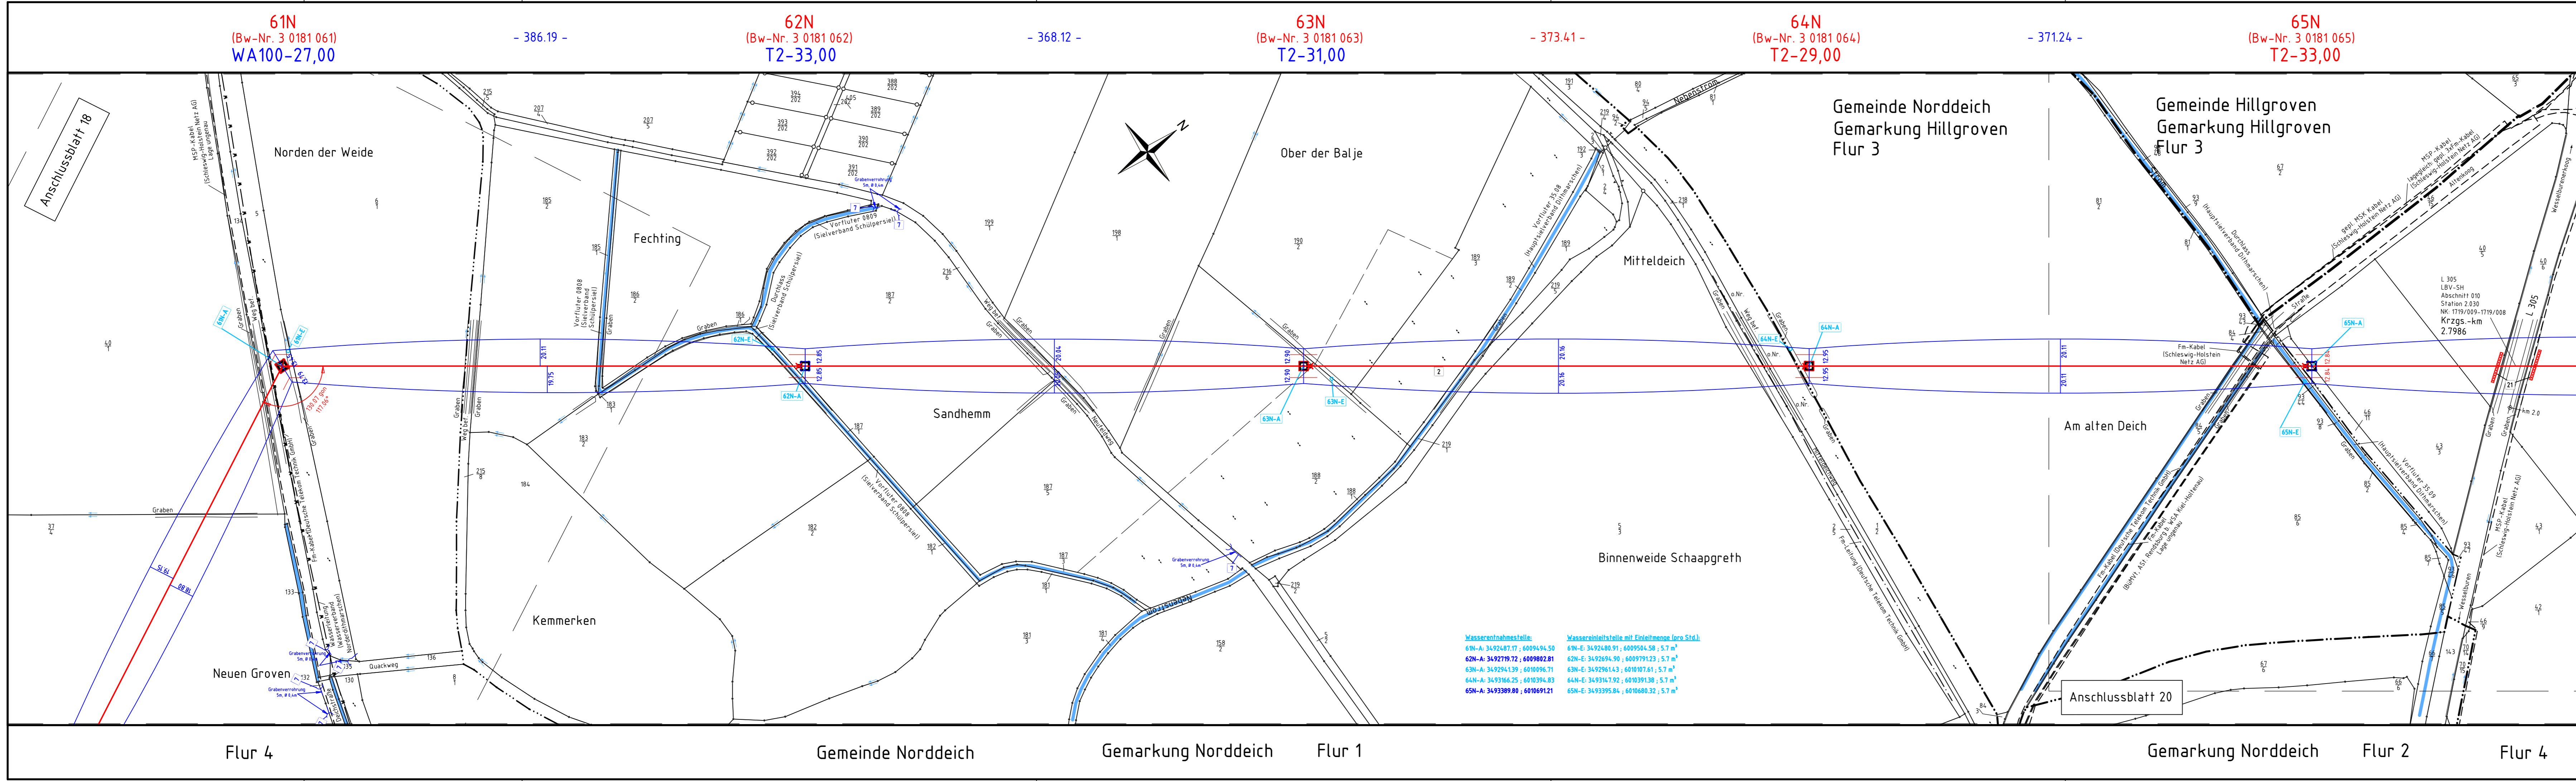

Wasserennahmestelle:	Wassereinleitstelle mit Einzelmenge (pro Std.):
61N-A: 34.924.07.17 ; 60094.94.50	61N-E: 34.924.00.91 ; 60095.04.58 ; 5,7 m³
62N-A: 34.927.19.72 ; 60098.02.81	62N-E: 34.926.94.90 ; 60097.91.23 ; 5,7 m³
63N-A: 34.929.54.139 ; 60100.96.71	63N-E: 34.929.61.43 ; 60107.01.61 ; 5,7 m³
64N-A: 34.931.66.25 ; 60103.94.83	64N-E: 34.931.4.792 ; 60103.91.38 ; 5,7 m³
65N-A: 34.933.89.80 ; 60106.91.21	65N-E: 34.933.95.84 ; 60106.80.32 ; 5,7 m³

61N
(Bw-Nr. 3 0181 061)
WA100-27,00

- 386.19 -

62N
(Bw-Nr. 3 0181 062)
T2-33,00

- 368.12 -

63N
(Bw-Nr. 3 0181 063)
T2-31,00

- 373.41 -

64N
(Bw-Nr. 3 0181 064)
T2-29,00

- 371.24 -

65N
(Bw-Nr. 3 0181 065)
T2-33,00

Flur 4

Gemeinde Norddeich

Gemarkung Norddeich

Flur 1

Gemarkung Norddeich

Flur 2

Flur 4