


110-kV-Leitung  
Heide - Reinsbüttel  
LH-13-1433

# Lageplan / Bauwerksplan

Abschnitt R  
Mast Nr. 6 - Mast Nr. 10

### Legende:

34 Mastnummer (Bw-Nr. 3 0000 034) WA140-27,00  
35 Bauwerksnummer (Bw-Nr. 3 0000 035) T1-24,00  
-365,8 Höhenangabe  
-372,4 IEOK - Unterkante unterste Traversel

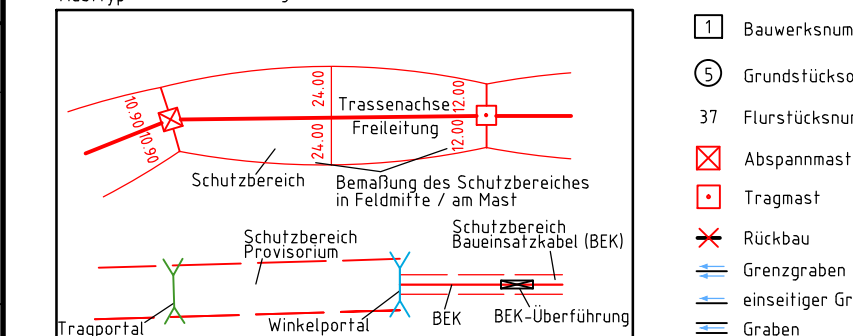

### Grenzen:


- Land
- Kreis
- Stadt/Gem.
- Gemarkung
- Flur
- Flurstück
- Verfahrensgrenze

Zeichen- und Planerklärung siehe Erläuterung zur Anlage 4.1

### Planfeststellungsunterlage

Aufgestellt  
Quickborn,  
Schleswig - Holstein Netz AG  
03.05.2016  
*i.V. Koller* *i.A. Kugler*

|         |  |           |        |          |         |
|---------|--|-----------|--------|----------|---------|
| Firma   | GA Hochspannung Leitungsbau GmbH       | Maßstab:  | 1:2000 | Einheit: | Meter   |
| Datum   |  | Name      |        |          |         |
| Bearb.  | 06.12.2013                             | Vogel     |        |          |         |
| Gepr.   | 01.07.2014                             | Schindler |        |          |         |
| Objekt: | Ersatzneubau Heide-Heide/West-Strübbel |           |        |          |         |
|         |  |           |        |          |         |
| Zust.   | Änderung                               | Datum     | Name   | Blatt:   | R3 / R5 |

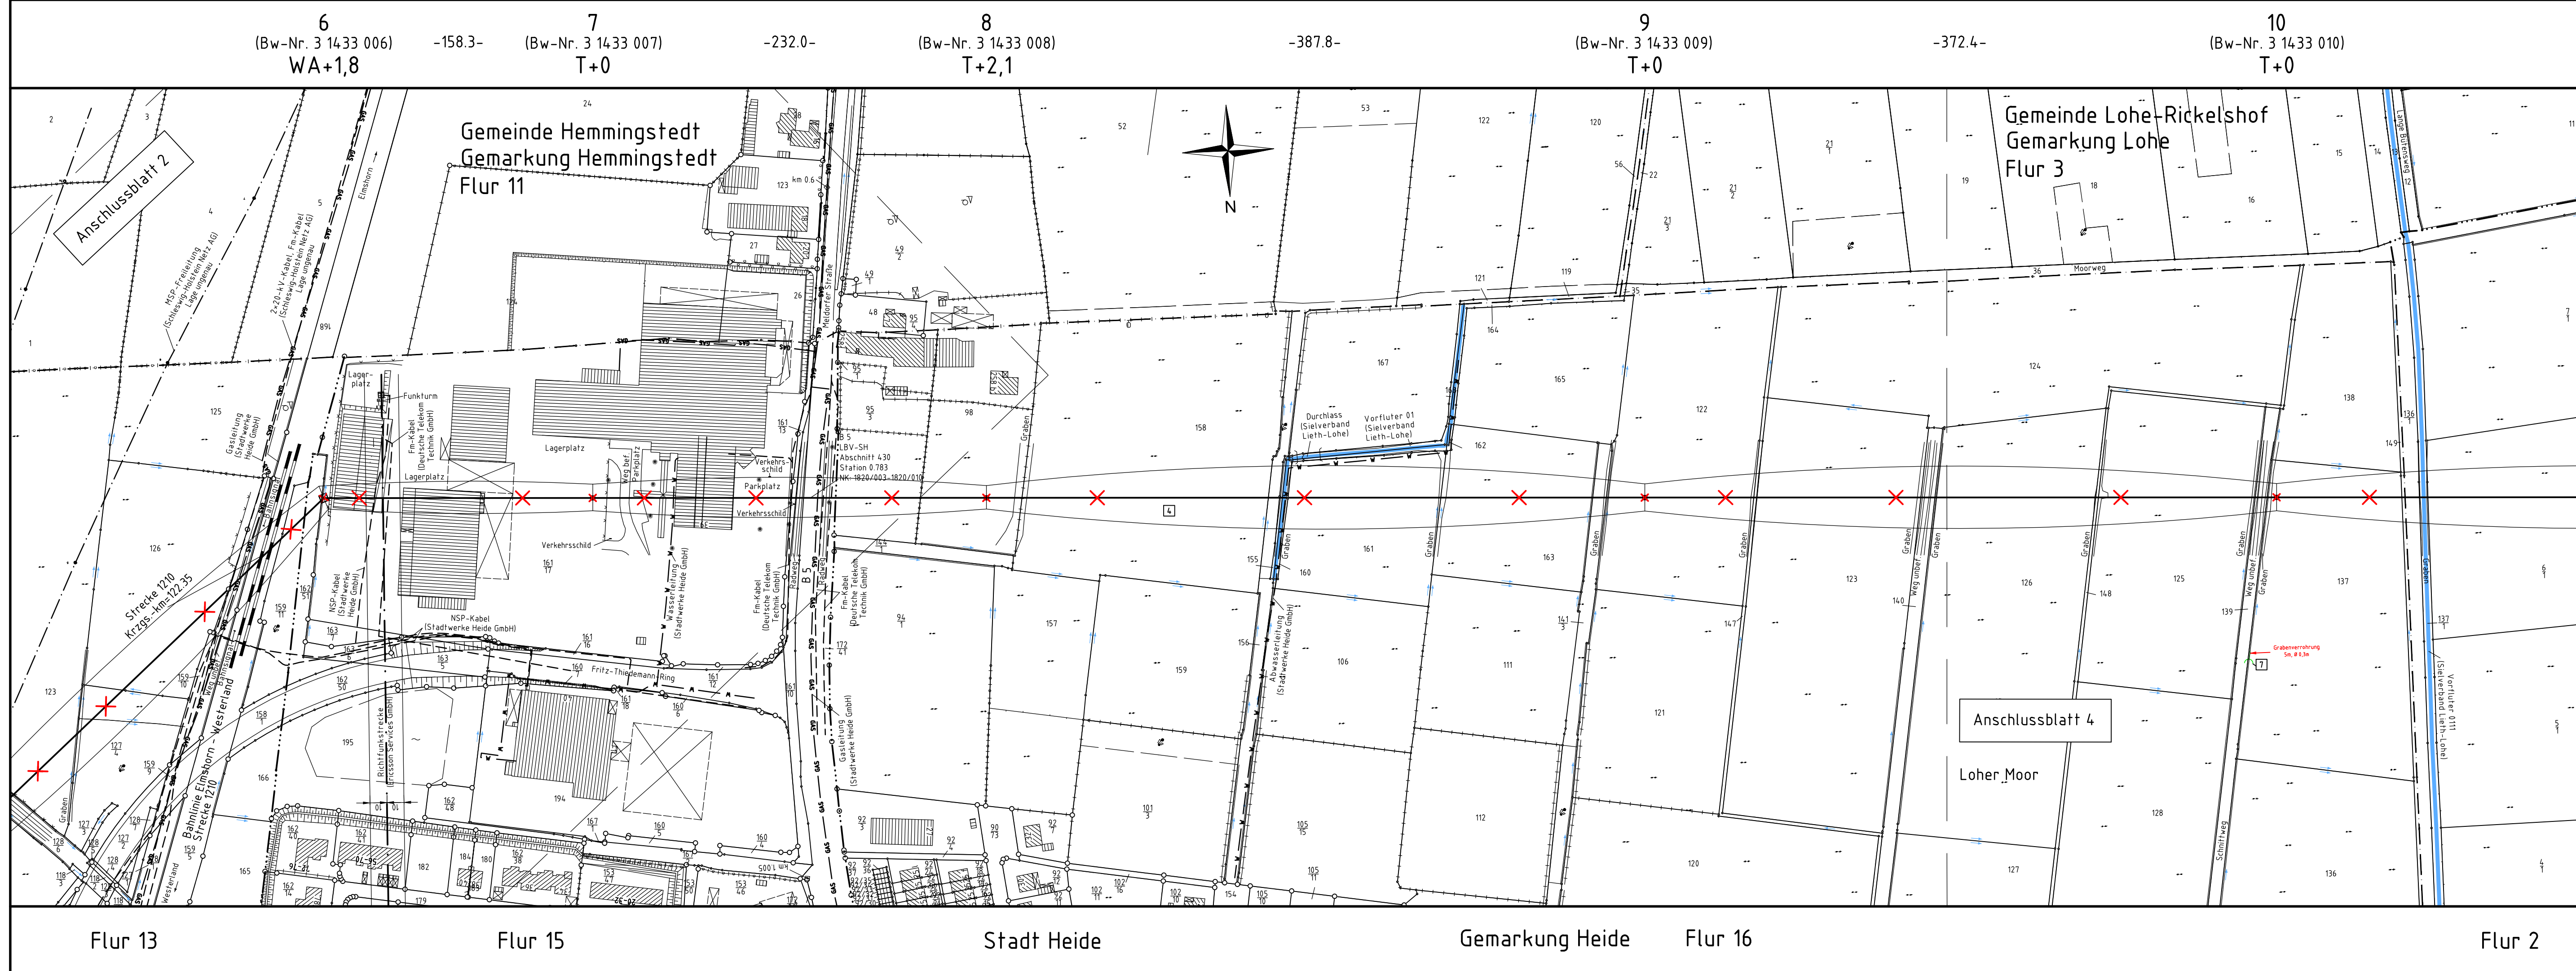

Gemeinde Hemmingstedt  
Gemarkung Hemmingstedt  
Flur 11

Gemeinde Lohe-Rickelshof  
Gemarkung Lohe  
Flur 3

Anschlussblatt 4  
Loher Moor

Anschlussblatt 2

Flur 13

Flur 15

Stadt Heide

Gemarkung Heide

Flur 16

Flur 2