



Anlage M04.2  
Blatt 63/65  
nachrichtlich s.  
Blatt 652/65

380-kV-Ltg. Audorf - Flensburg Nr.324  
Lageplan  
B-Feld - magnet. Flussdichte  
Mast Nr. 178 - PORTAL  
**DECKBLATT**


**B-Feld:**

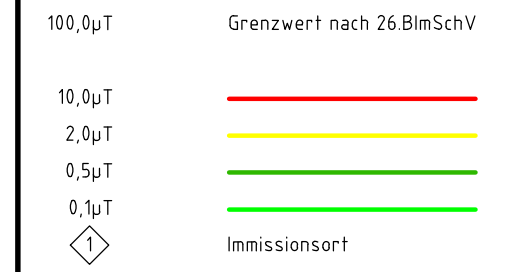

**Legende:**

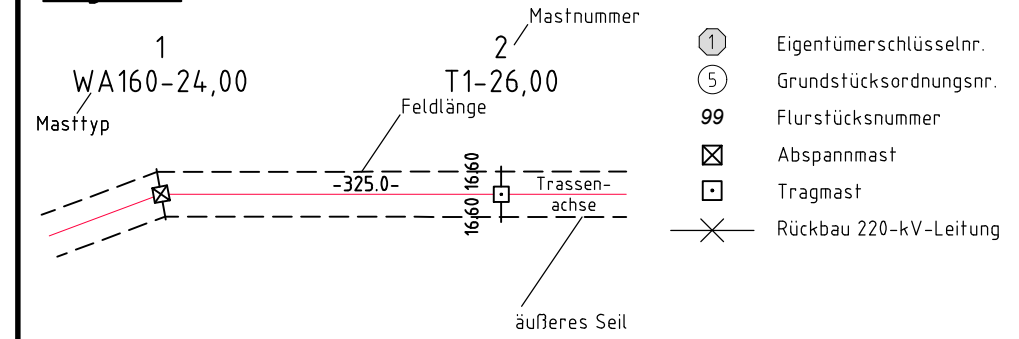

**Grenzen:**

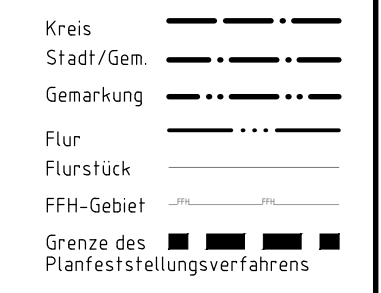

**Planfeststellungsunterlage**

Aufgestellt  
Bayreuth, 08.12.2017  
TenneT TSO GmbH  
i.v. D. J. J. i.A. Dr. B. J.

**EQOS Energie** Deutschland GmbH  
Wölfelstraße 29  
D-38840 Biberach  
Leitungsplanung  
Maßstab 1:2000  
Einheit Meter

Nr.	Planänderung	Datum	Status	Datum	Name
01	1. Planänderung	23.11.2015	poka		
02	2. Planänderung	21.11.2016	poka	Bearb. 12.10.2018	poka
03	3. Planänderung	03.07.2017	poka	Gepr. 16.10.2018	lp
04	Umpl. M.162a, M.179.1	12.10.2018	poka	Norm	DIN EN 50341-3-4: 01/2011

Zust.	Änderung	Datum	Name	Urspr.

