


114
WA140-42.00

115
T2-50.00

116
T2-50.00

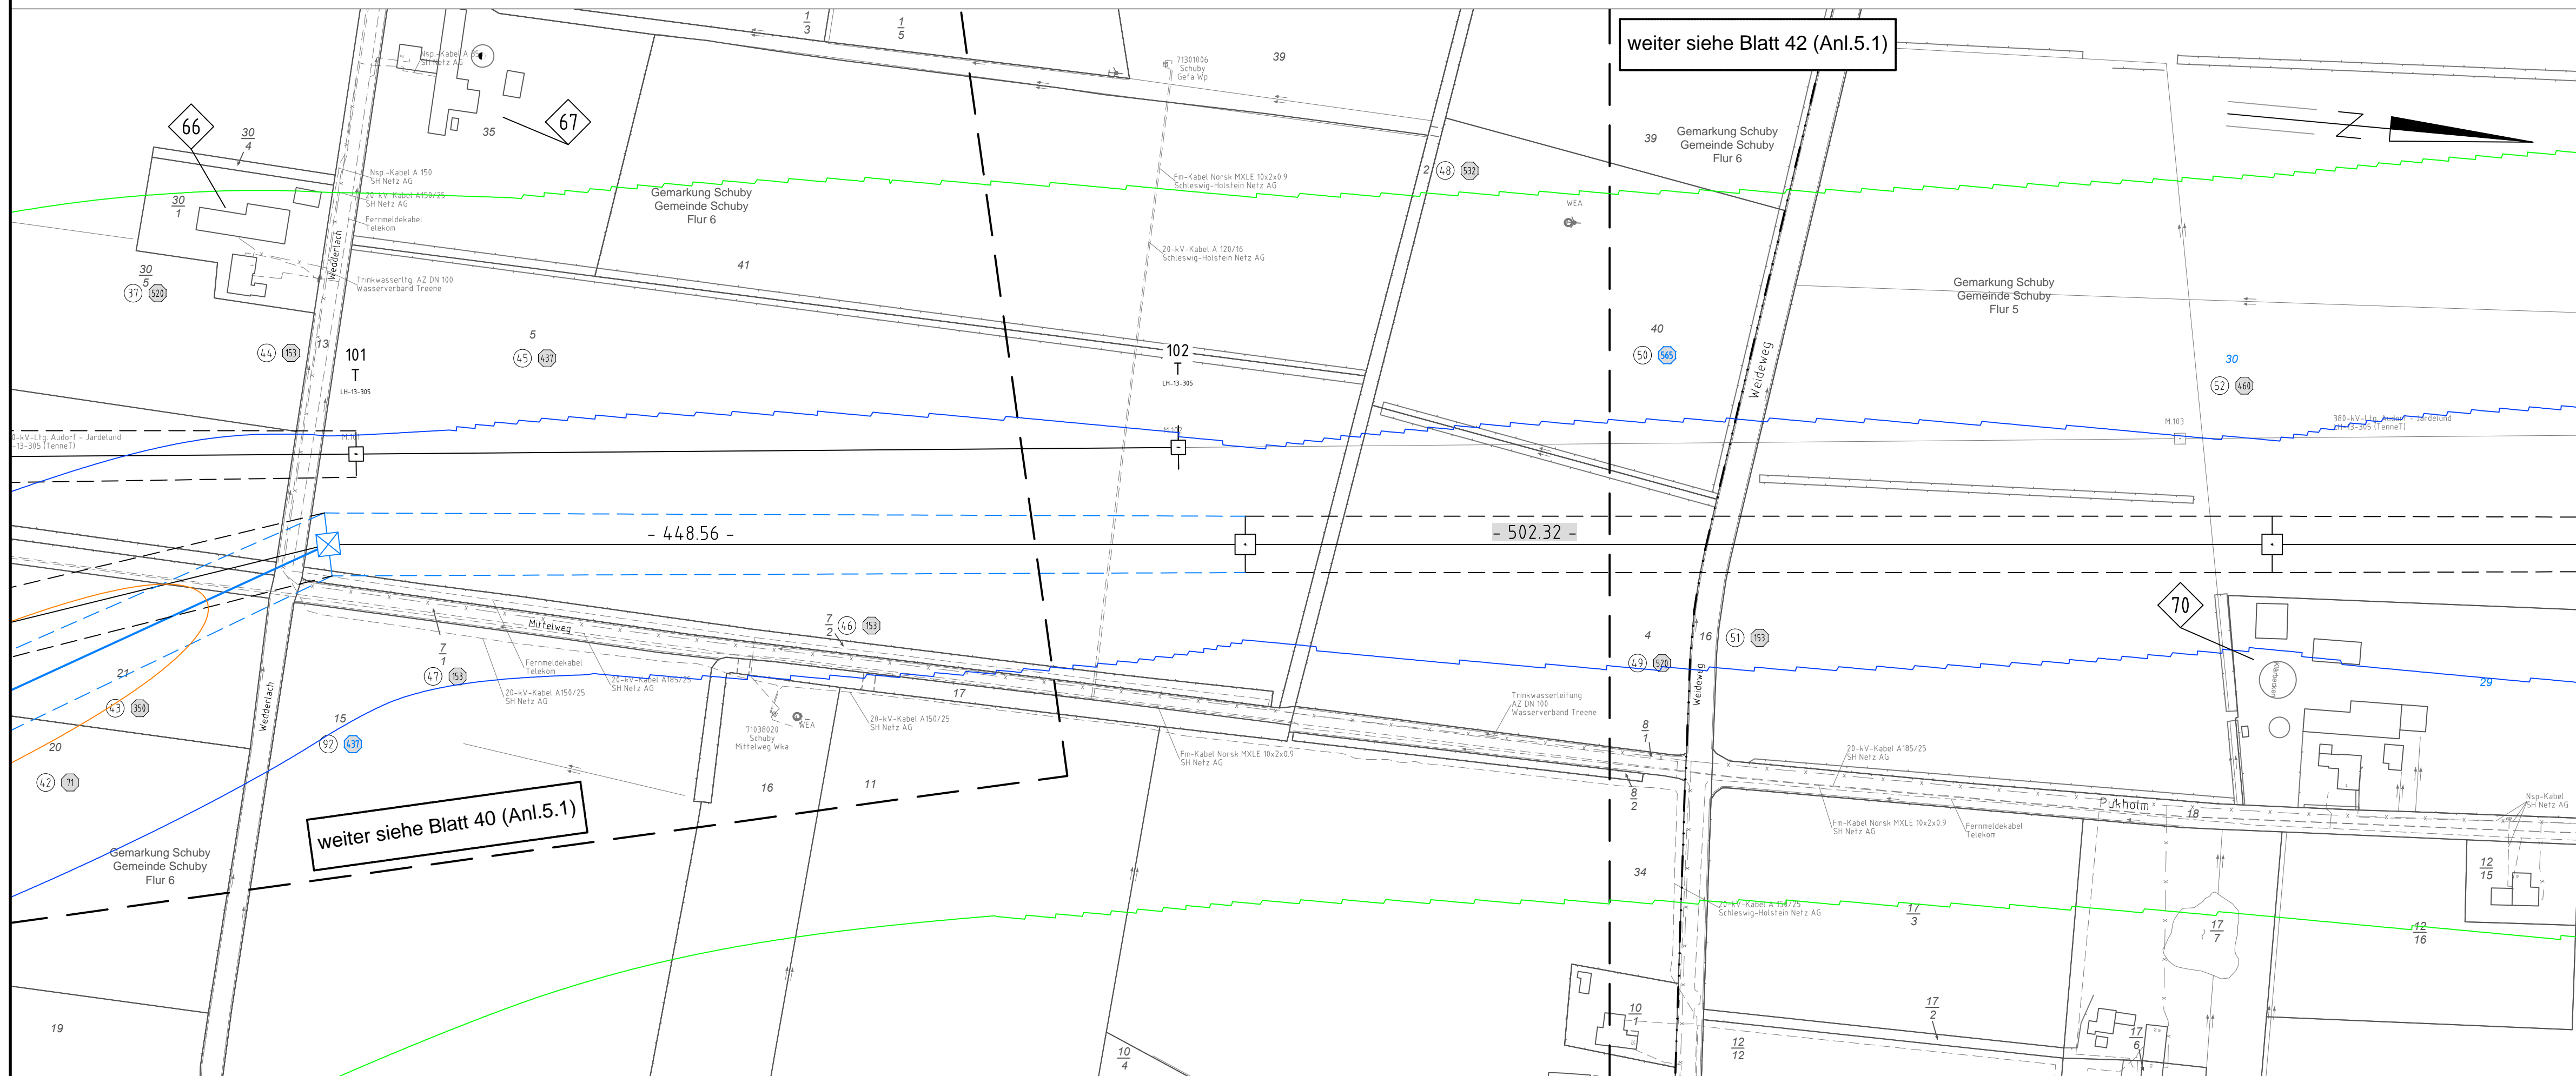


Anlage M04.2
Blatt 41/65


380-kV-Ltg. Audorf - Flensburg Nr.324

Lageplan
Schallimmission
Mast Nr. 114 - Mast Nr. 116
DECKBLATT


Lärmimmission:

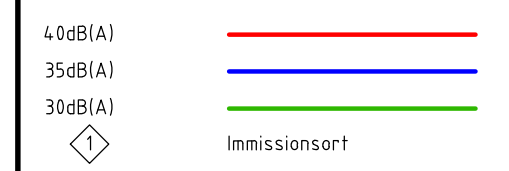

Legende:

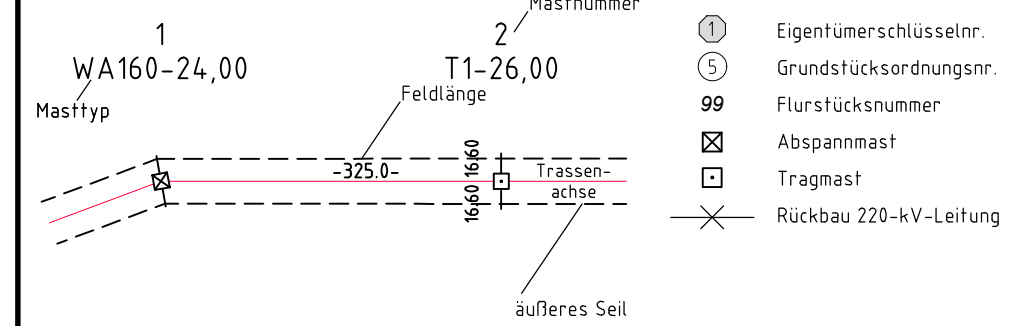

Grenzen:

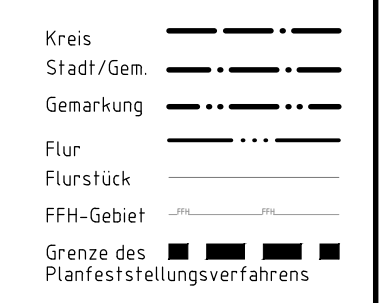

Planfeststellungsunterlage

Aufgestellt 08.12.2017
Bayreuth, TenneT TSO GmbH
i.v. Dr. J. ... i.A. Dr. ...

Deutsland GmbH
Wölfelstraße 29
D-38840 Biberach
Leitungsplanung
Maßstab 1:2000
Einheit Meter

01	1. Planänderung	23.11.2015	poka	Datum	Name
02	2. Planänderung	21.11.2016	poka	Bearb. 12.10.2018	poka
03	3. Planänderung	03.07.2017	poka	Gepr. 16.10.2018	lp
04	BW 106 ergänzt	12.10.2018	poka	Norm	DIN EN 50341-3-4: 01/2011
	UW Schuby/W ergä.	12.10.2018	poka	Fachbereich	TL
	Zuwegung angepasst	12.10.2018	poka		
	nachr. EGT Änderung	12.10.2018	poka		
Zust.	Änderung	Datum	Name	Urspr.:	

