

weiter siehe Blatt 62 (Anl.5.1)

162a
WA140-39.00
LH-13-395

weiter siehe Blatt 65 (Anl.5.1)




Anlage M04.2
Blatt 63/65
nachrichtlich s.
Blatt 652/65


380-kV-Ltg. Audorf - Flensburg Nr.324

Lageplan
Schallimmission
Mast Nr. 178 - PORTAL
DECKBLATT

Lärmimmission:

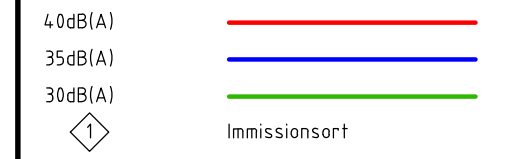

Legende:

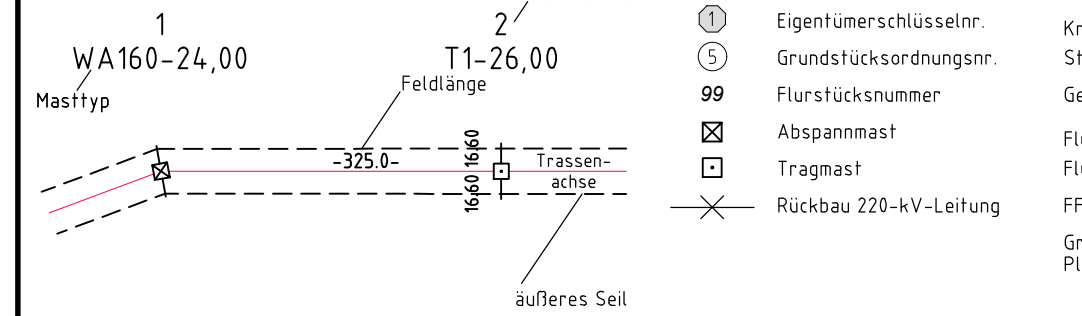

Planfeststellungsunterlage

Aufgestellt: 08.12.2017
Bayreuth, TenneT TSO GmbH
i.v. D. J. J. J. i.A. Dr. B. J. J.

EQOS Energie		Deutschland GmbH Wölfenstraße 29 D-38840 Biberach Leitungsplanung	Maßstab 1:2000	Einheit Meter
01	1. Planänderung	23.11.2015	poka	Datum
02	2. Planänderung	21.11.2016	poka	Bearb. 12.10.2018 poka
03	3. Planänderung	03.07.2017	poka	Gepr. 16.10.2018 lp
04	Umpl. M.162a, M.179.1	12.10.2018	poka	Norm DIN EN 50341-3-4: 01/2011
Fachbereich TL				
Zust.	Änderung	Datum	Name	Urspr.: